


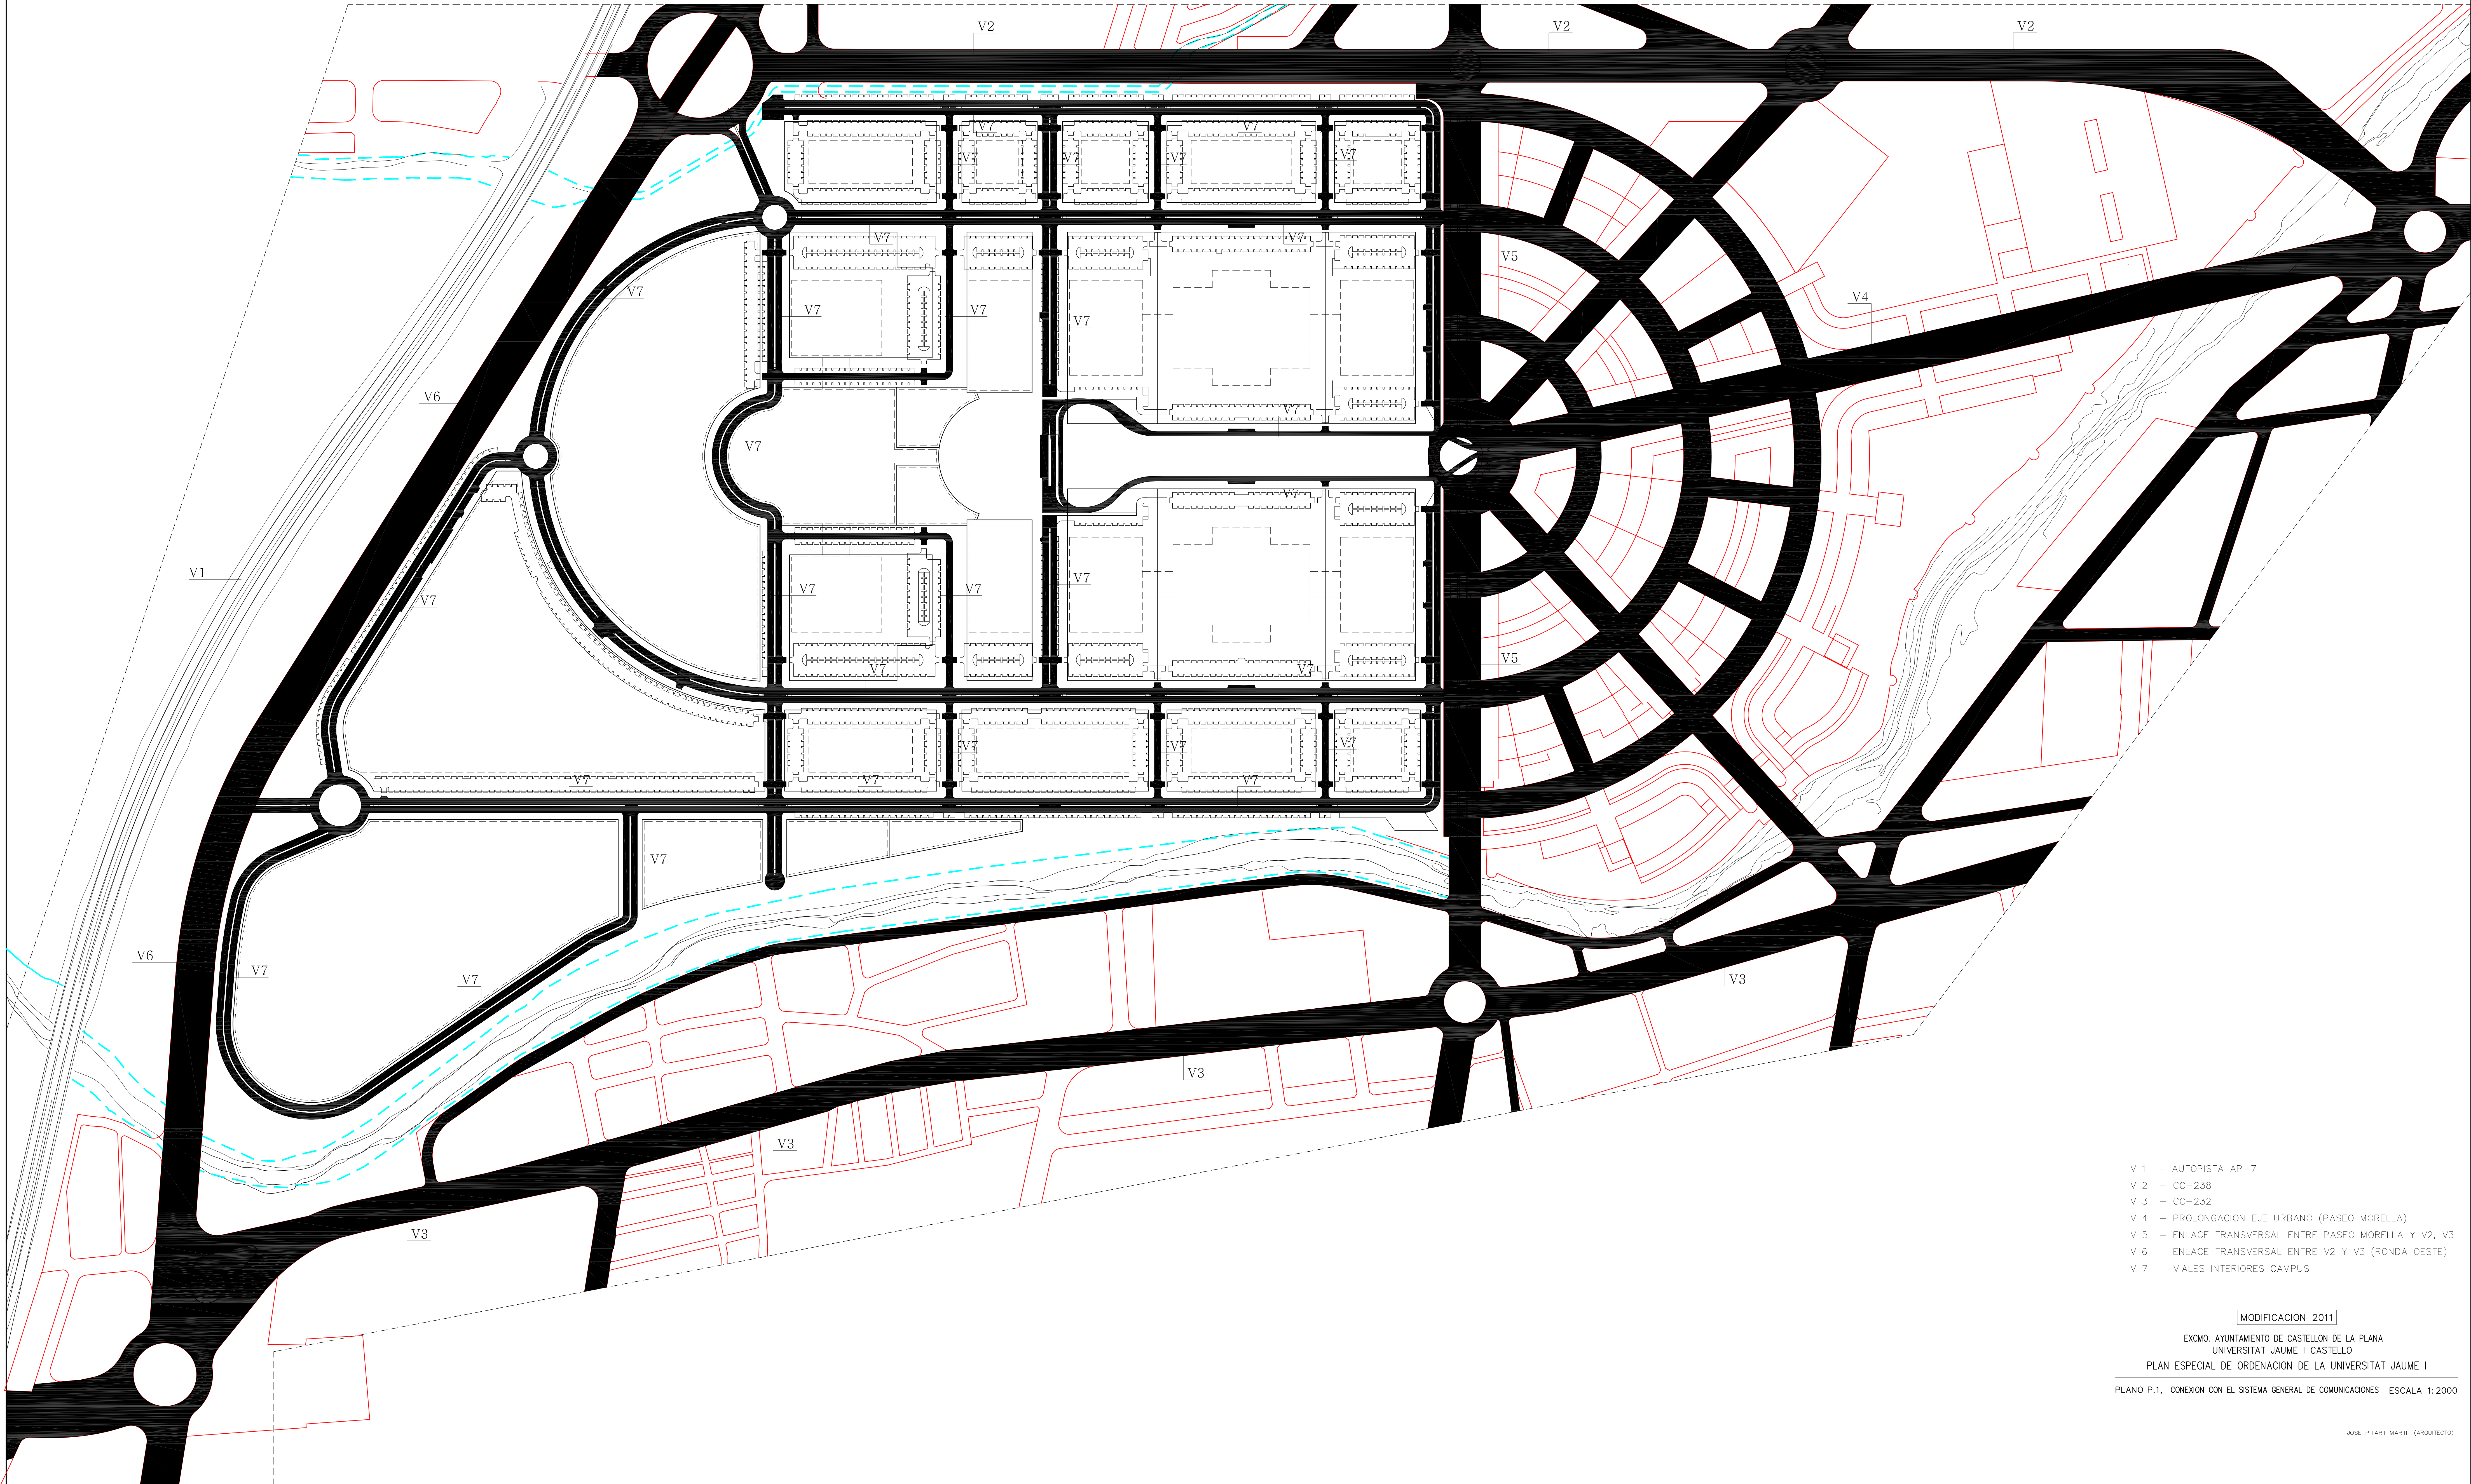








- V 1 – AUTOPISTA AP-7
- V 2 – CC-238
- V 3 – CC-232
- V 4 – PROLONGACION EJE URBANO (PASEO MORELLA)
- V 5 – ENLACE TRANSVERSAL ENTRE PASEO MORELLA Y V2, V3
- V 6 – ENLACE TRANSVERSAL ENTRE V2 Y V3 (RONDA OESTE)
- V 7 – VIALES INTERIORES CAMPUS

MODIFICACION 2011

EXCMO. AYUNTAMIENTO DE CASTELLON DE LA PLANA
UNIVERSITAT JAUME I CASTELLO

PLAN ESPECIAL DE ORDENACION DE LA UNIVERSITAT JAUME I


PLANO P-1, CONEXION CON EL SISTEMA GENERAL DE COMUNICACIONES ESCALA 1:2000

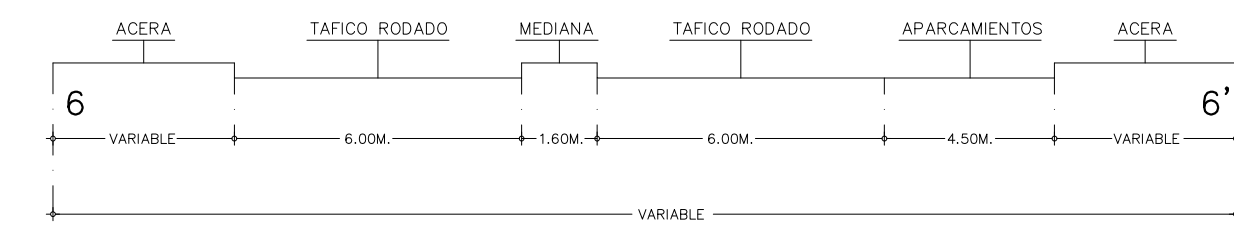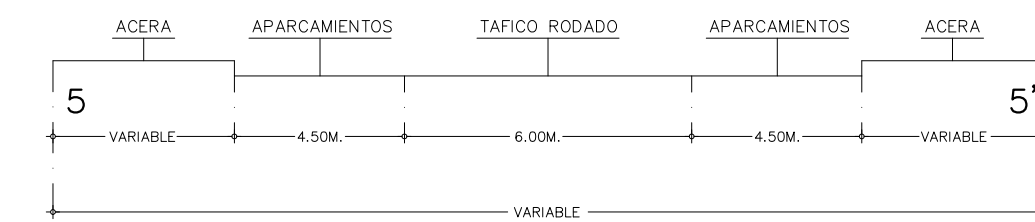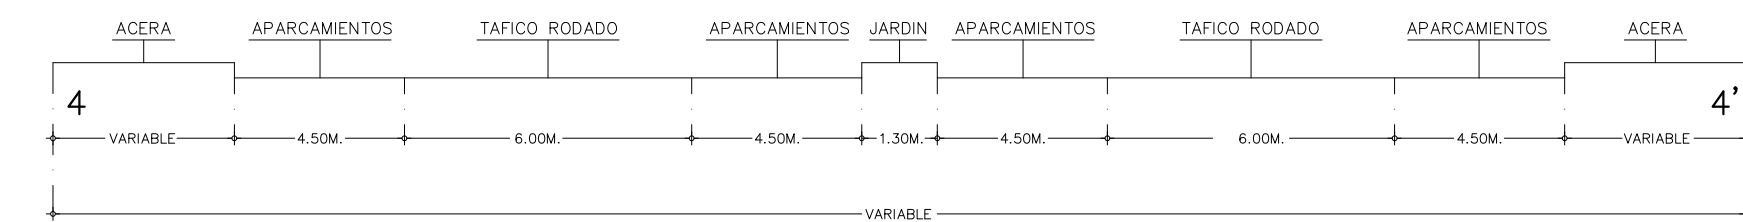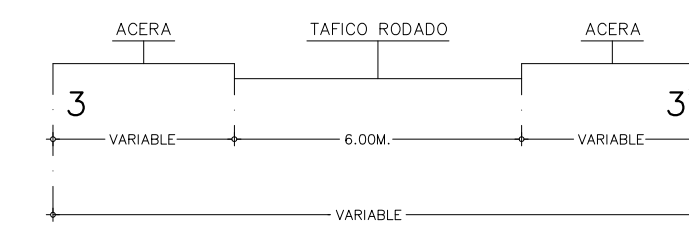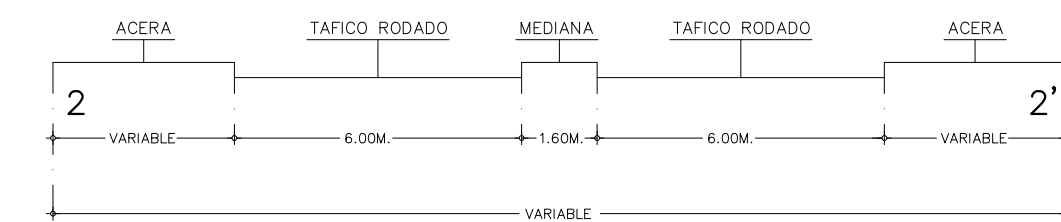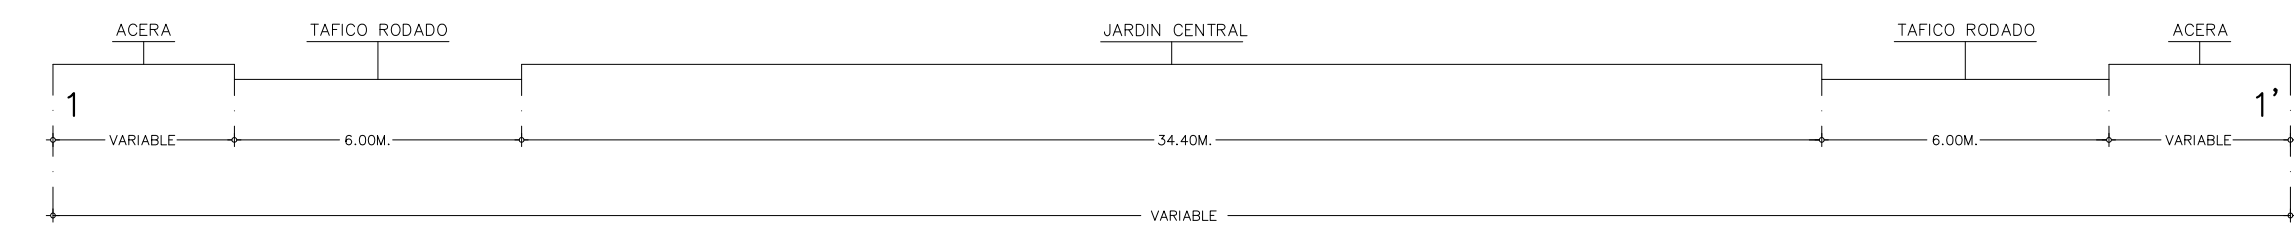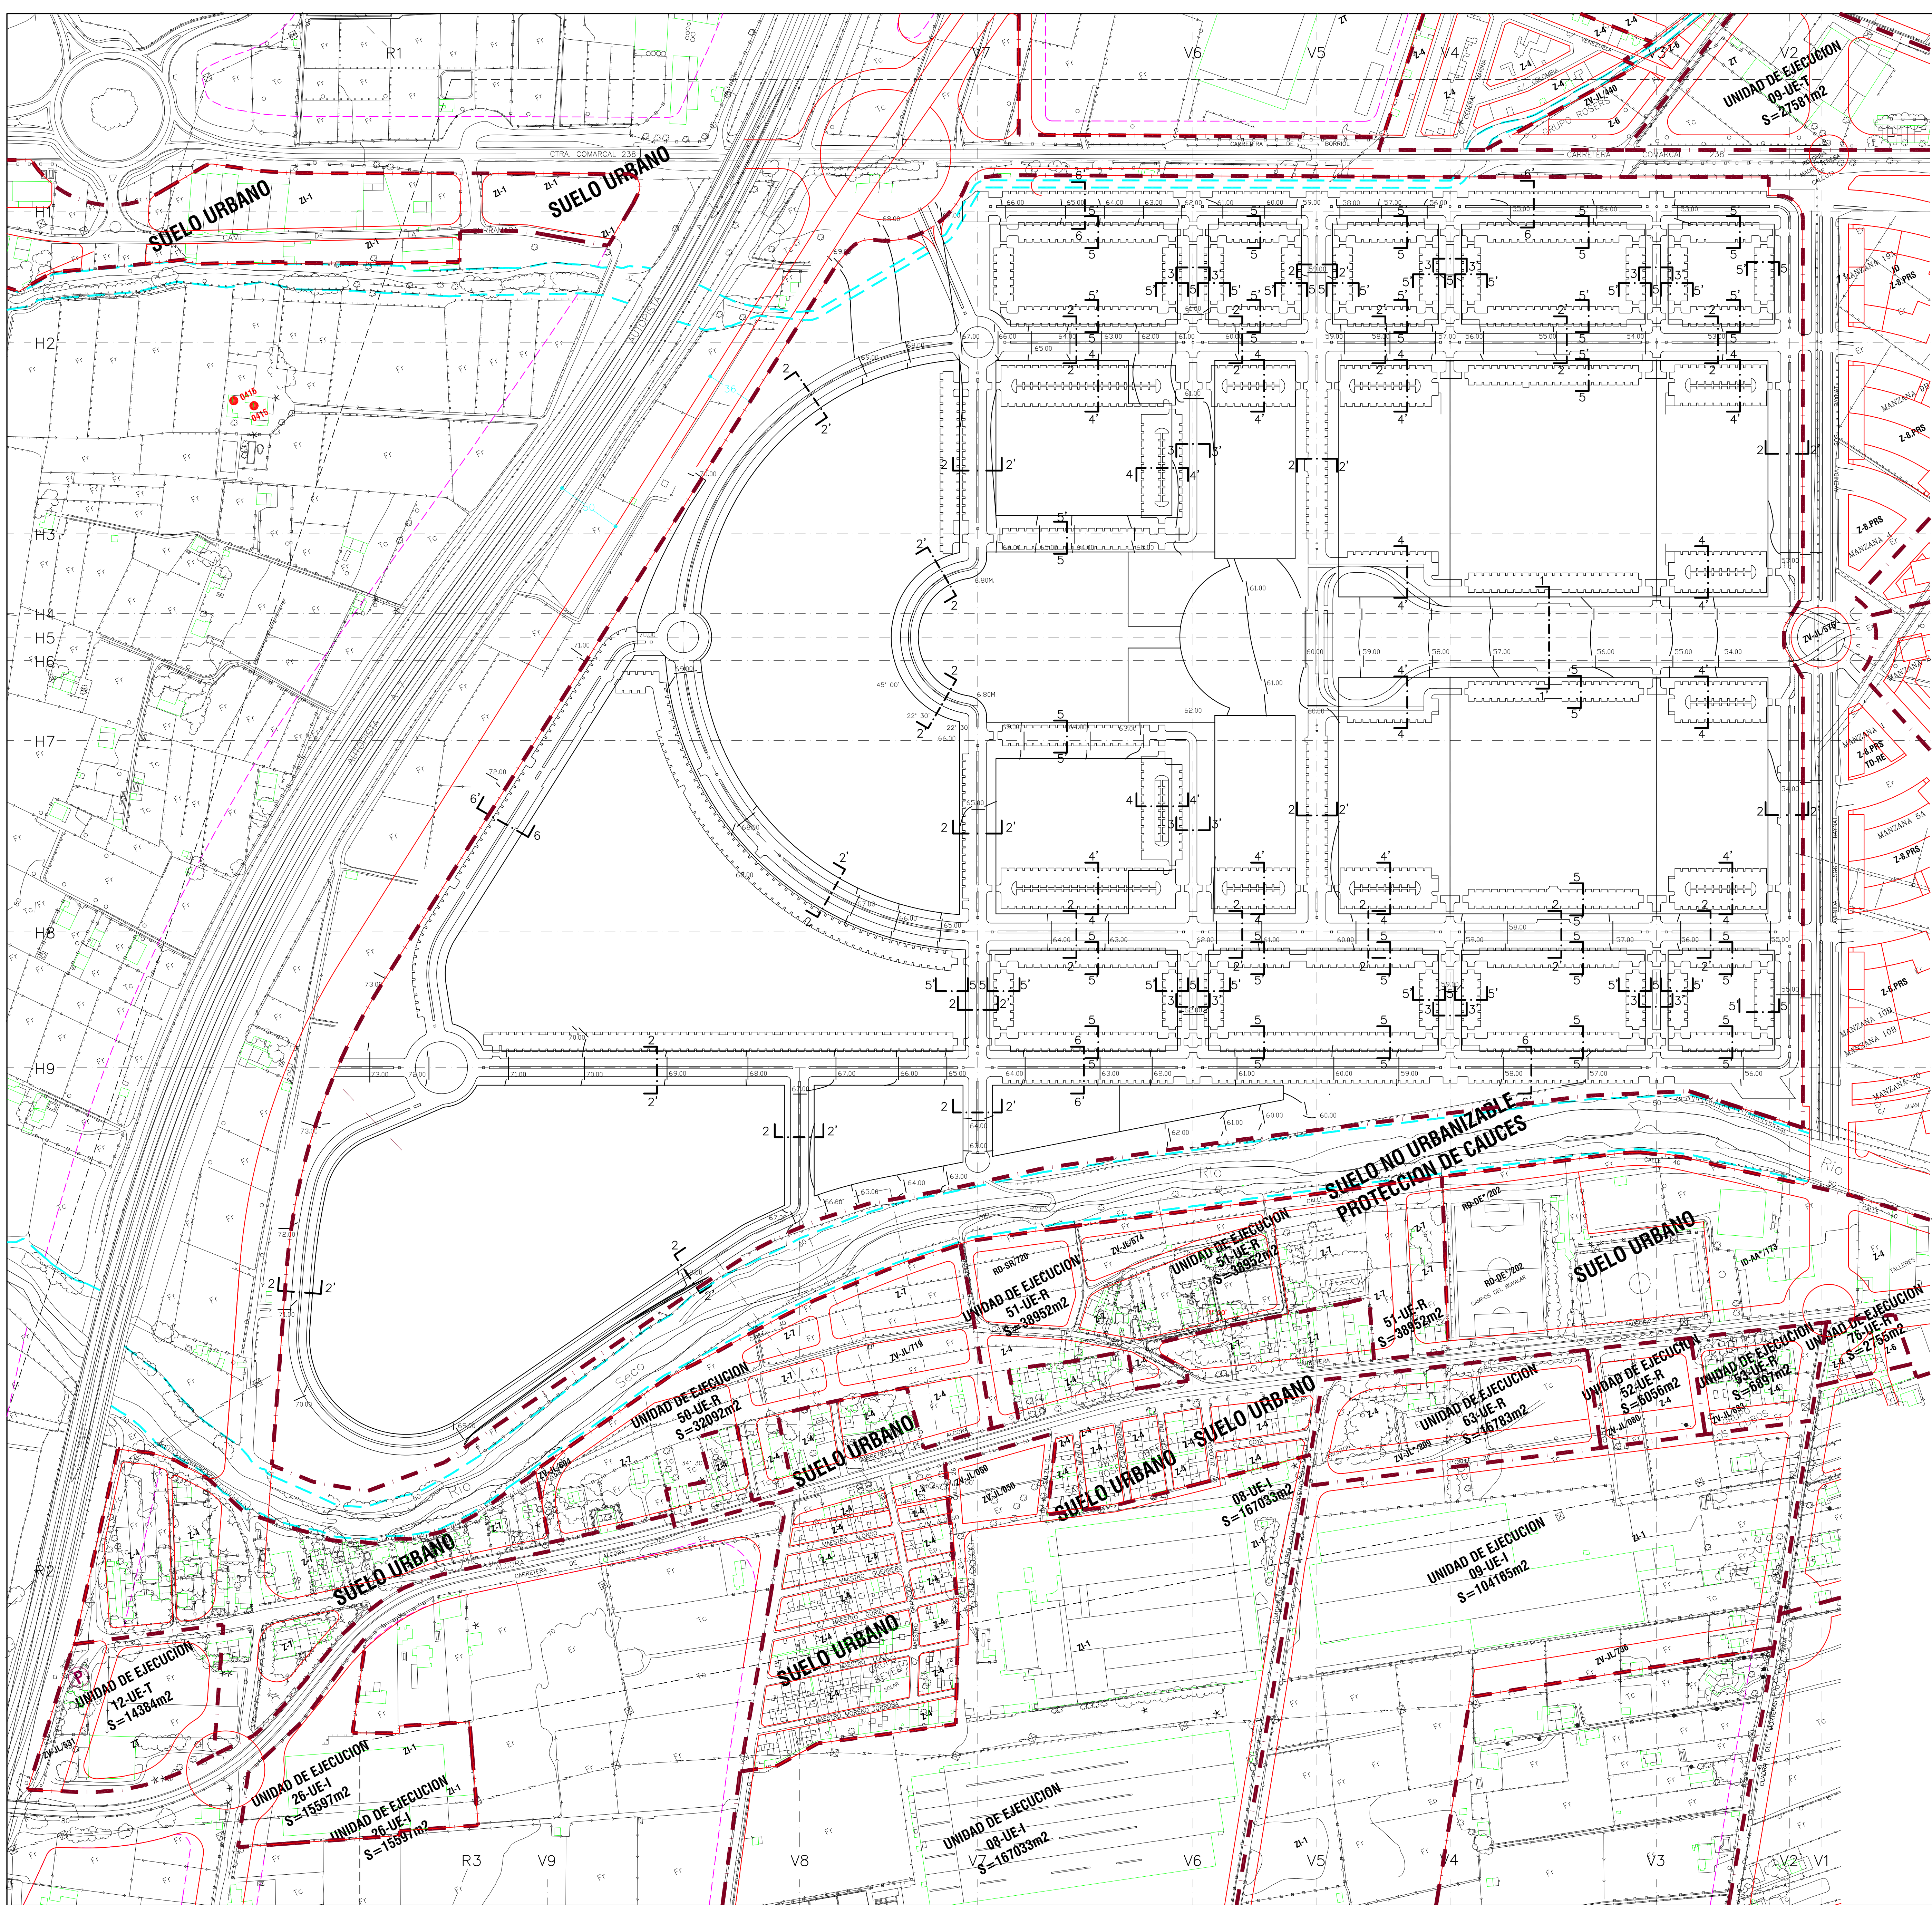

— LIMITE DEL P.E.U.

MODIFICACION 2011
EXCMO. AYUNTAMIENTO DE CASTELLON DE LA PLANA
UNIVERSITAT JAUME I CASTELLO
PLAN ESPECIAL DE ORDENACION DE LA UNIVERSITAT JAUME I
PLANO P.2, RED VIARIA
ESCALA 1:2000

JOSE PITART MARTI (ARQUITECTO)

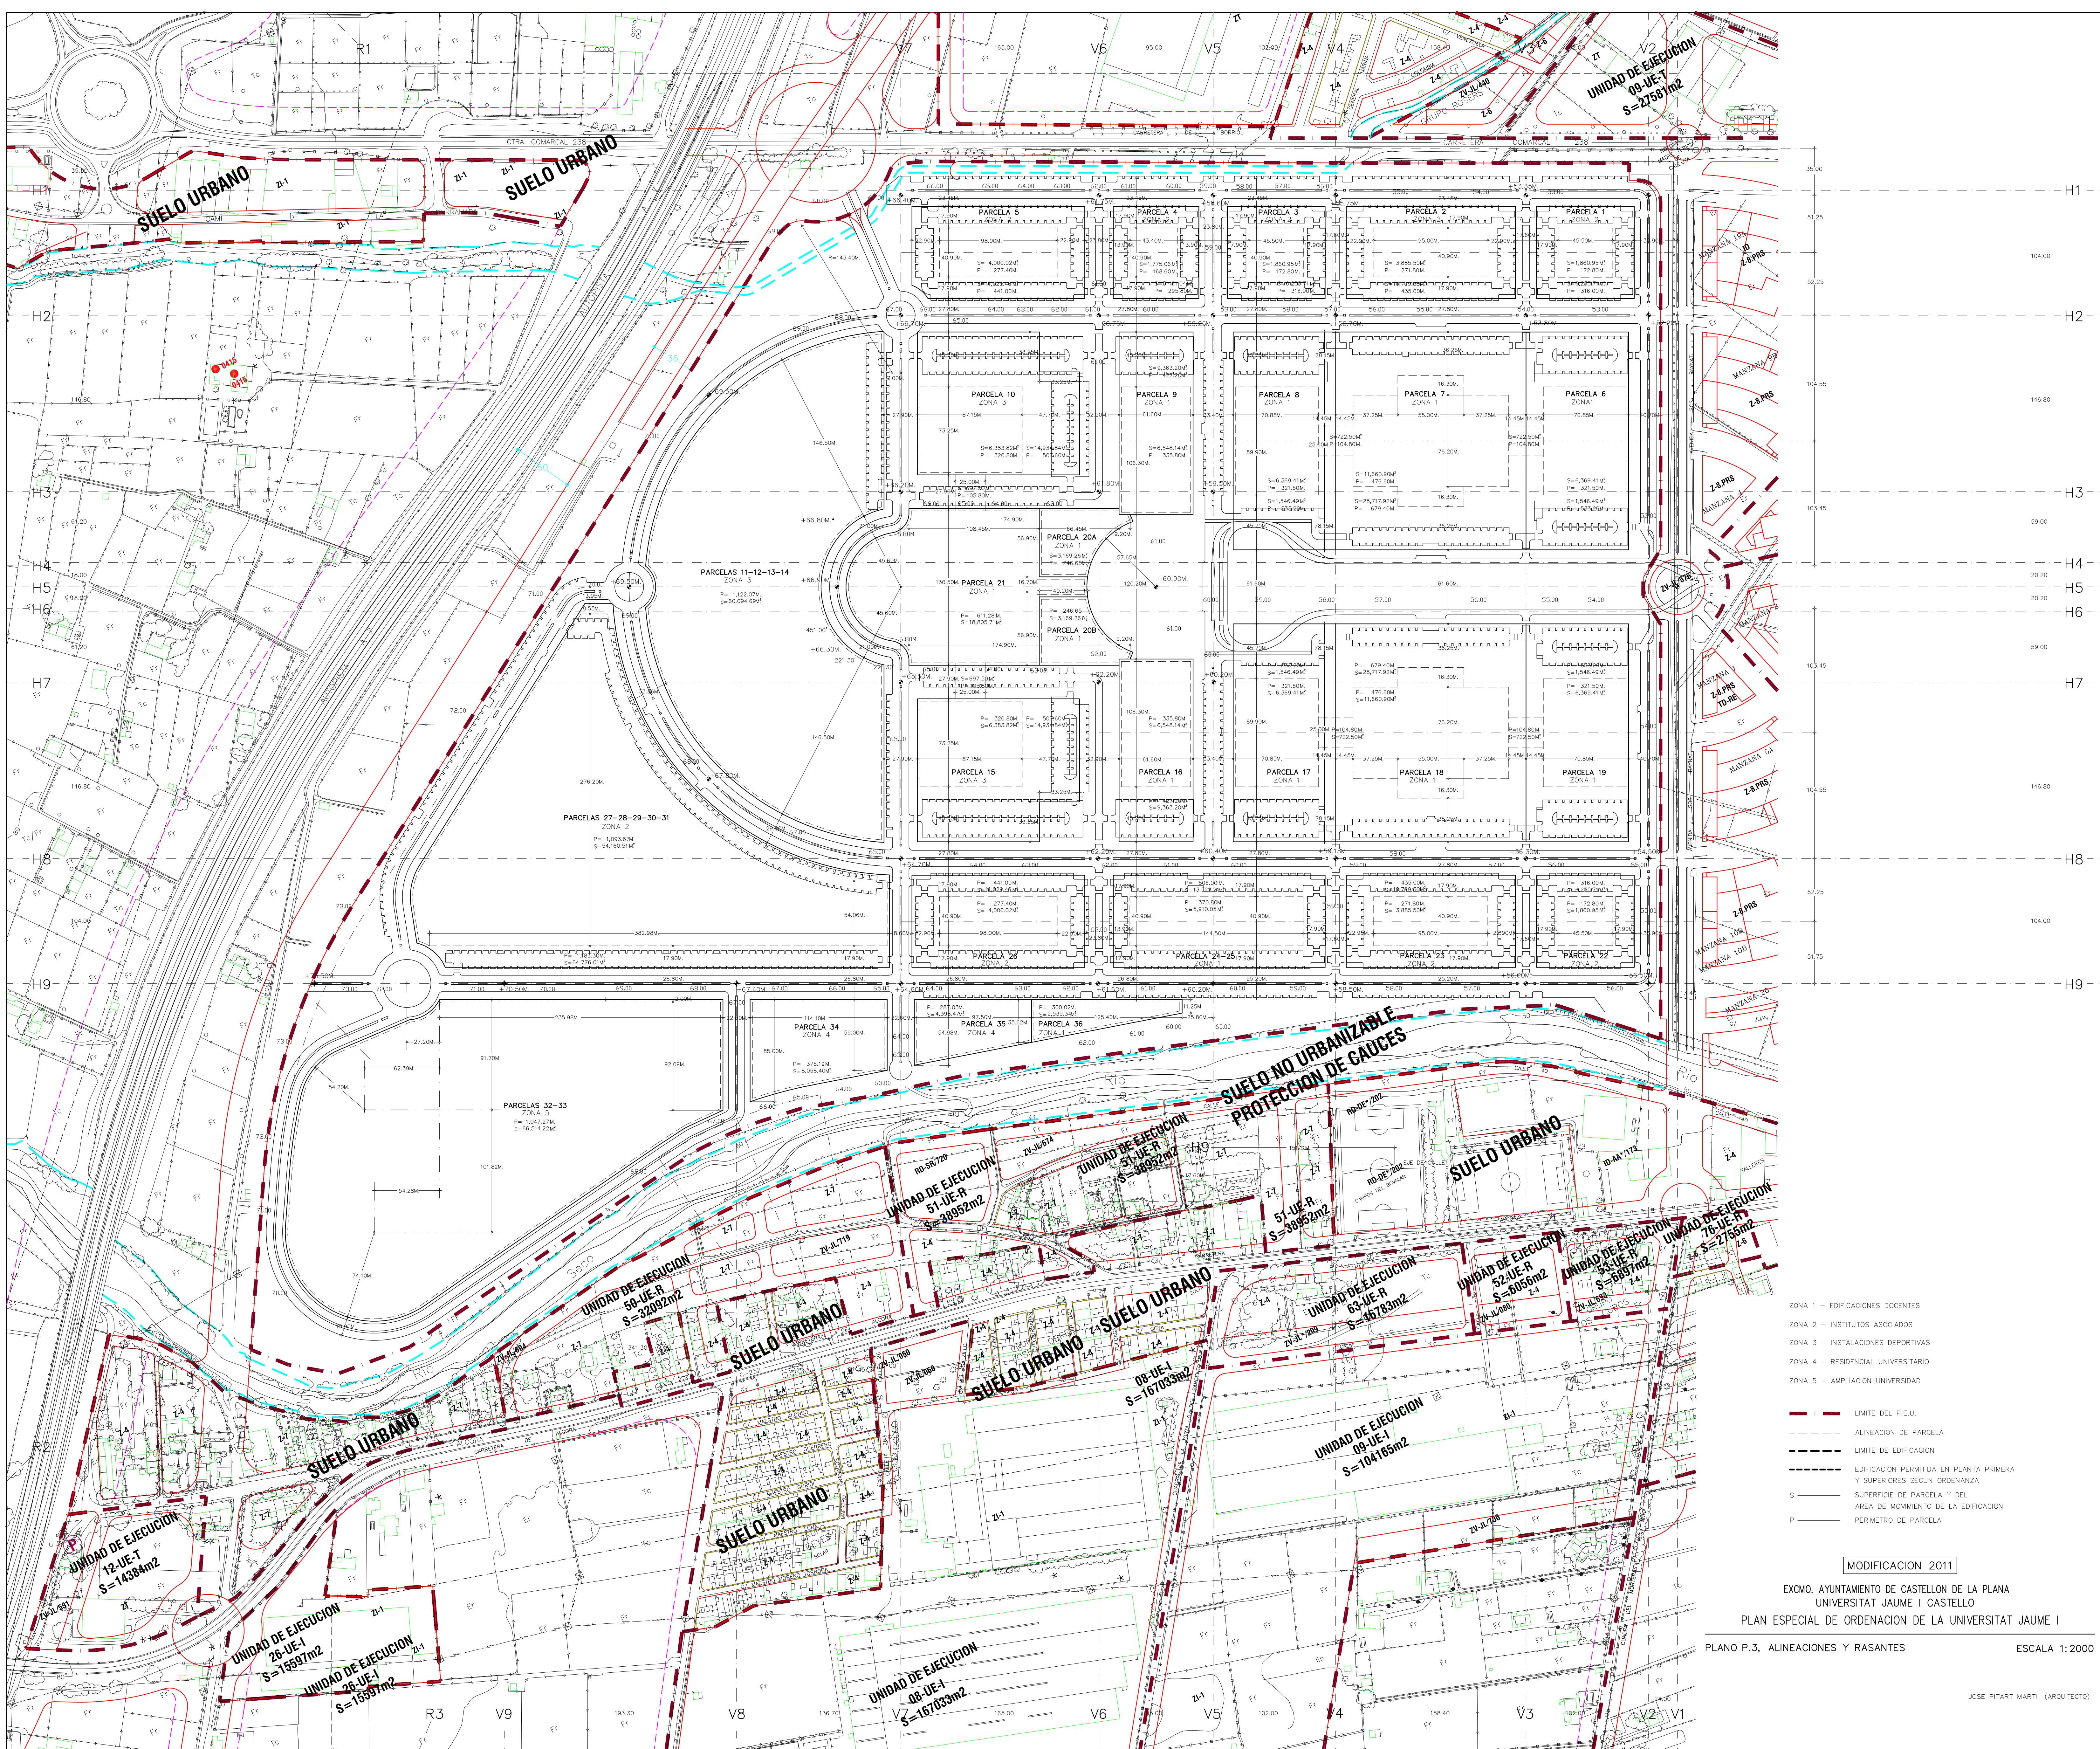

- ZONA 1 – EDIFICACIONES DOCENTES
- ZONA 2 – INSTITUTOS ASOCIADOS
- ZONA 3 – INSTALACIONES DEPORTIVAS
- ZONA 4 – RESIDENCIAL UNIVERSITARIO
- ZONA 5 – AMPLIACION UNIVERSIDAD

- LIMITE DEL P.E.U.
- ALINEACION DE PARCELA
- LIMITE DE EDIFICACION
- EDIFICACION PERMITIDA EN PLANTA PRIMERA Y SUPERIORES SEGUN ORDENANZA
- S — SUPERFICIE DE PARCELA Y DEL AREA DE MOVIMIENTO DE LA EDIFICACION
- P — PERIMETRO DE PARCELA

MODIFICACION 2011


EXCMO. AYUNTAMIENTO DE CASTELLON DE LA PLANA
UNIVERSITAT JAUME I CASTELLO
PLAN ESPECIAL DE ORDENACION DE LA UNIVERSITAT JAUME I

PLANO P.3, ALINEACIONES Y RASANTES

ESCALA 1:2000


JOSE PITART MARTI (ARQUITECTO)



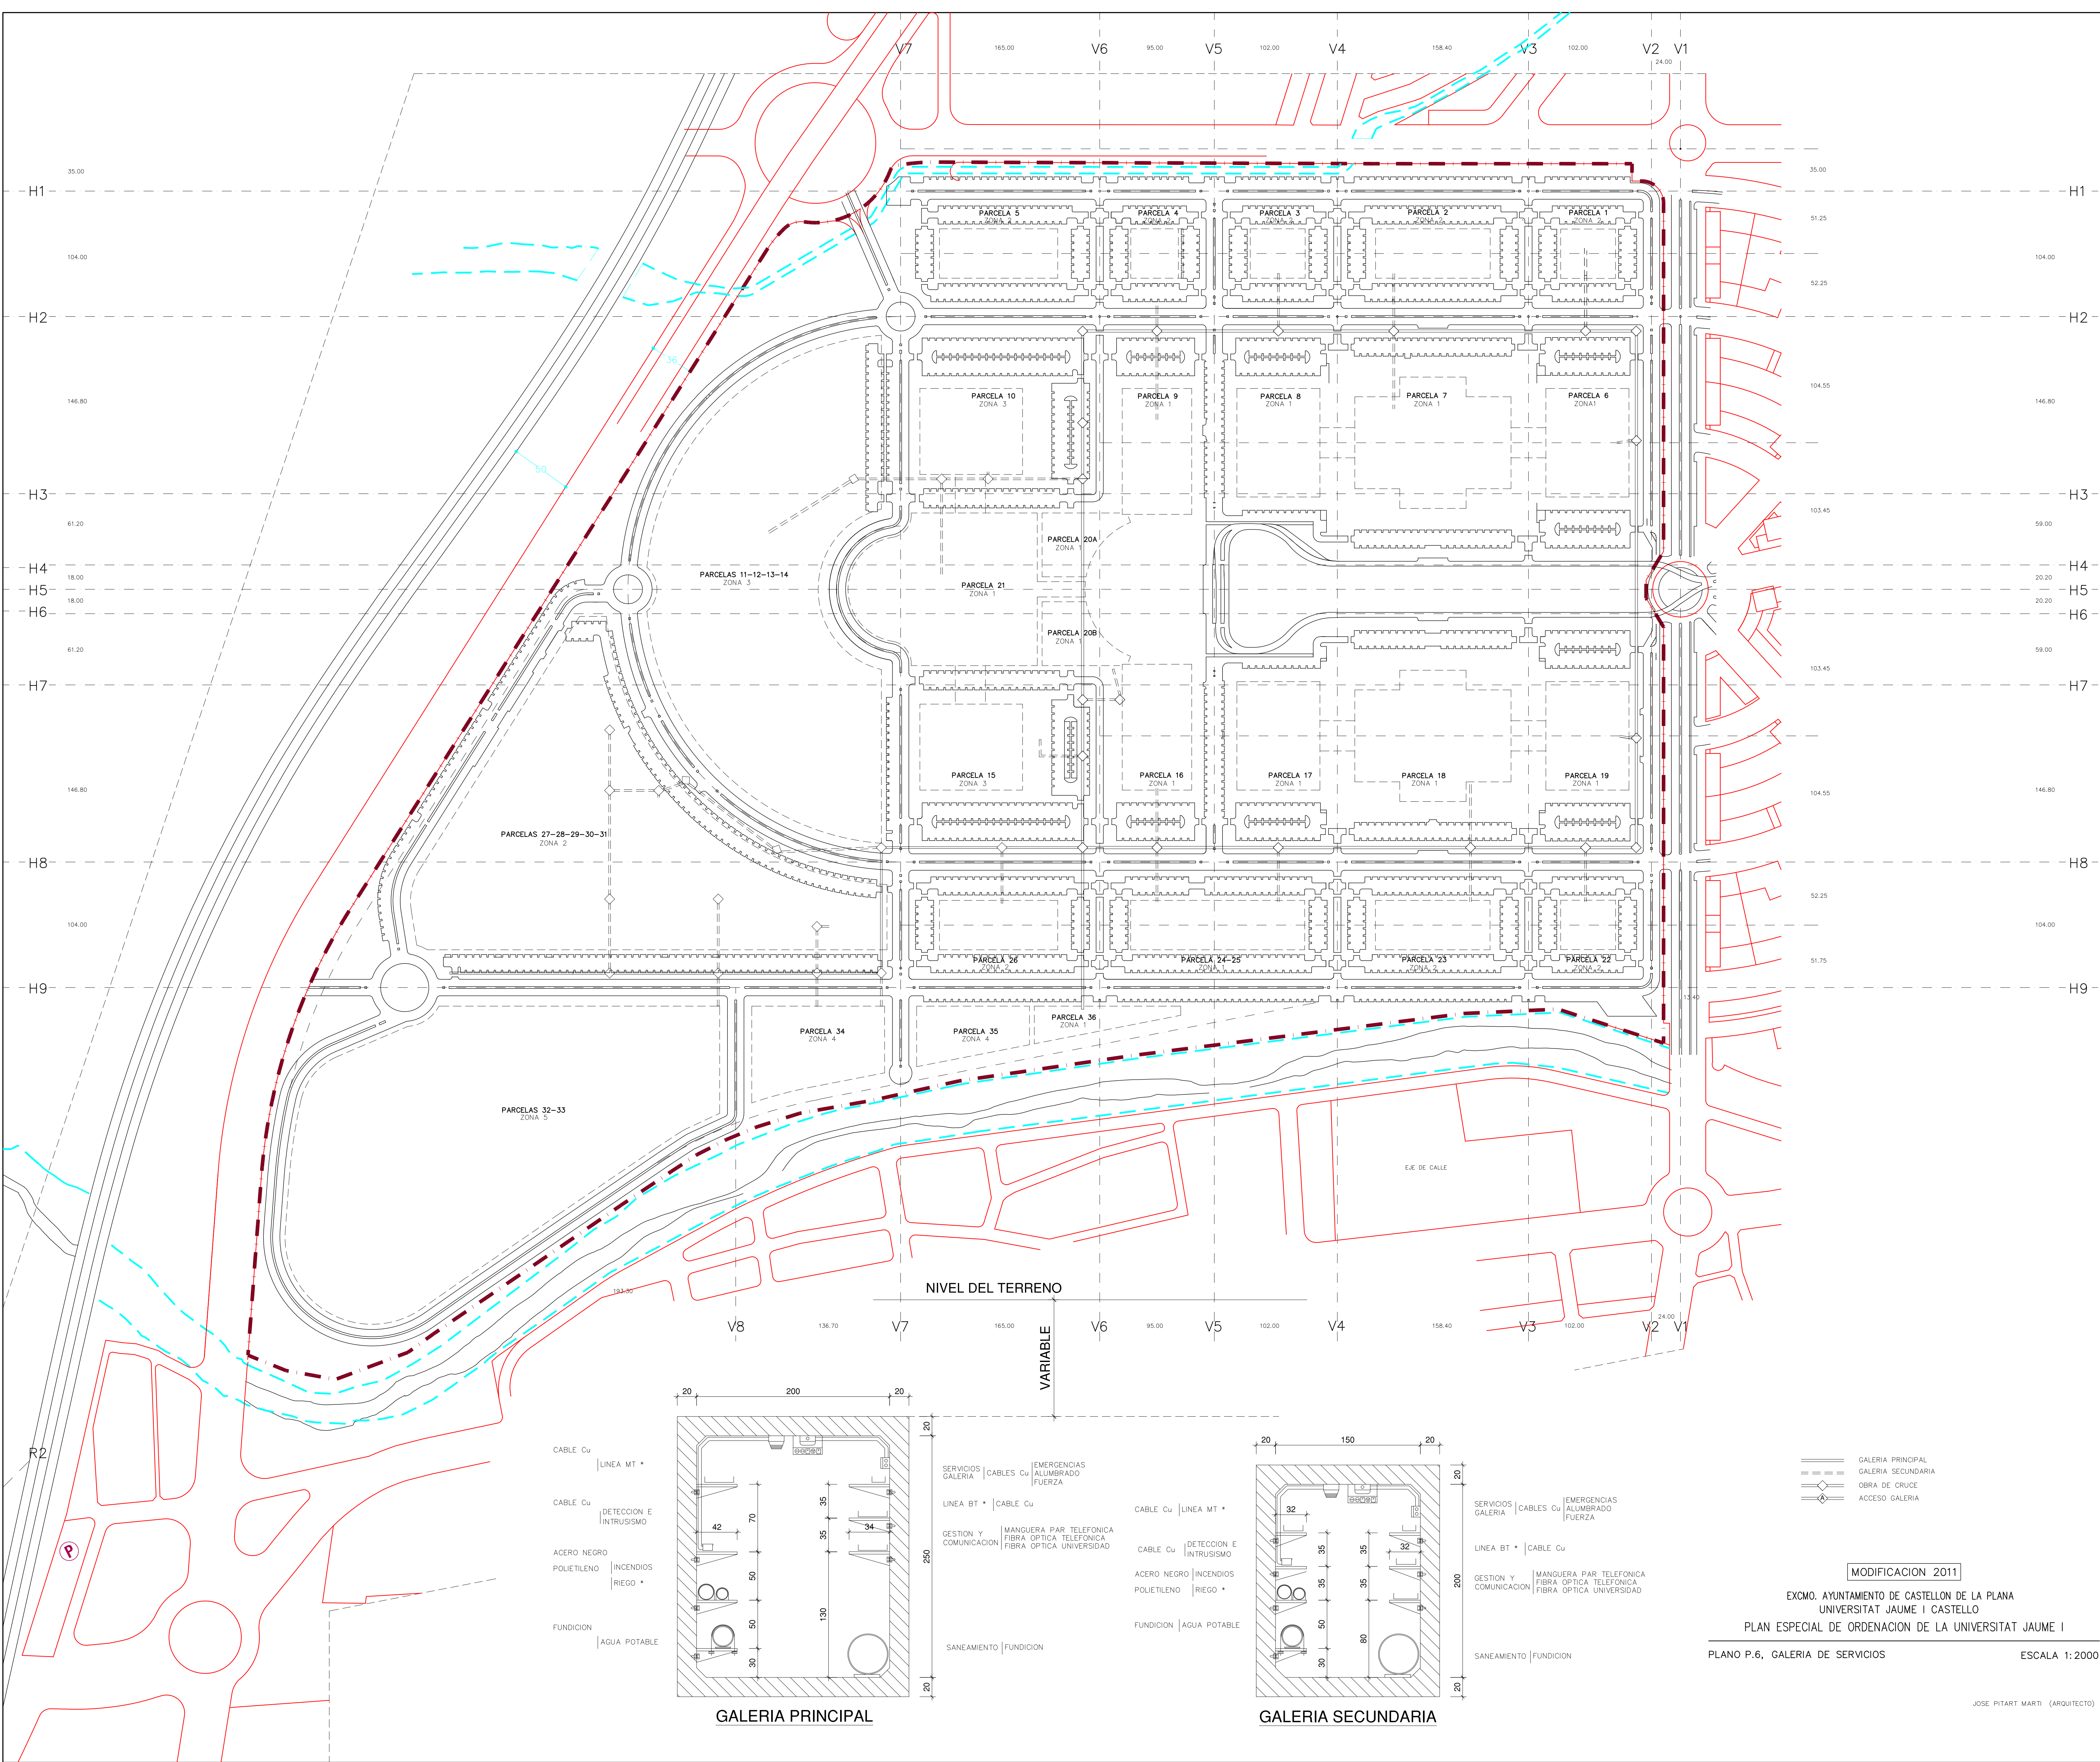


NIVEL DEL TERRENO

VARIABLE

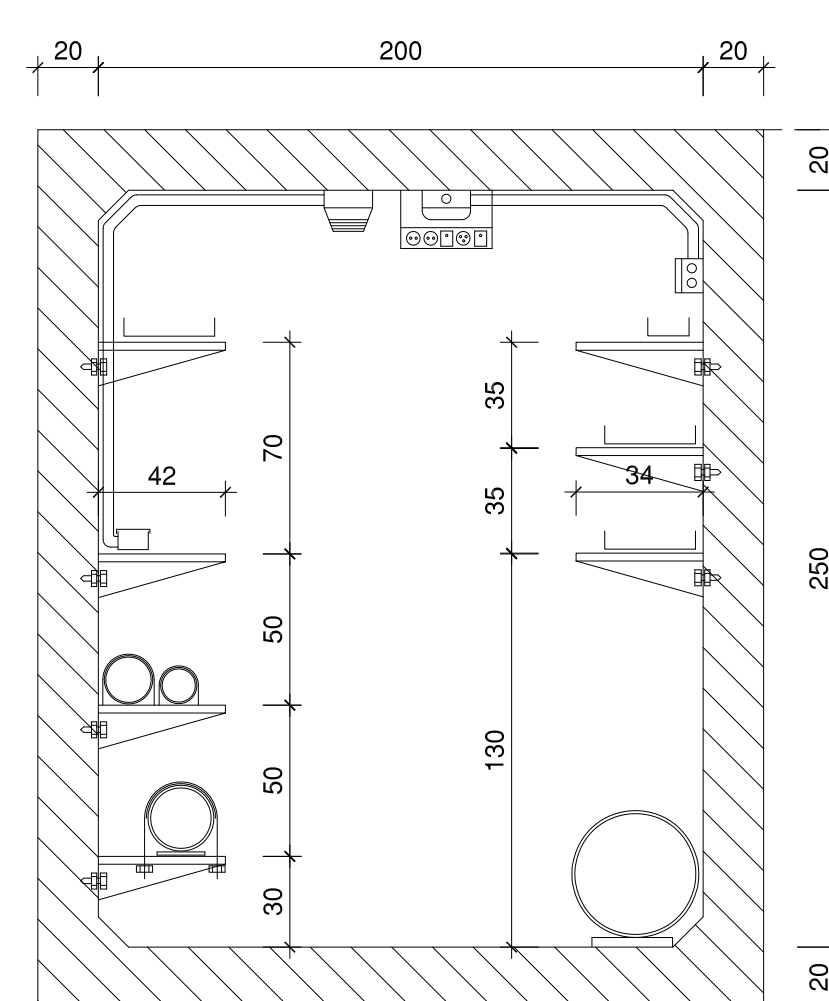

GALERIA PRINCIPAL

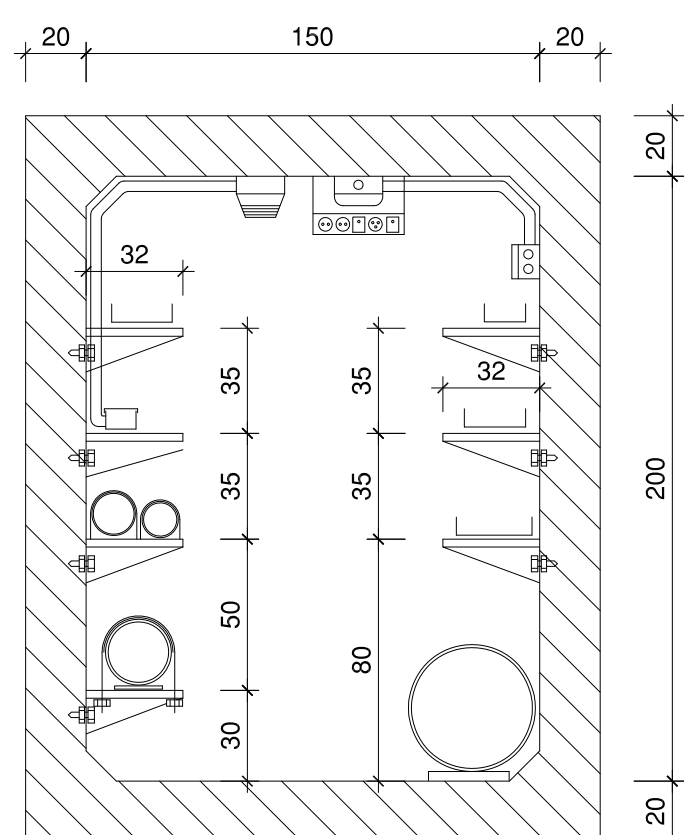

GALERIA SECUNDARIA

- CABLE Cu | LINEA MT *
- CABLE Cu | DETECCION E INTRUSISMO
- ACERO NEGRO | INCENDIOS
- POQUETILENO | RIEGO *
- FUNDICION | AGUA POTABLE

- SERVICIOS GALERIA | CABLES Cu | EMERGENCIAS ALUMBRADO FUERZA
- LINEA BT * | CABLE Cu
- GESTION Y COMUNICACION | MANGUERA PAR TELEFONICA FIBRA OPTICA TELEFONICA FIBRA OPTICA UNIVERSIDAD
- SANEAMIENTO | FUNDICION


- CABLE Cu | LINEA MT *
- CABLE Cu | DETECCION E INTRUSISMO
- ACERO NEGRO | INCENDIOS
- POQUETILENO | RIEGO *
- FUNDICION | AGUA POTABLE

- SERVICIOS GALERIA | CABLES Cu | EMERGENCIAS ALUMBRADO FUERZA
- LINEA BT * | CABLE Cu
- GESTION Y COMUNICACION | MANGUERA PAR TELEFONICA FIBRA OPTICA TELEFONICA FIBRA OPTICA UNIVERSIDAD
- SANEAMIENTO | FUNDICION

- ===== GALERIA PRINCIPAL
- ===== GALERIA SECUNDARIA
- ===== OBRA DE CRUCE
- ===== ACCESO GALERIA

MODIFICACION 2011

EXCMO. AYUNTAMIENTO DE CASTELLON DE LA PLANA
UNIVERSITAT JAUME I CASTELLO
PLAN ESPECIAL DE ORDENACION DE LA UNIVERSITAT JAUME I
PLANO P.6, GALERIA DE SERVICIOS
ESCALA 1:2000

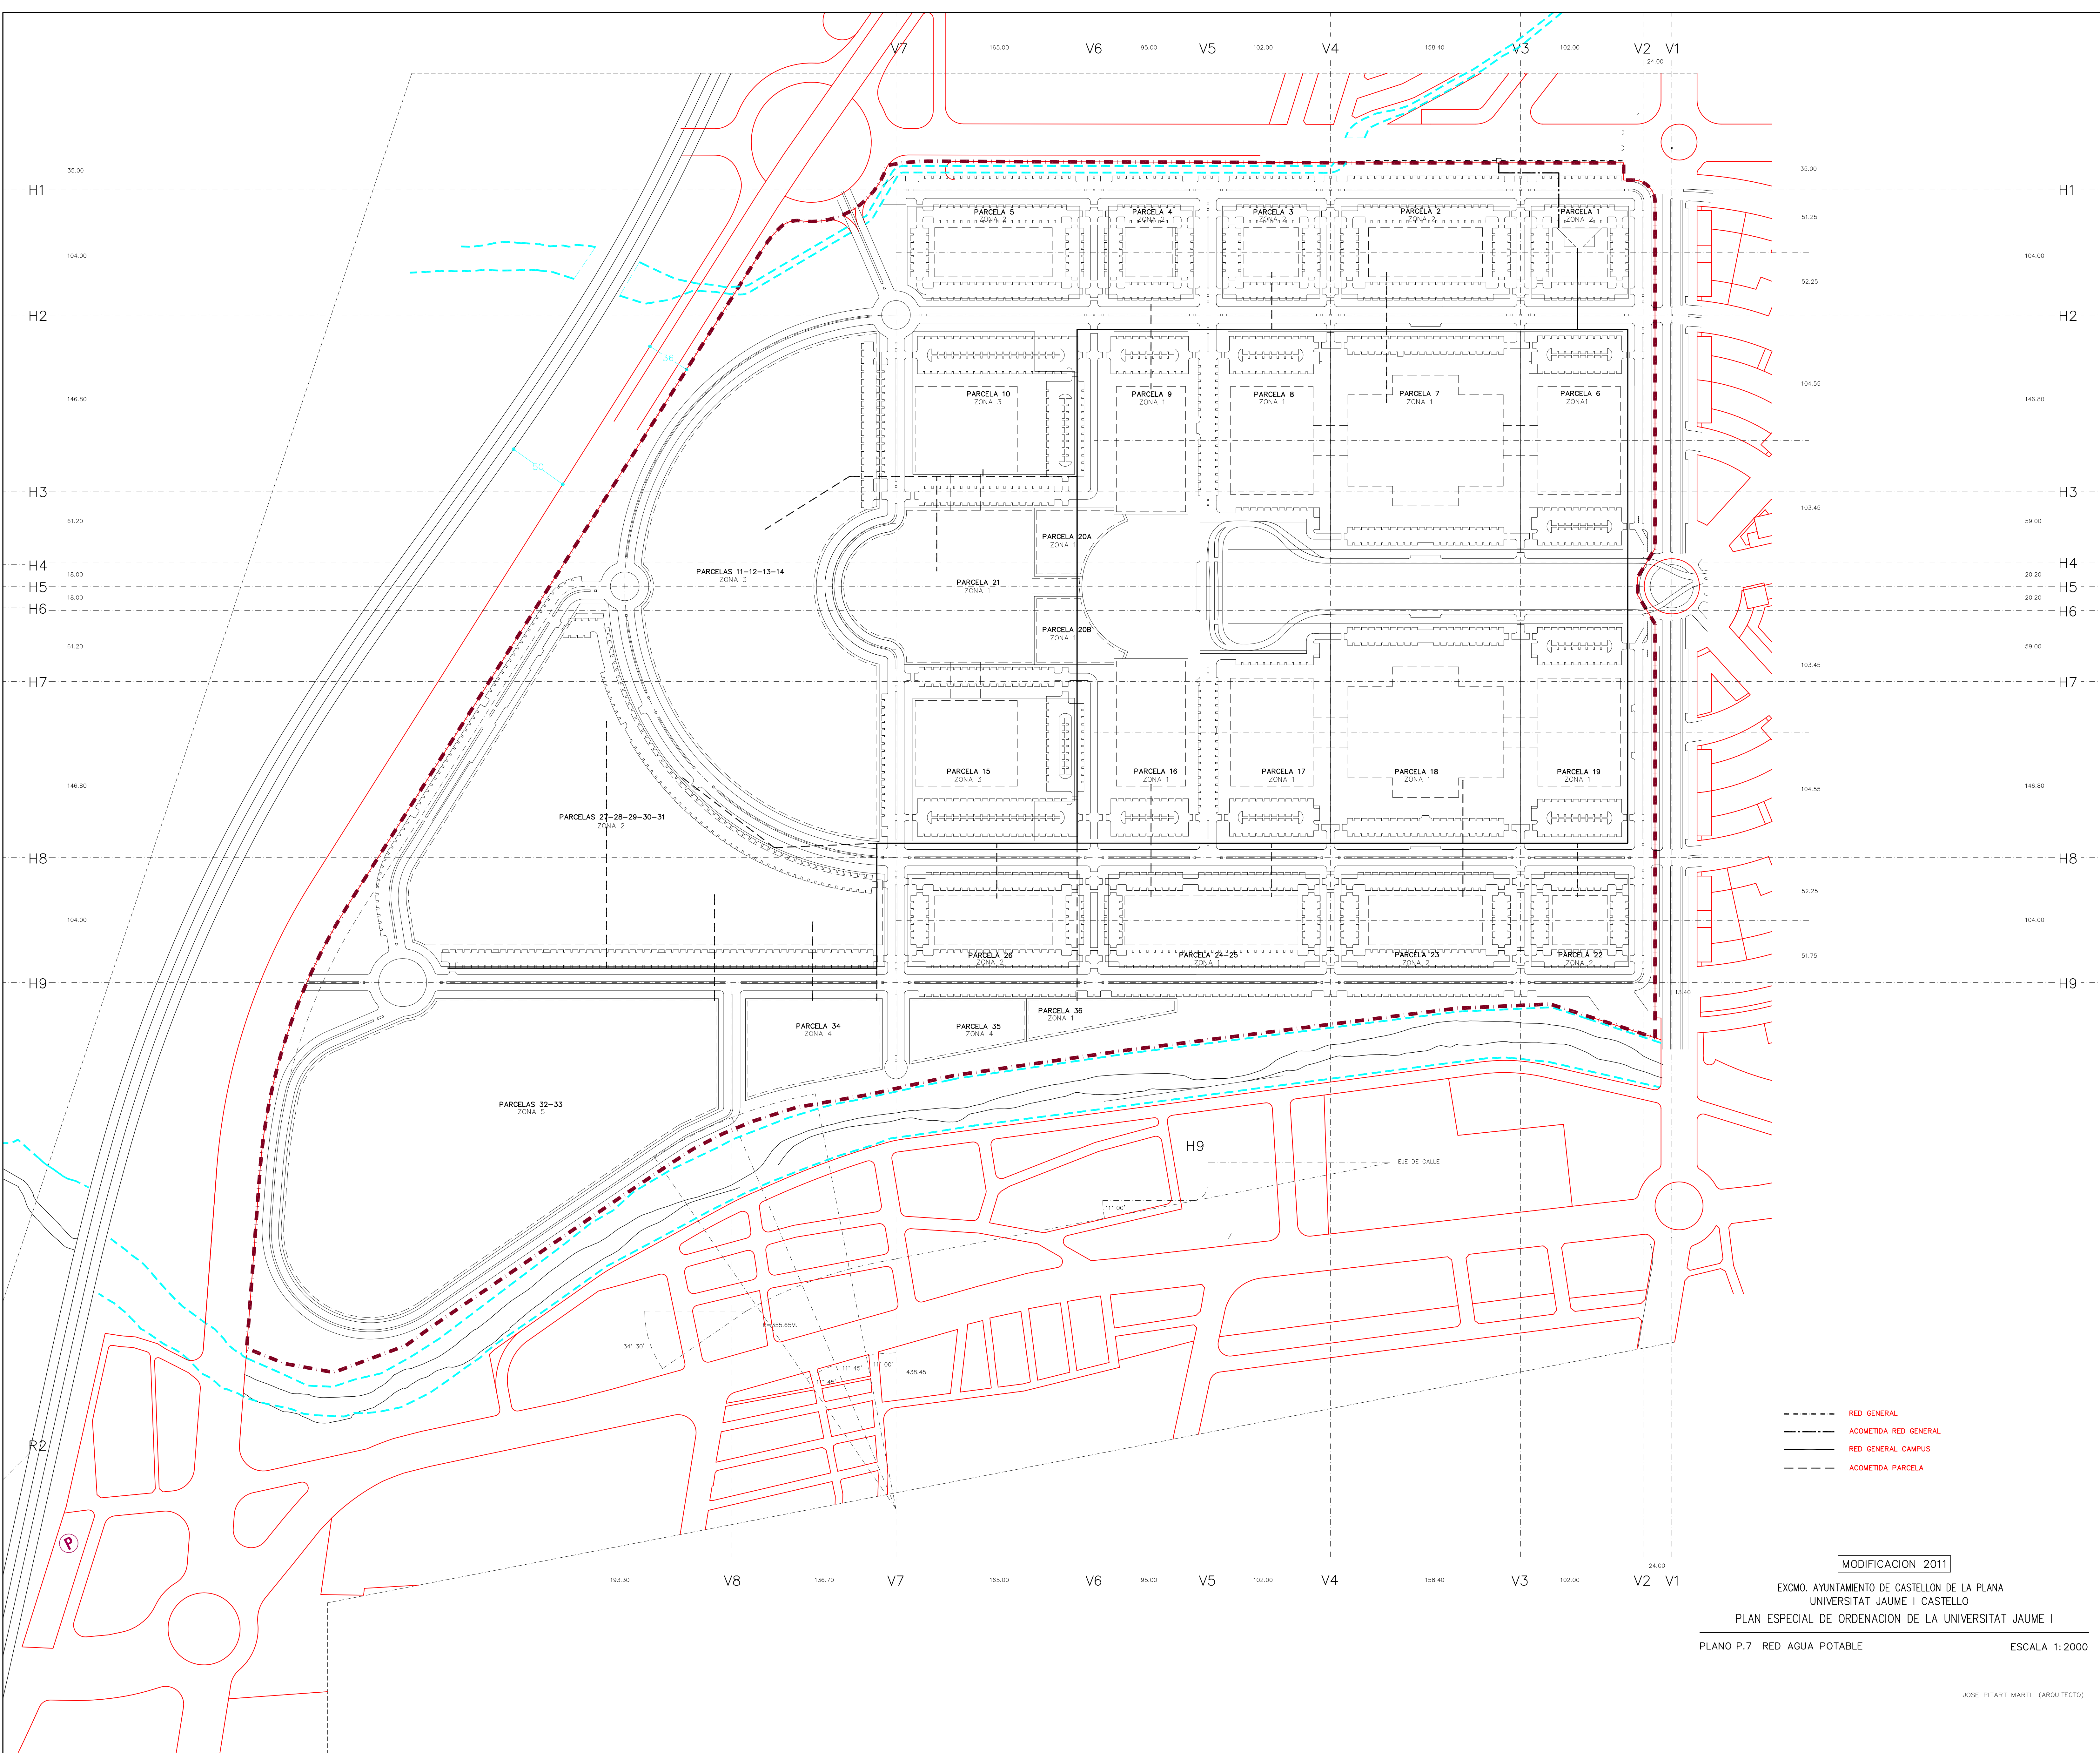

- RED GENERAL
- ACOMETIDA RED GENERAL
- RED GENERAL CAMPUS
- ACOMETIDA PARCELA

MODIFICACION 2011


EXCMO. AYUNTAMIENTO DE CASTELLON DE LA PLANA
UNIVERSITAT JAUME I CASTELLO

PLAN ESPECIAL DE ORDENACION DE LA UNIVERSITAT JAUME I

PLANO P.7 RED AGUA POTABLE

ESCALA 1:2000

JOSE PITART MARTI (ARQUITECTO)

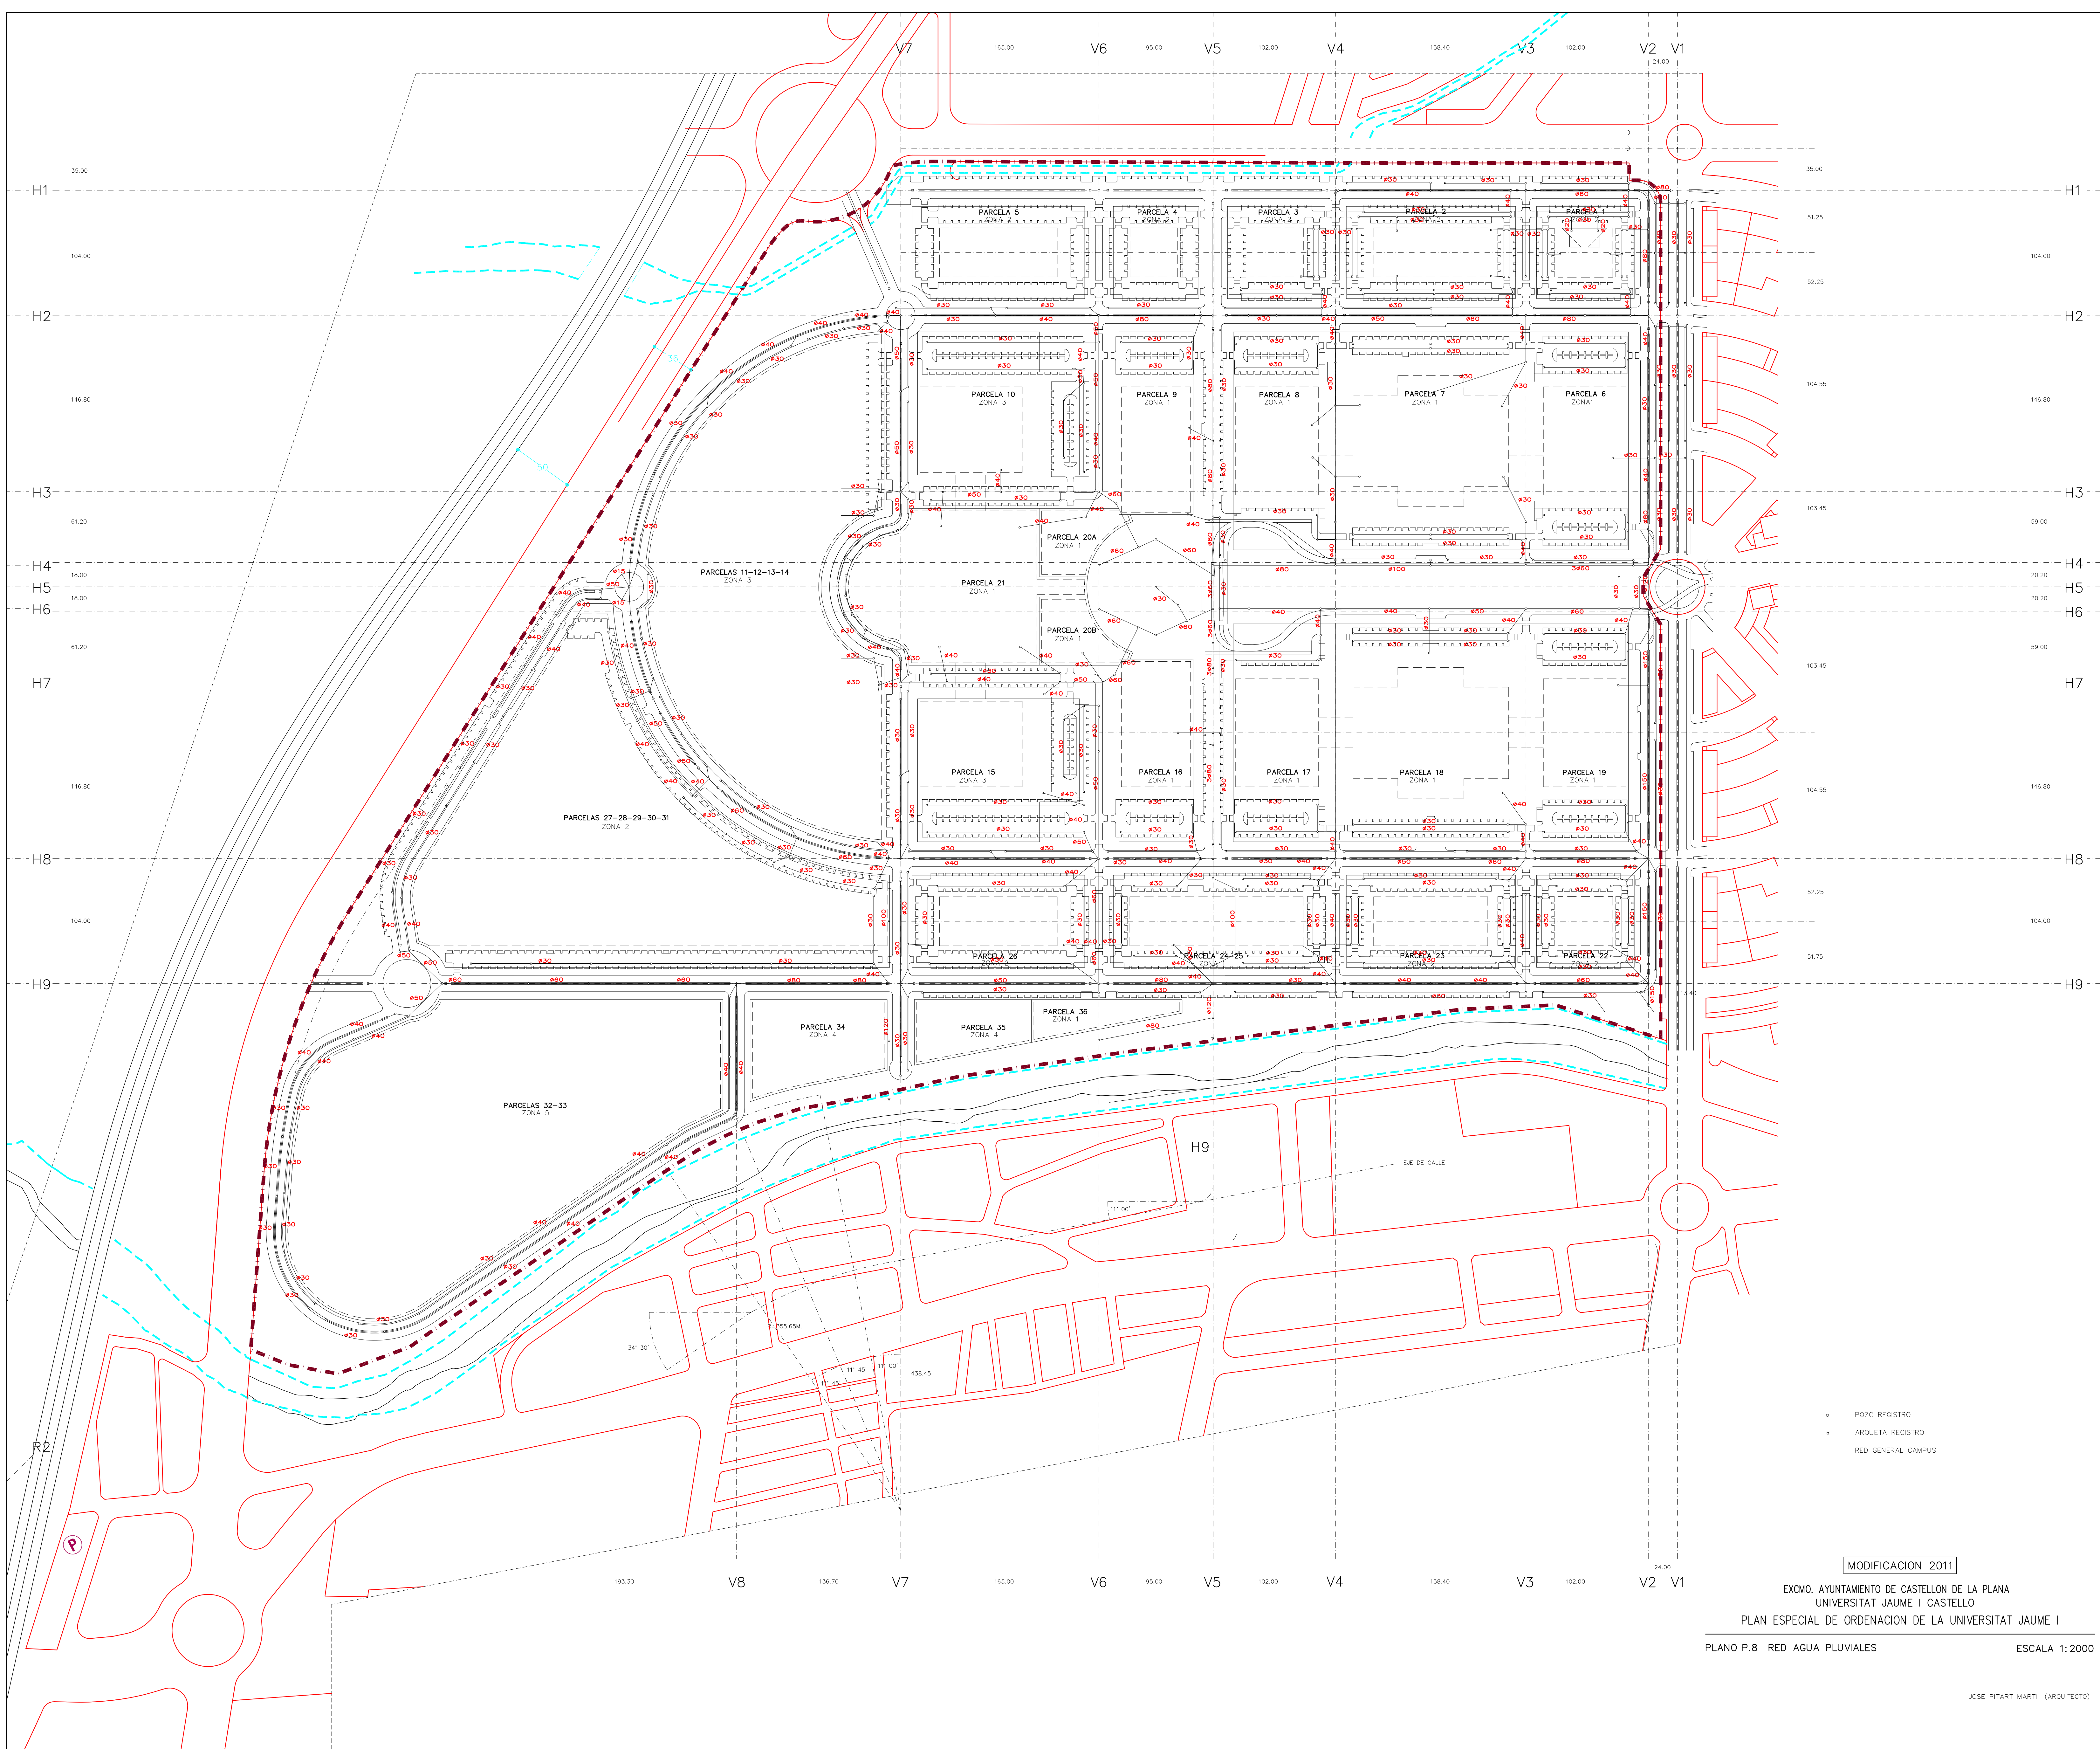



MODIFICACION 2011

EXCMO. AYUNTAMIENTO DE CASTELLON DE LA PLANA
UNIVERSITAT JAUME I CASTELLO
PLAN ESPECIAL DE ORDENACION DE LA UNIVERSITAT JAUME I

PLANO P.8 RED AGUA PLUVIALES ESCALA 1:2000

JOSE PITART MARTI (ARQUITECTO)

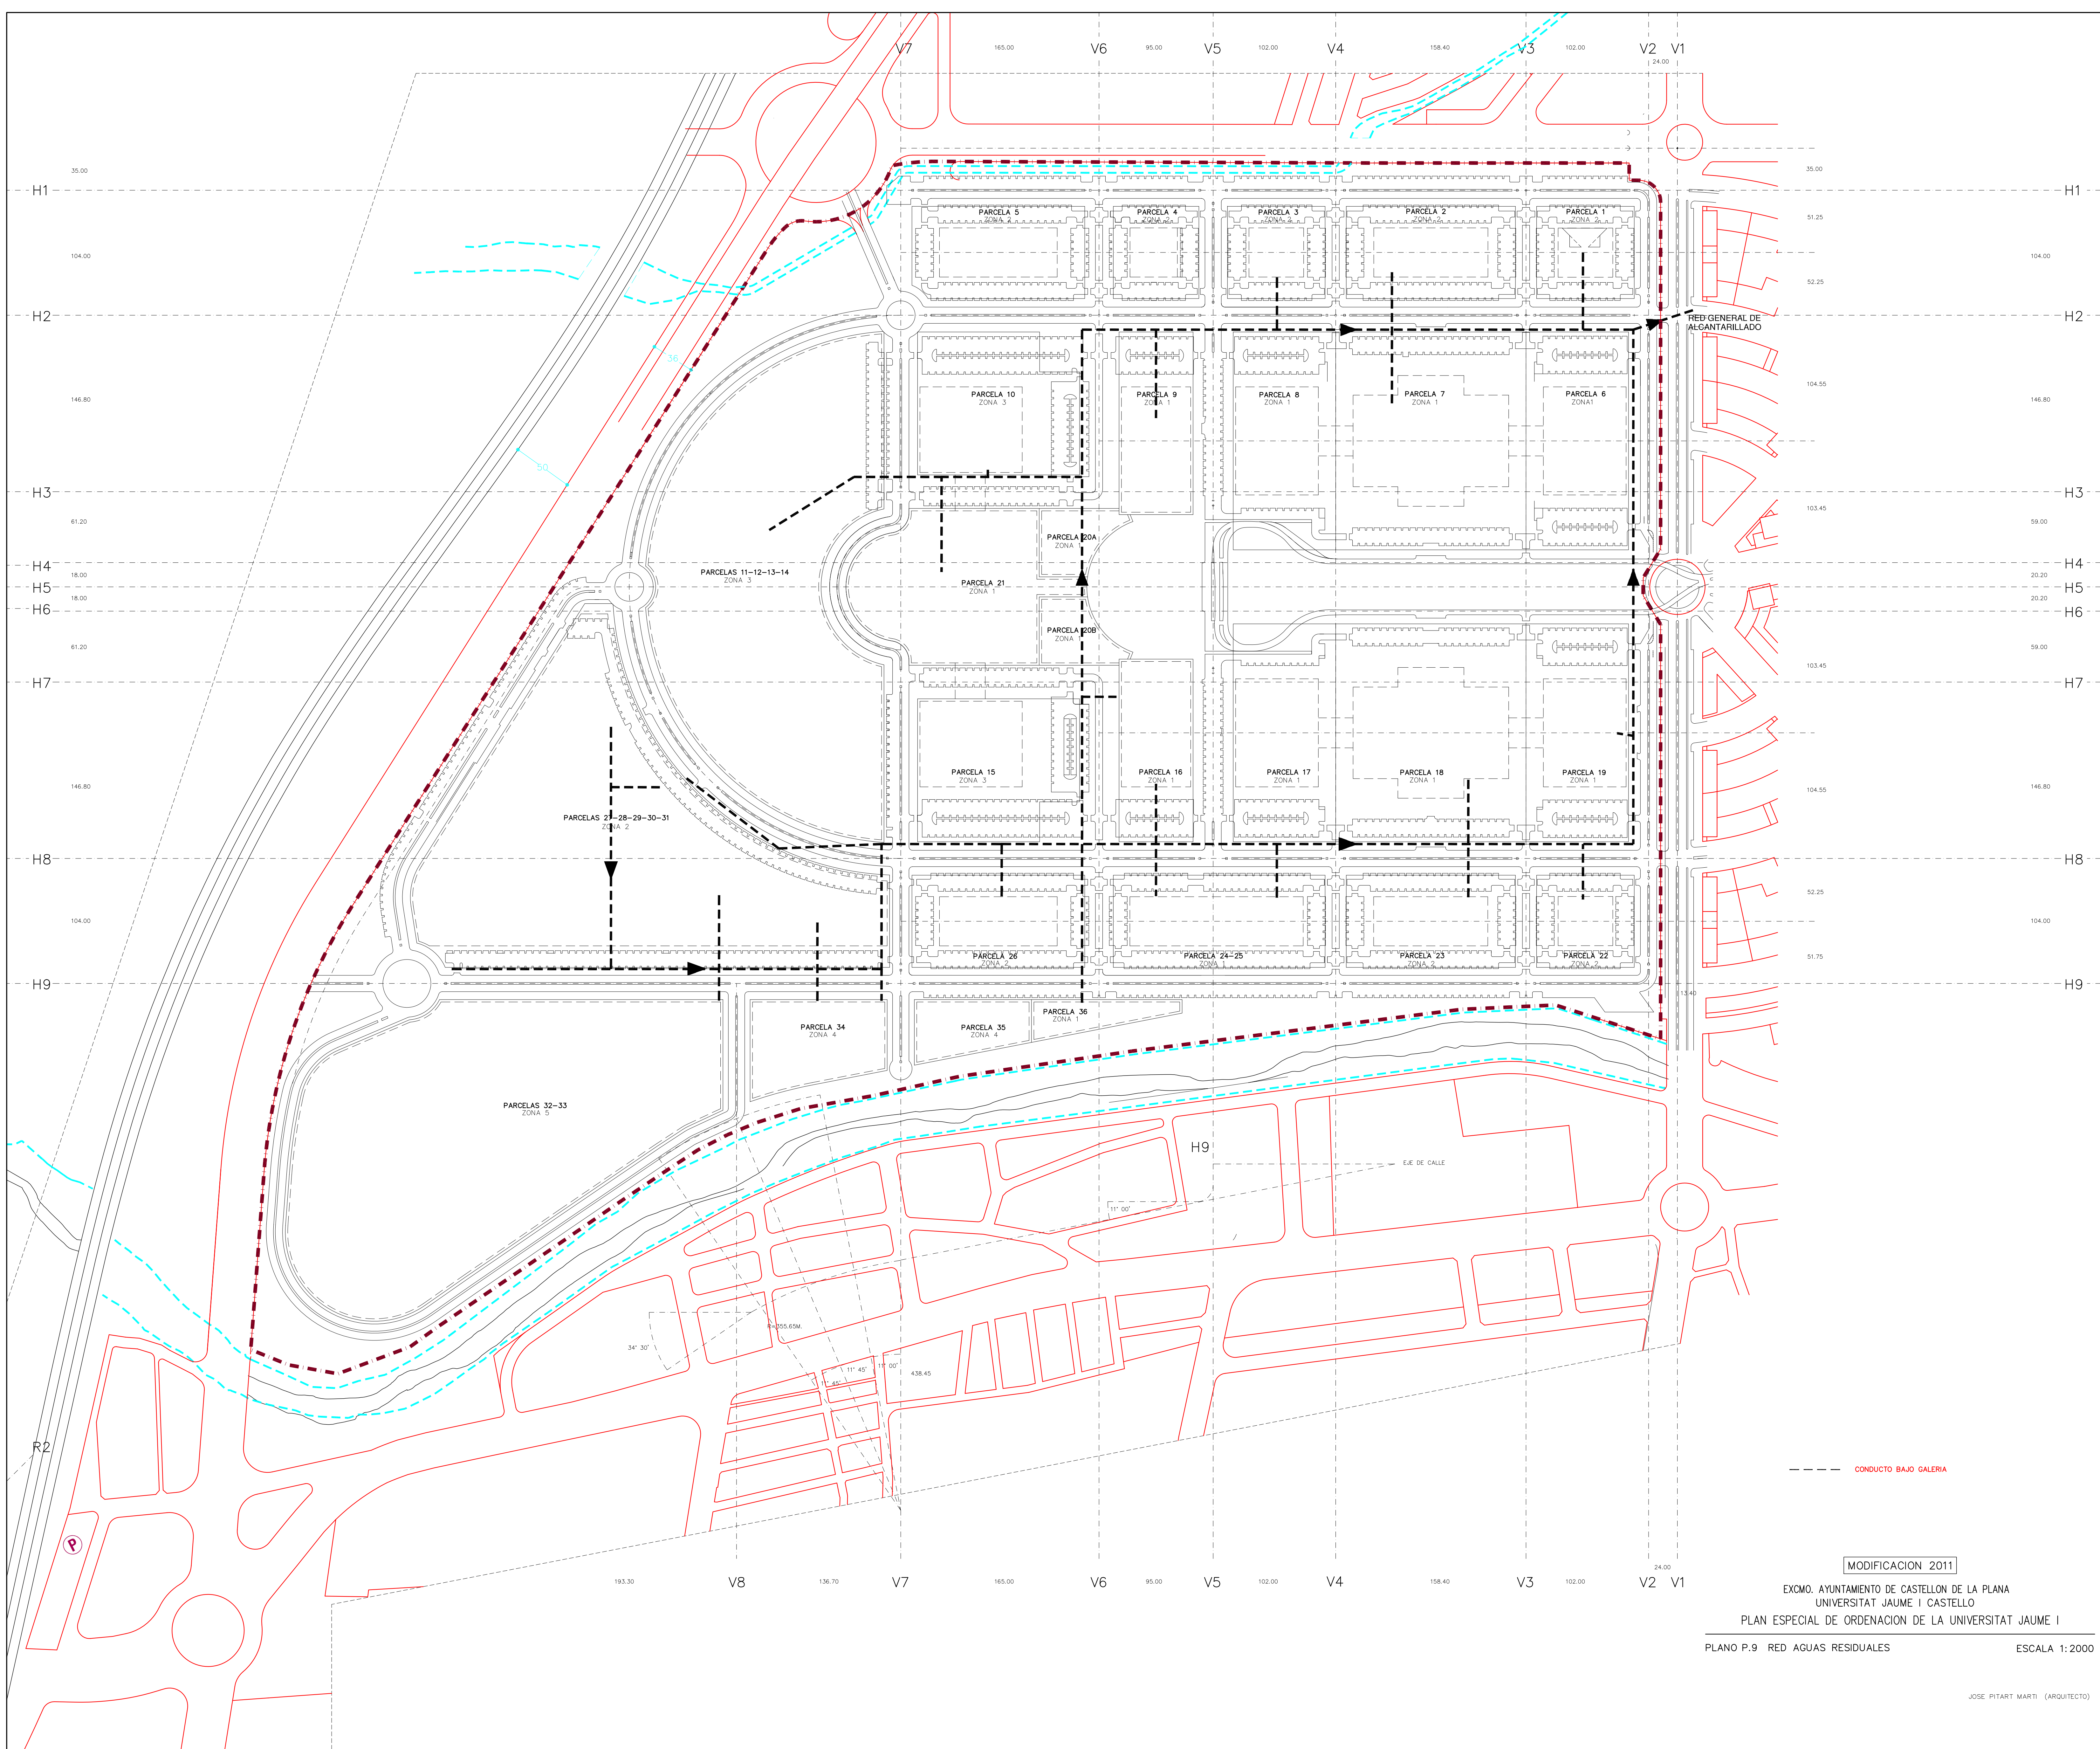

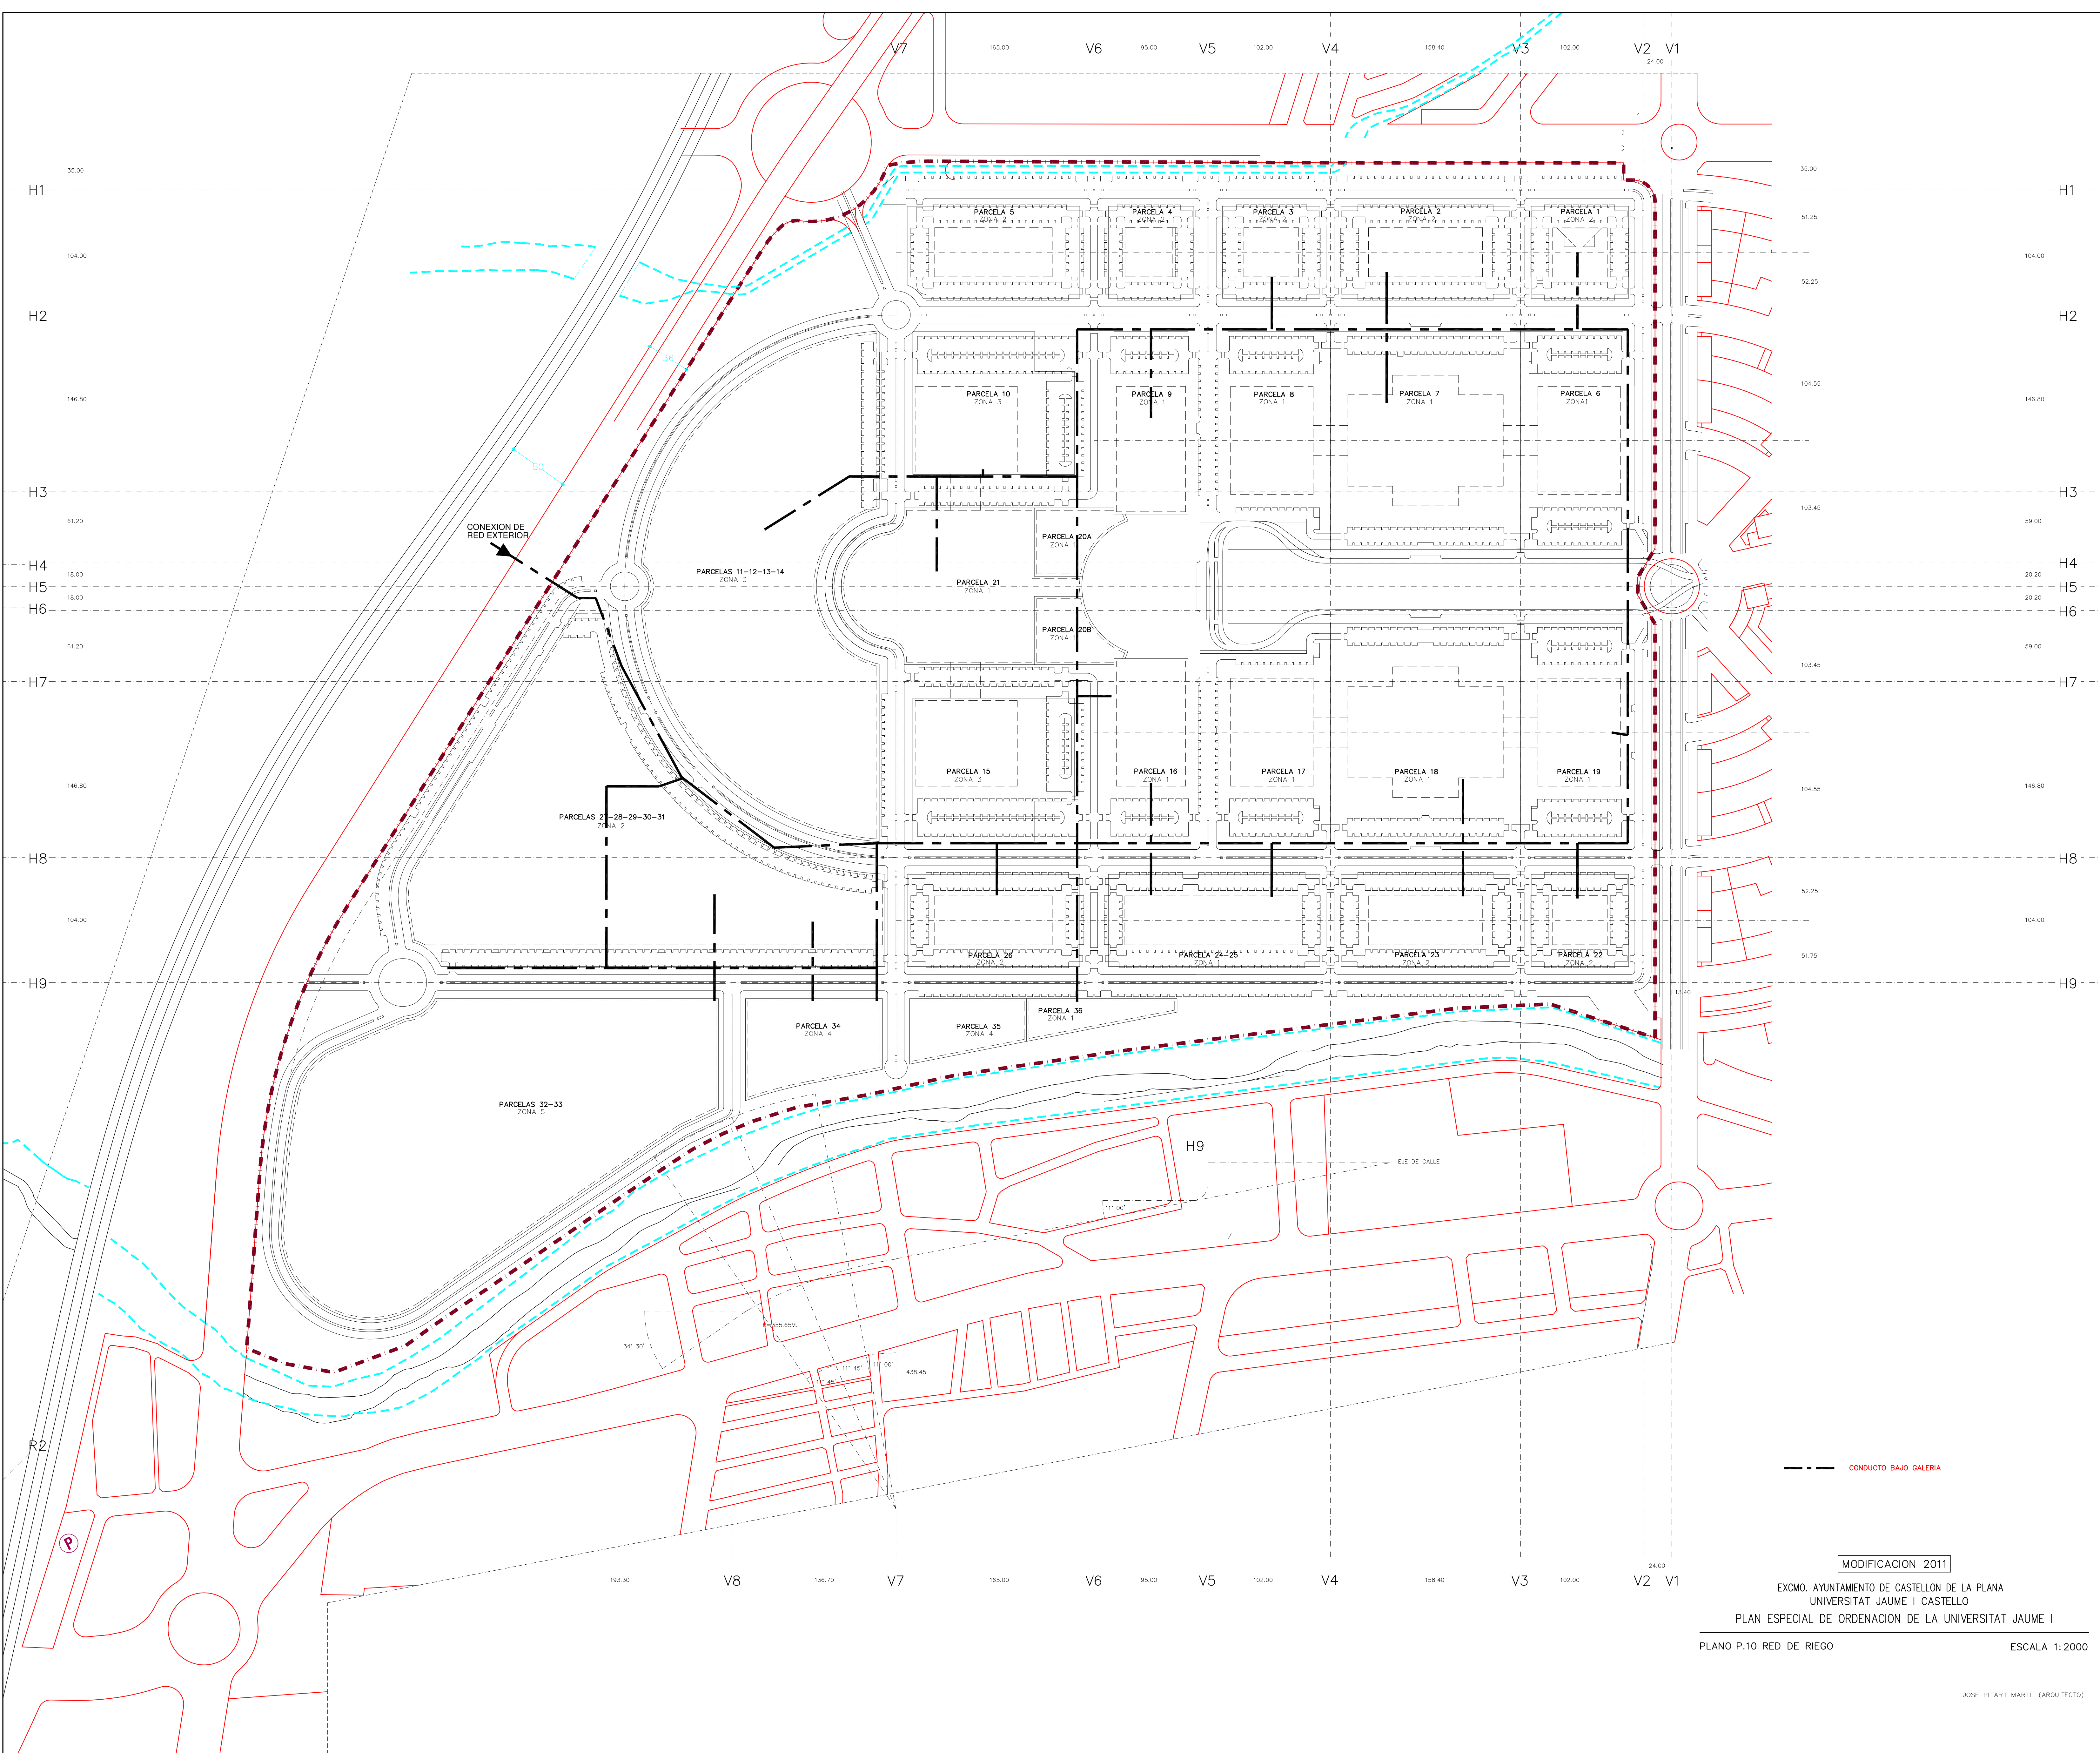

MODIFICACION 2011


EXCMO. AYUNTAMIENTO DE CASTELLON DE LA PLANA
UNIVERSITAT JAUME I CASTELLO

PLAN ESPECIAL DE ORDENACION DE LA UNIVERSITAT JAUME I

PLANO P.10 RED DE RIEGO

ESCALA 1:2000

JOSE PITART MARTI (ARQUITECTO)

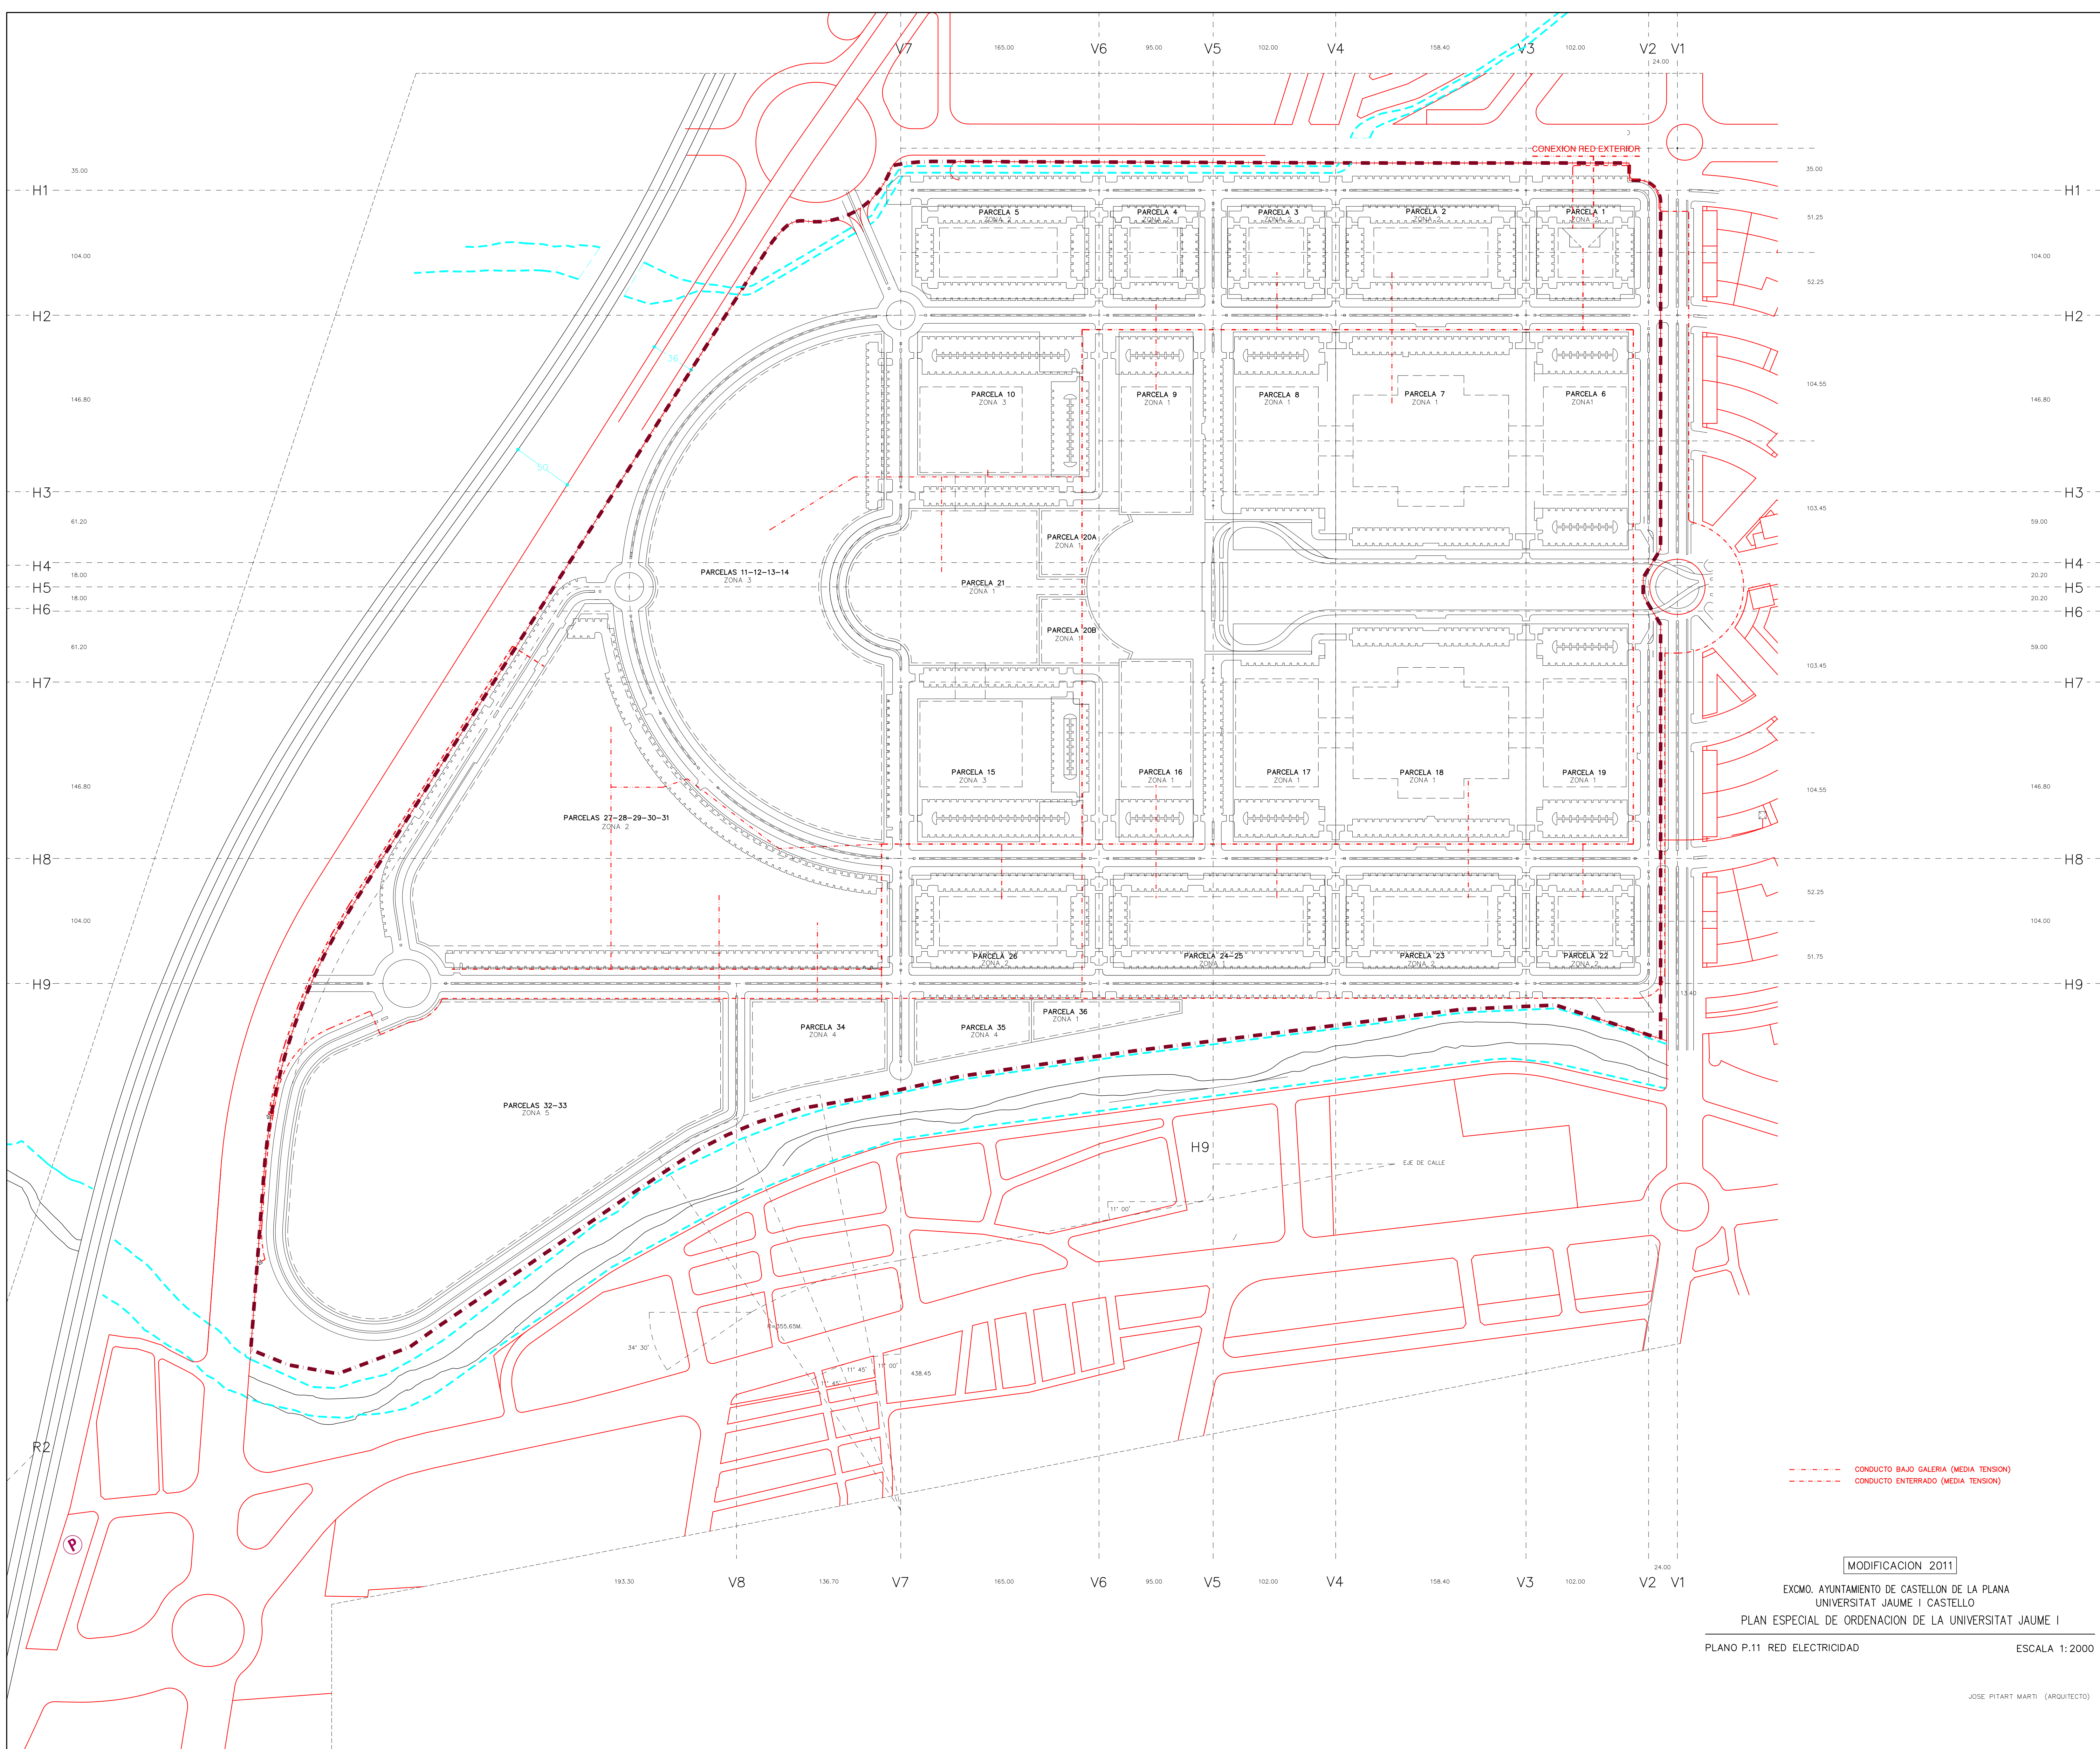


CONDUCTO BAJO GALERIA (MEDIA TENSION)
CONDUCTO ENTERRADO (MEDIA TENSION)


MODIFICACION 2011

EXCMO. AYUNTAMIENTO DE CASTELLON DE LA PLANA
UNIVERSITAT JAUME I CASTELLO
PLAN ESPECIAL DE ORDENACION DE LA UNIVERSITAT JAUME I
PLANO P.11 RED ELECTRICIDAD
ESCALA 1:2000

JOSE PITART MARTI (ARQUITECTO)



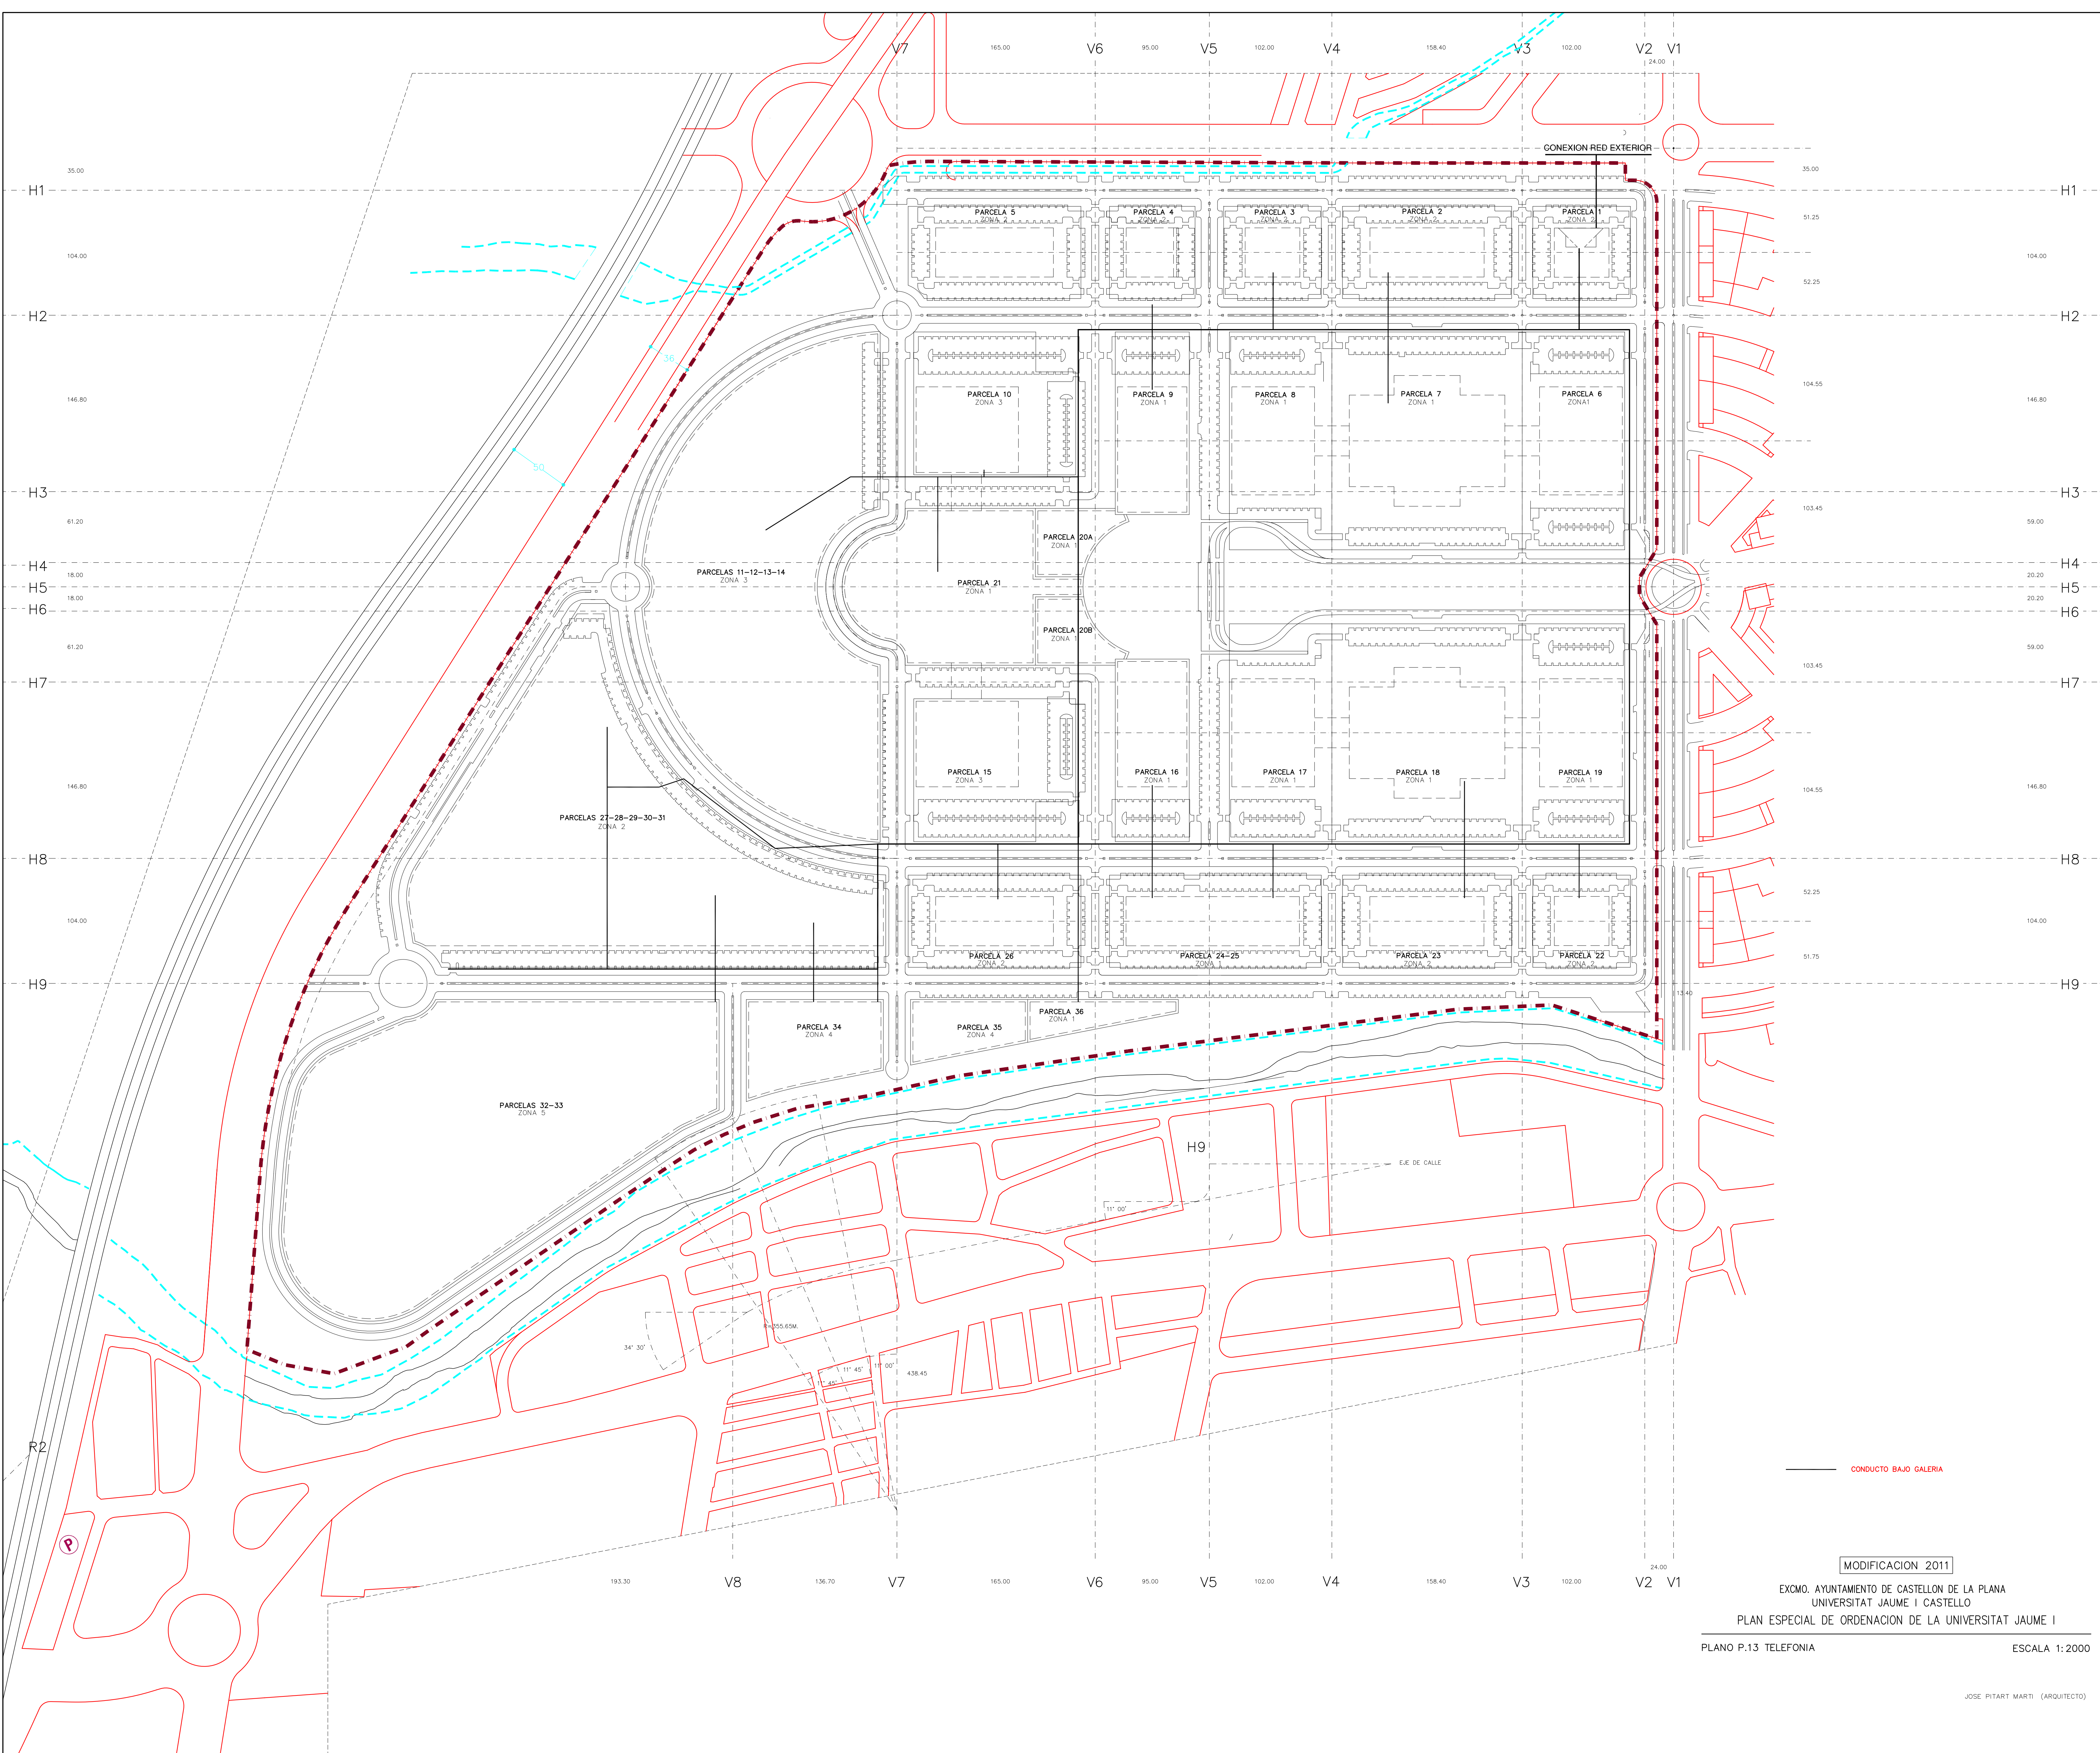

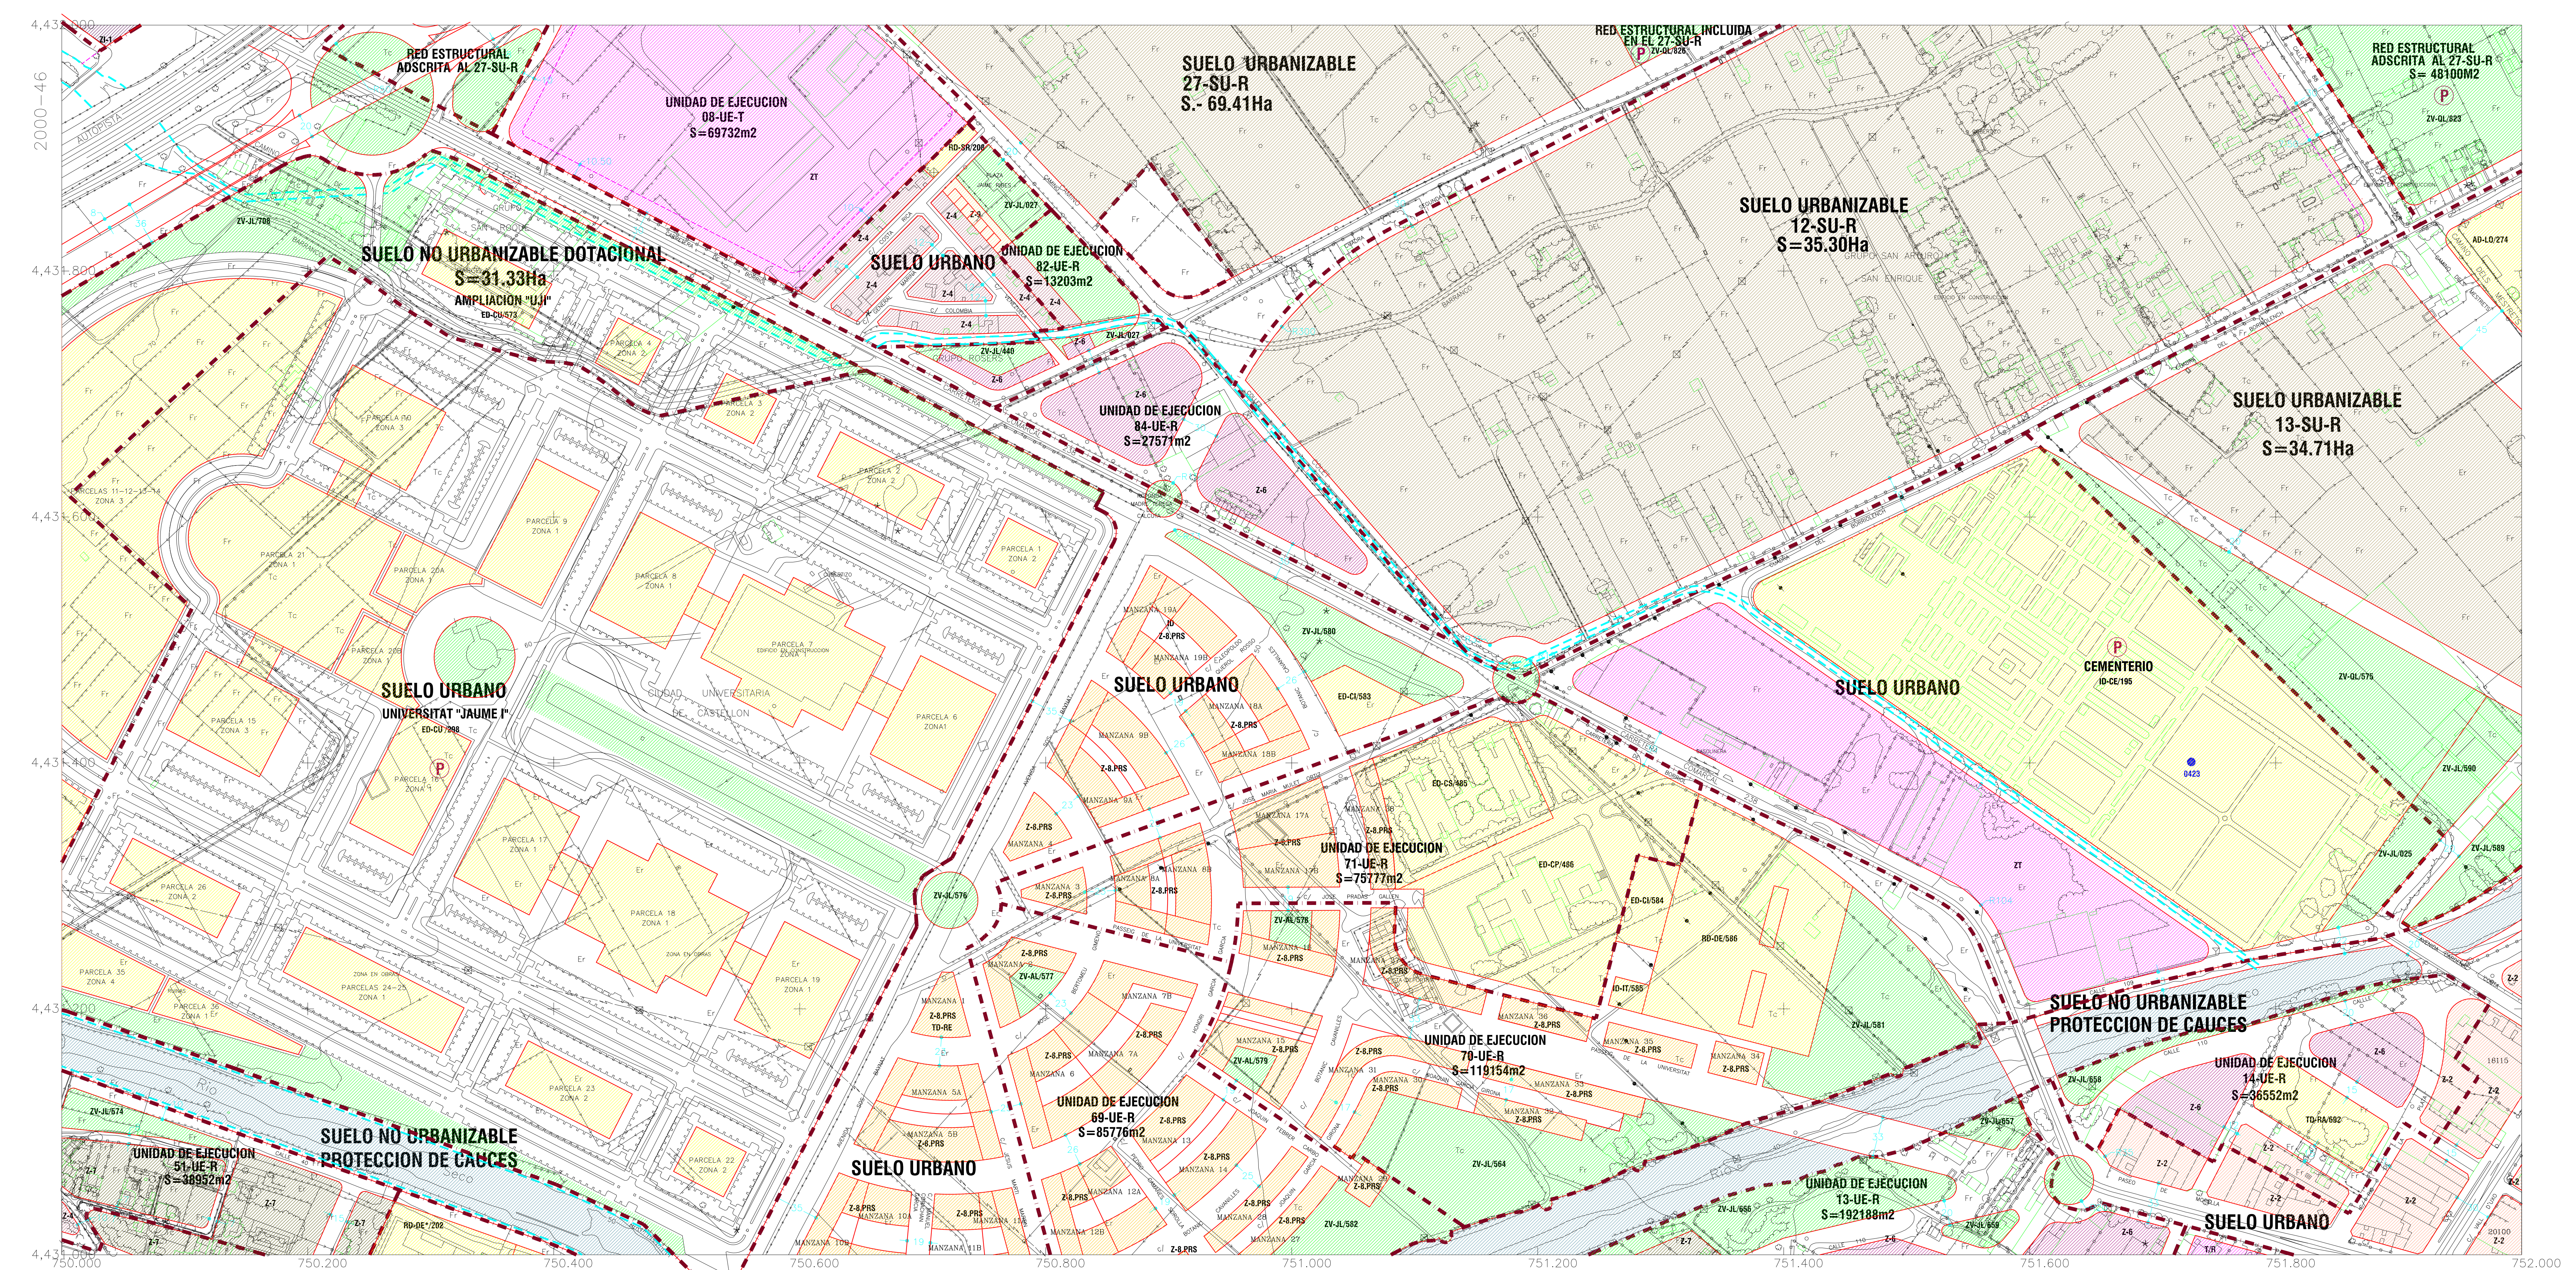[illegible]

