




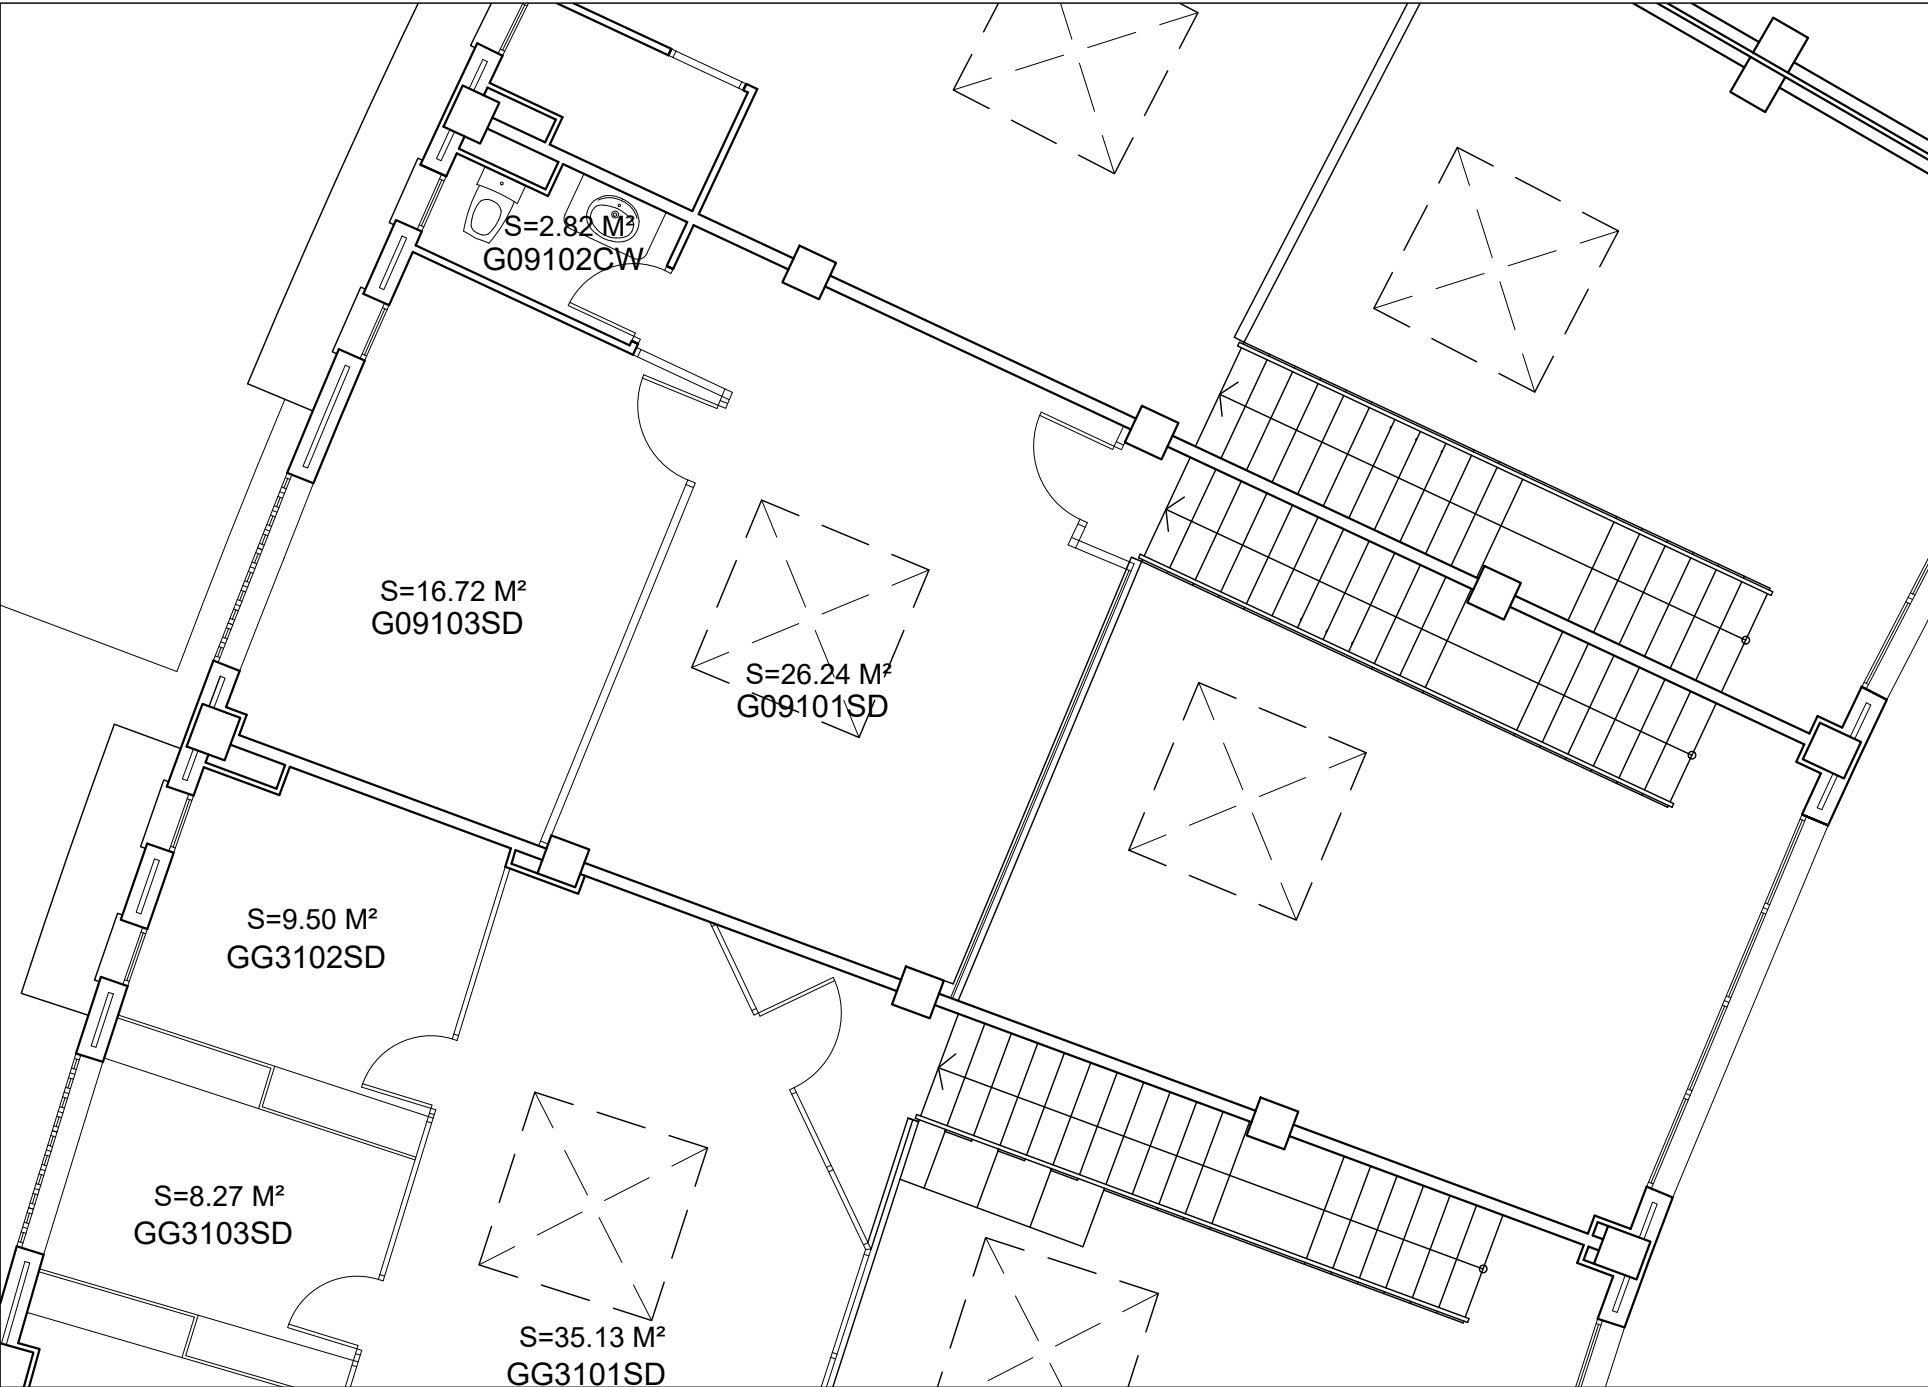

PLANTA PRIMERA

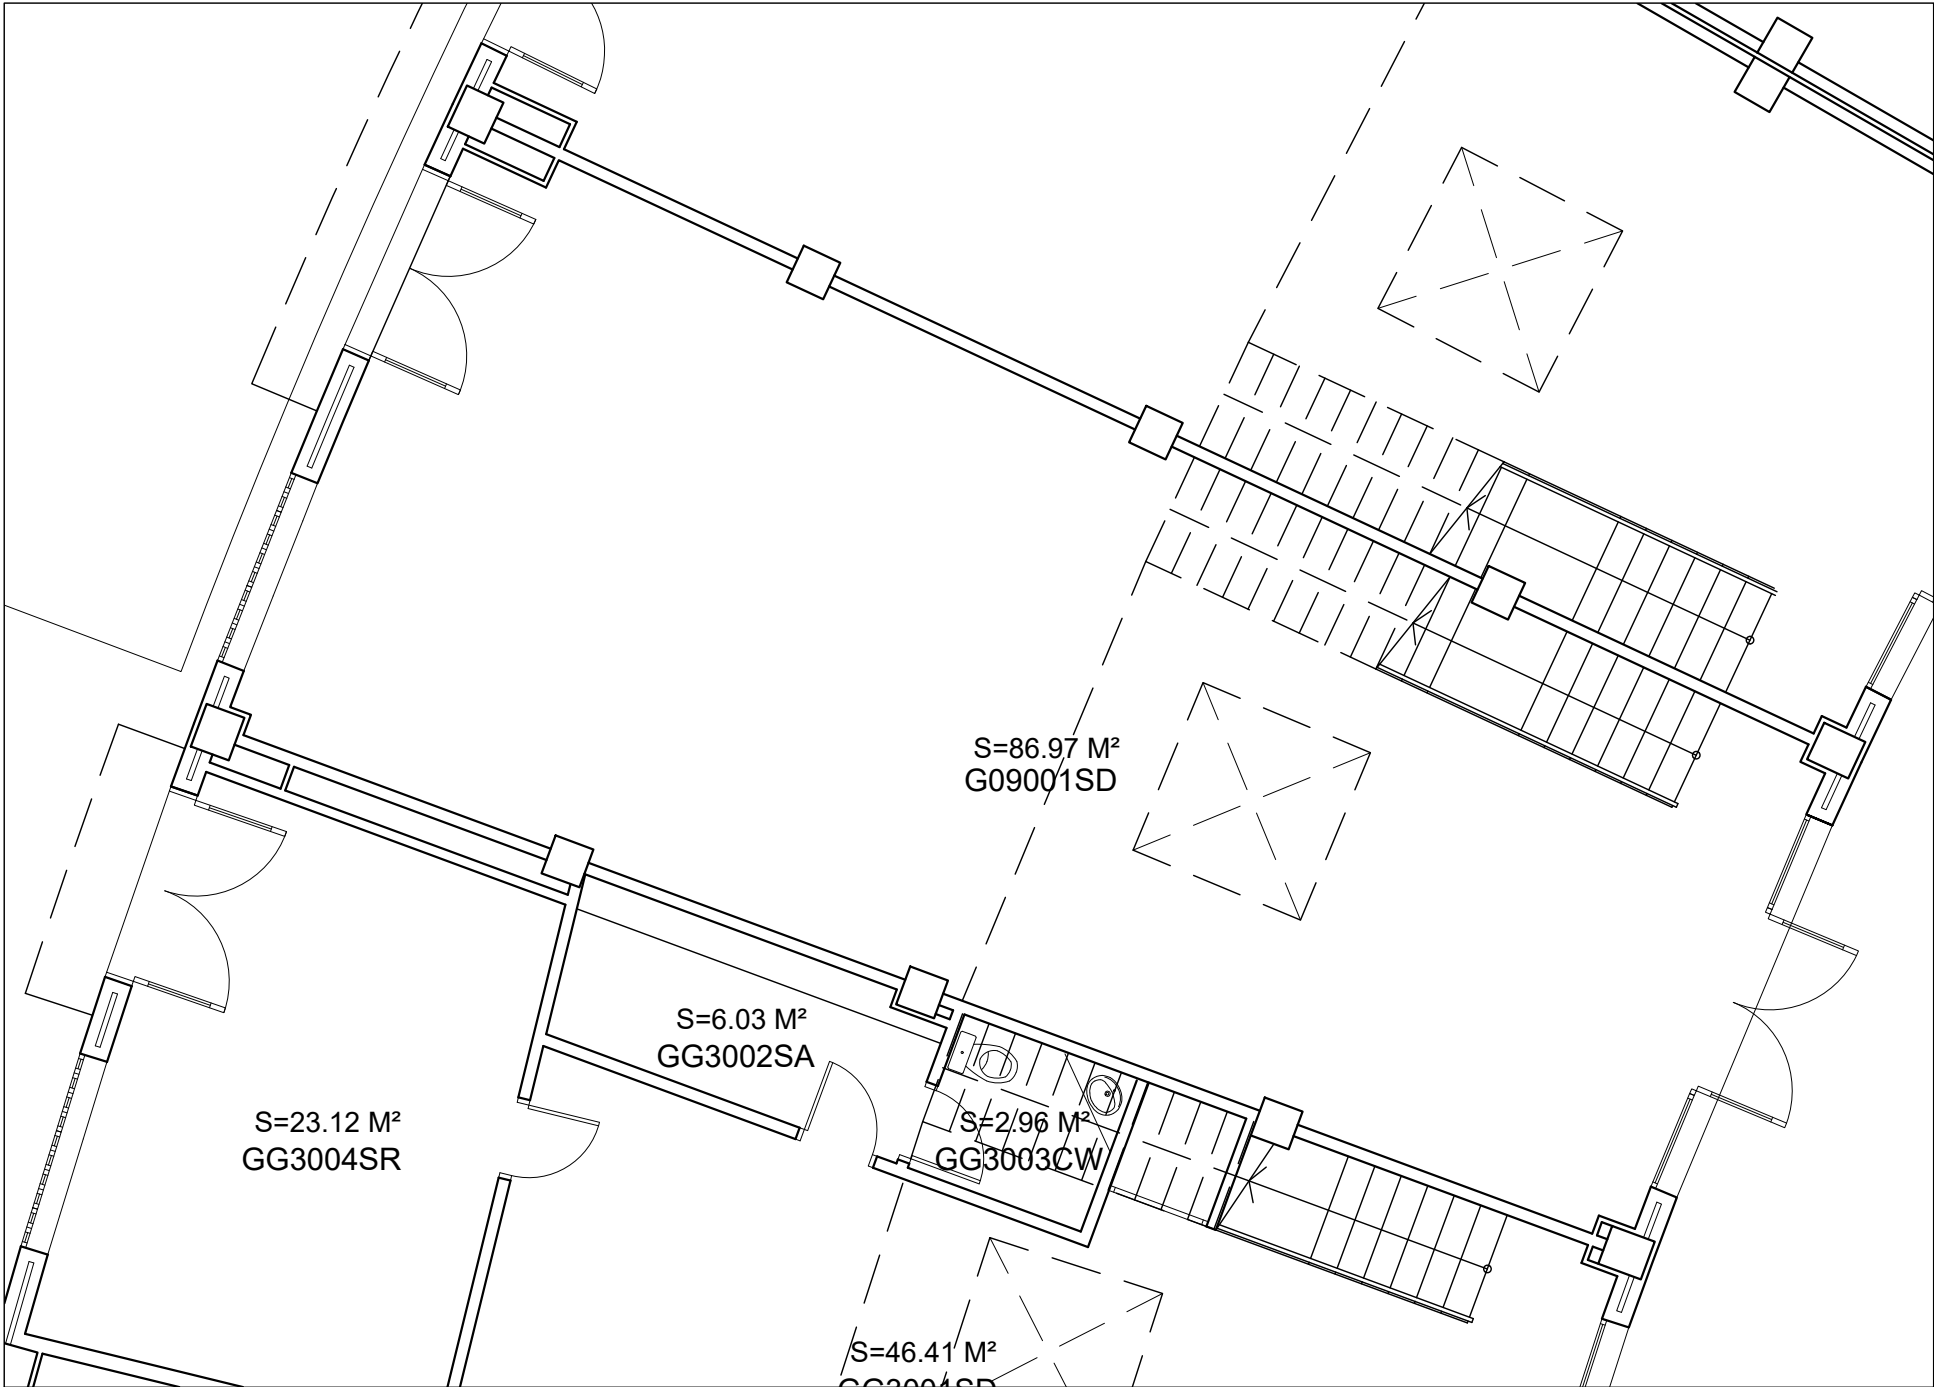

PLANTA BAJA

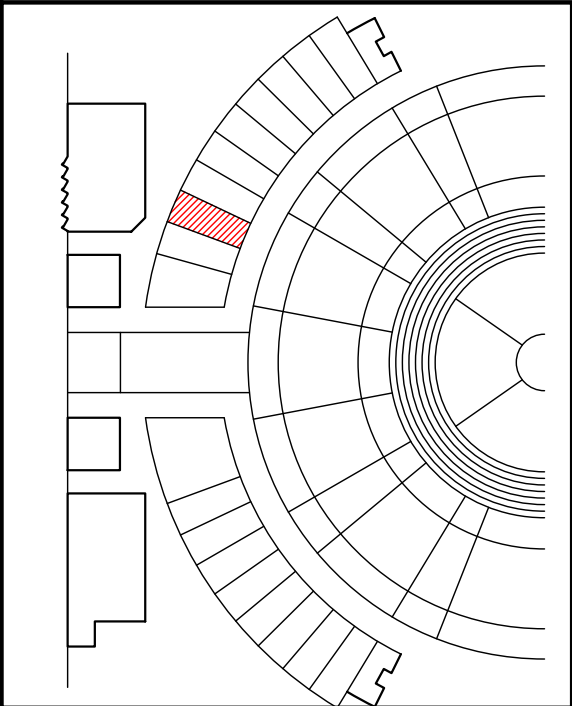

ÀREA DE SERVEIS COMUNS EN
L' ÀGORA UNIVERSITARIA



UNIVERSITAT JAUME I CASTELLO
OFICINA TECNICA D'OBRES I PROJECTES

ARQUITECTO:JOSE PITART MARTI

CÀTEDRA INCREA - G09
PLANTAS NIVELES 0 Y 1

G09-01

ESCALA: 1 / 75

FECHA : NOVIEMBRE 2016
SUSTITUYE :

PLANO DE :
ESTADO ACTUAL