




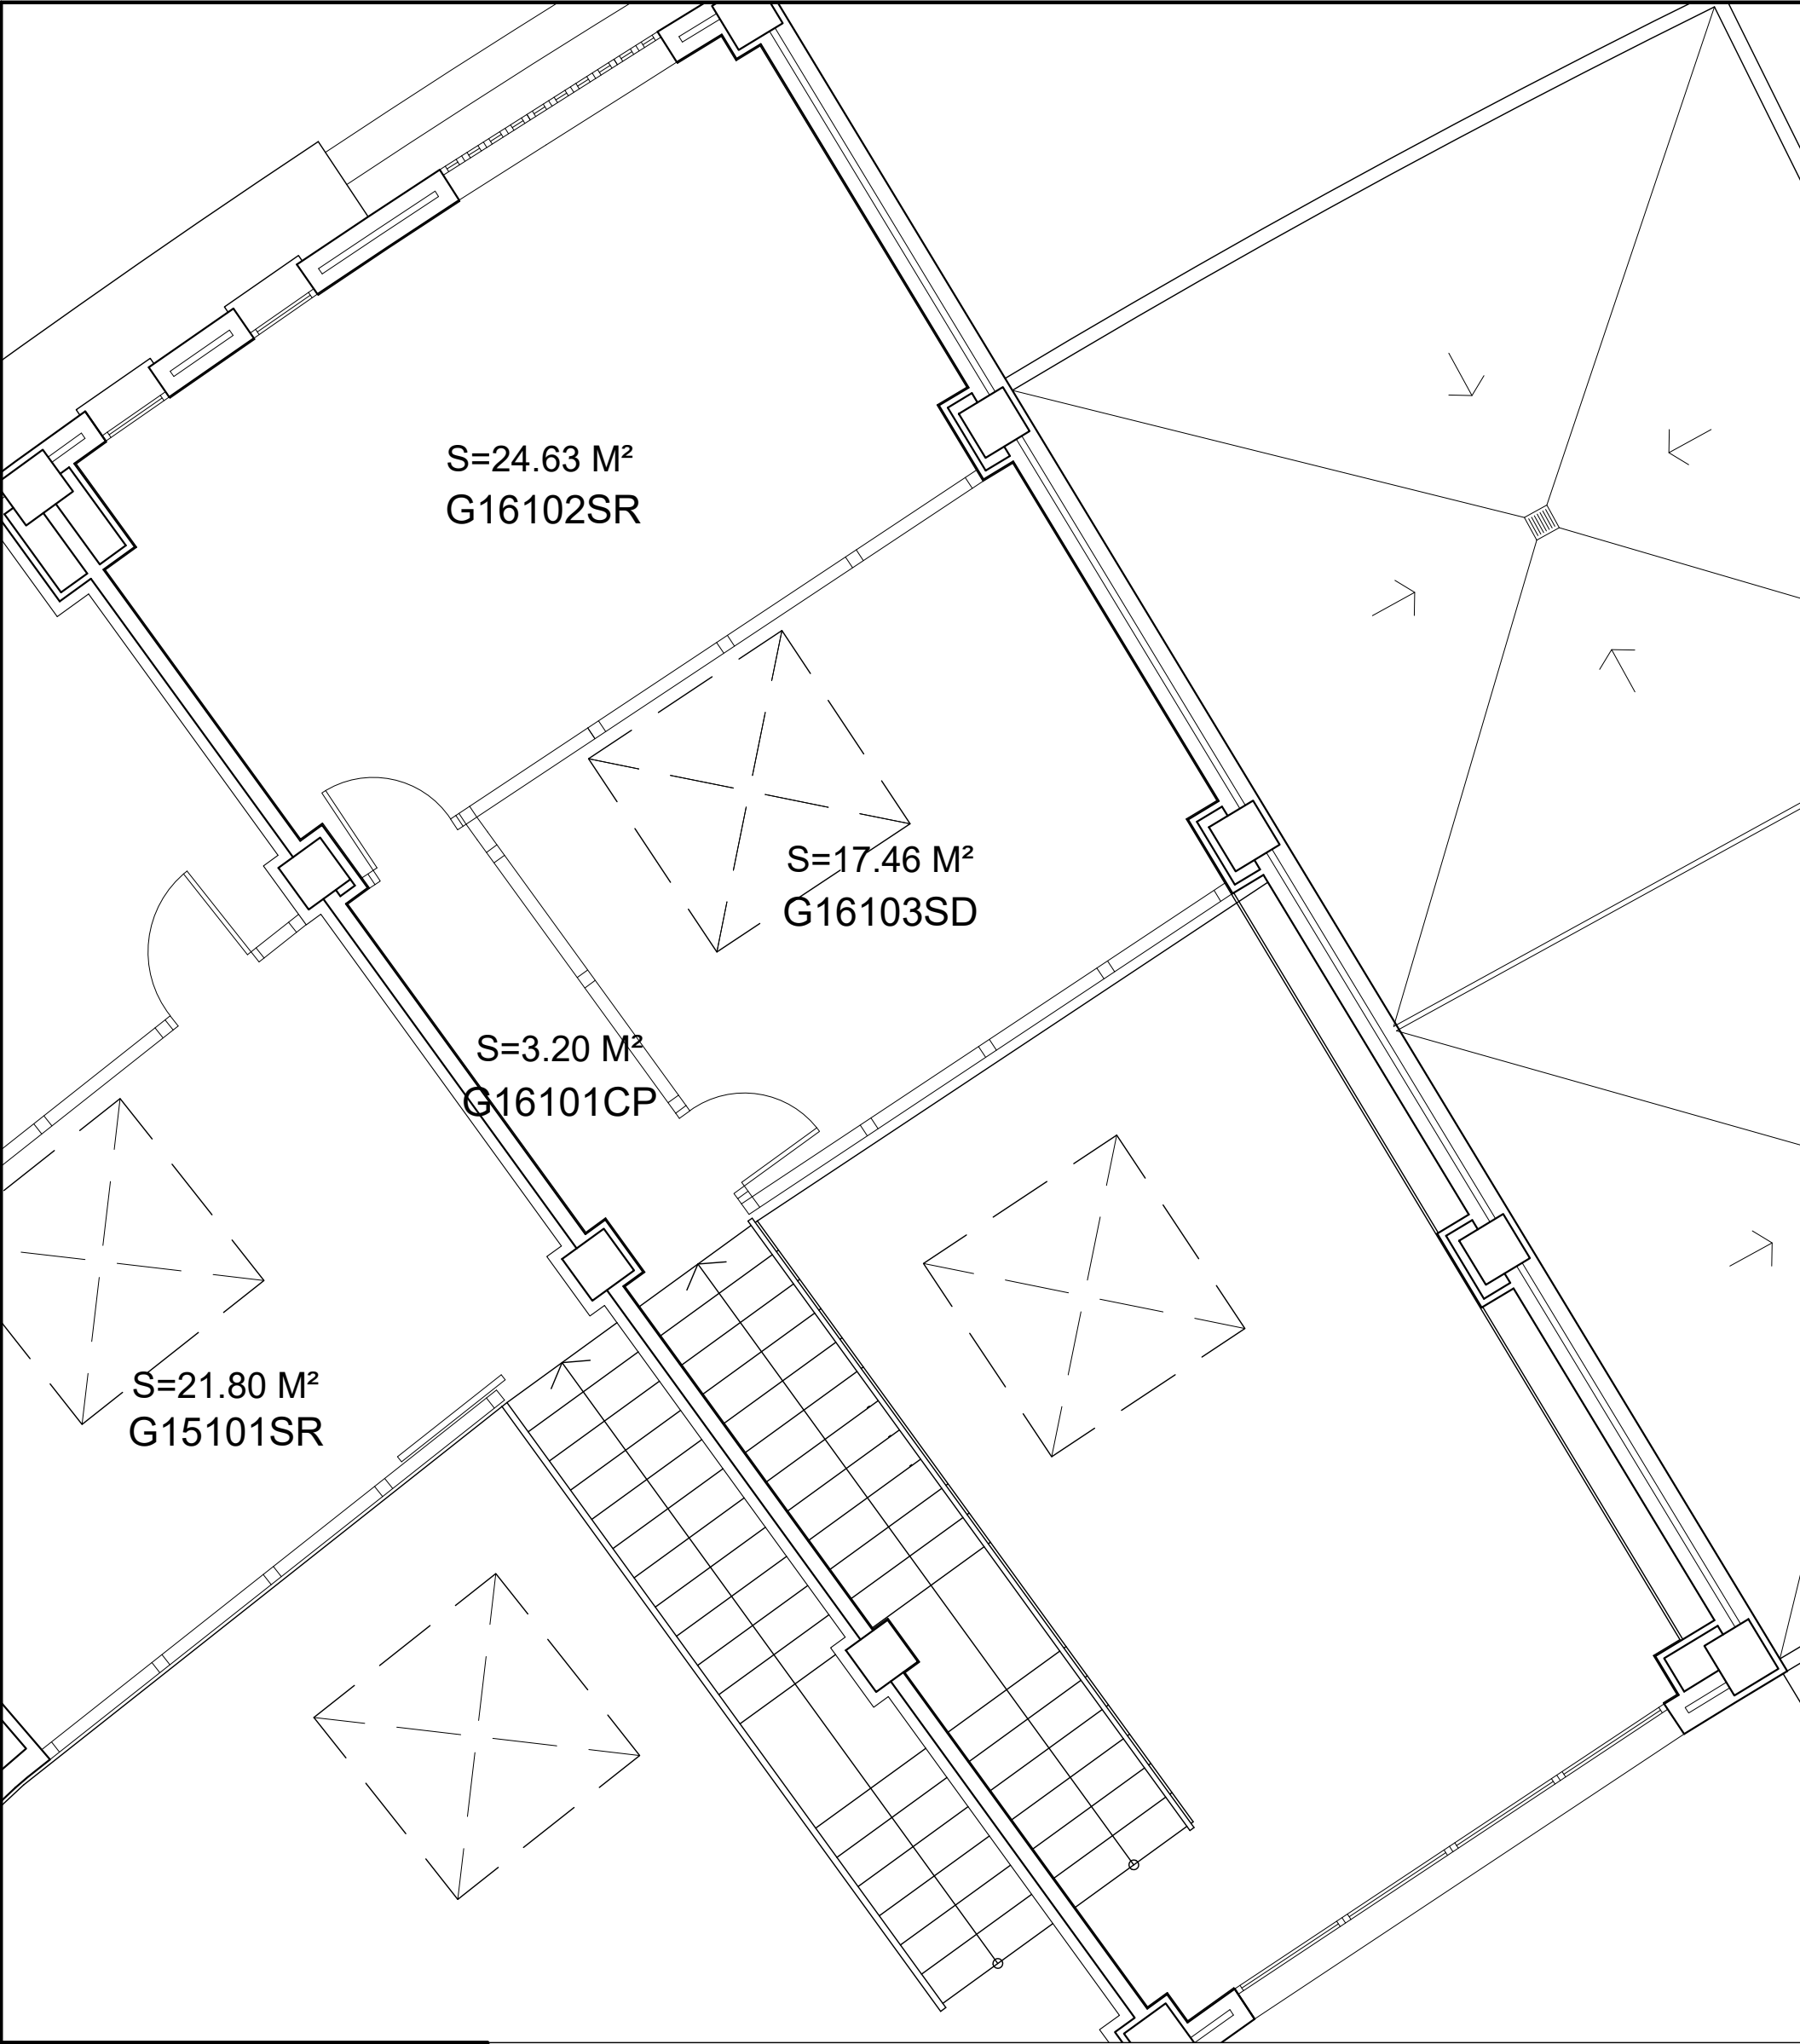

PLANTA 1

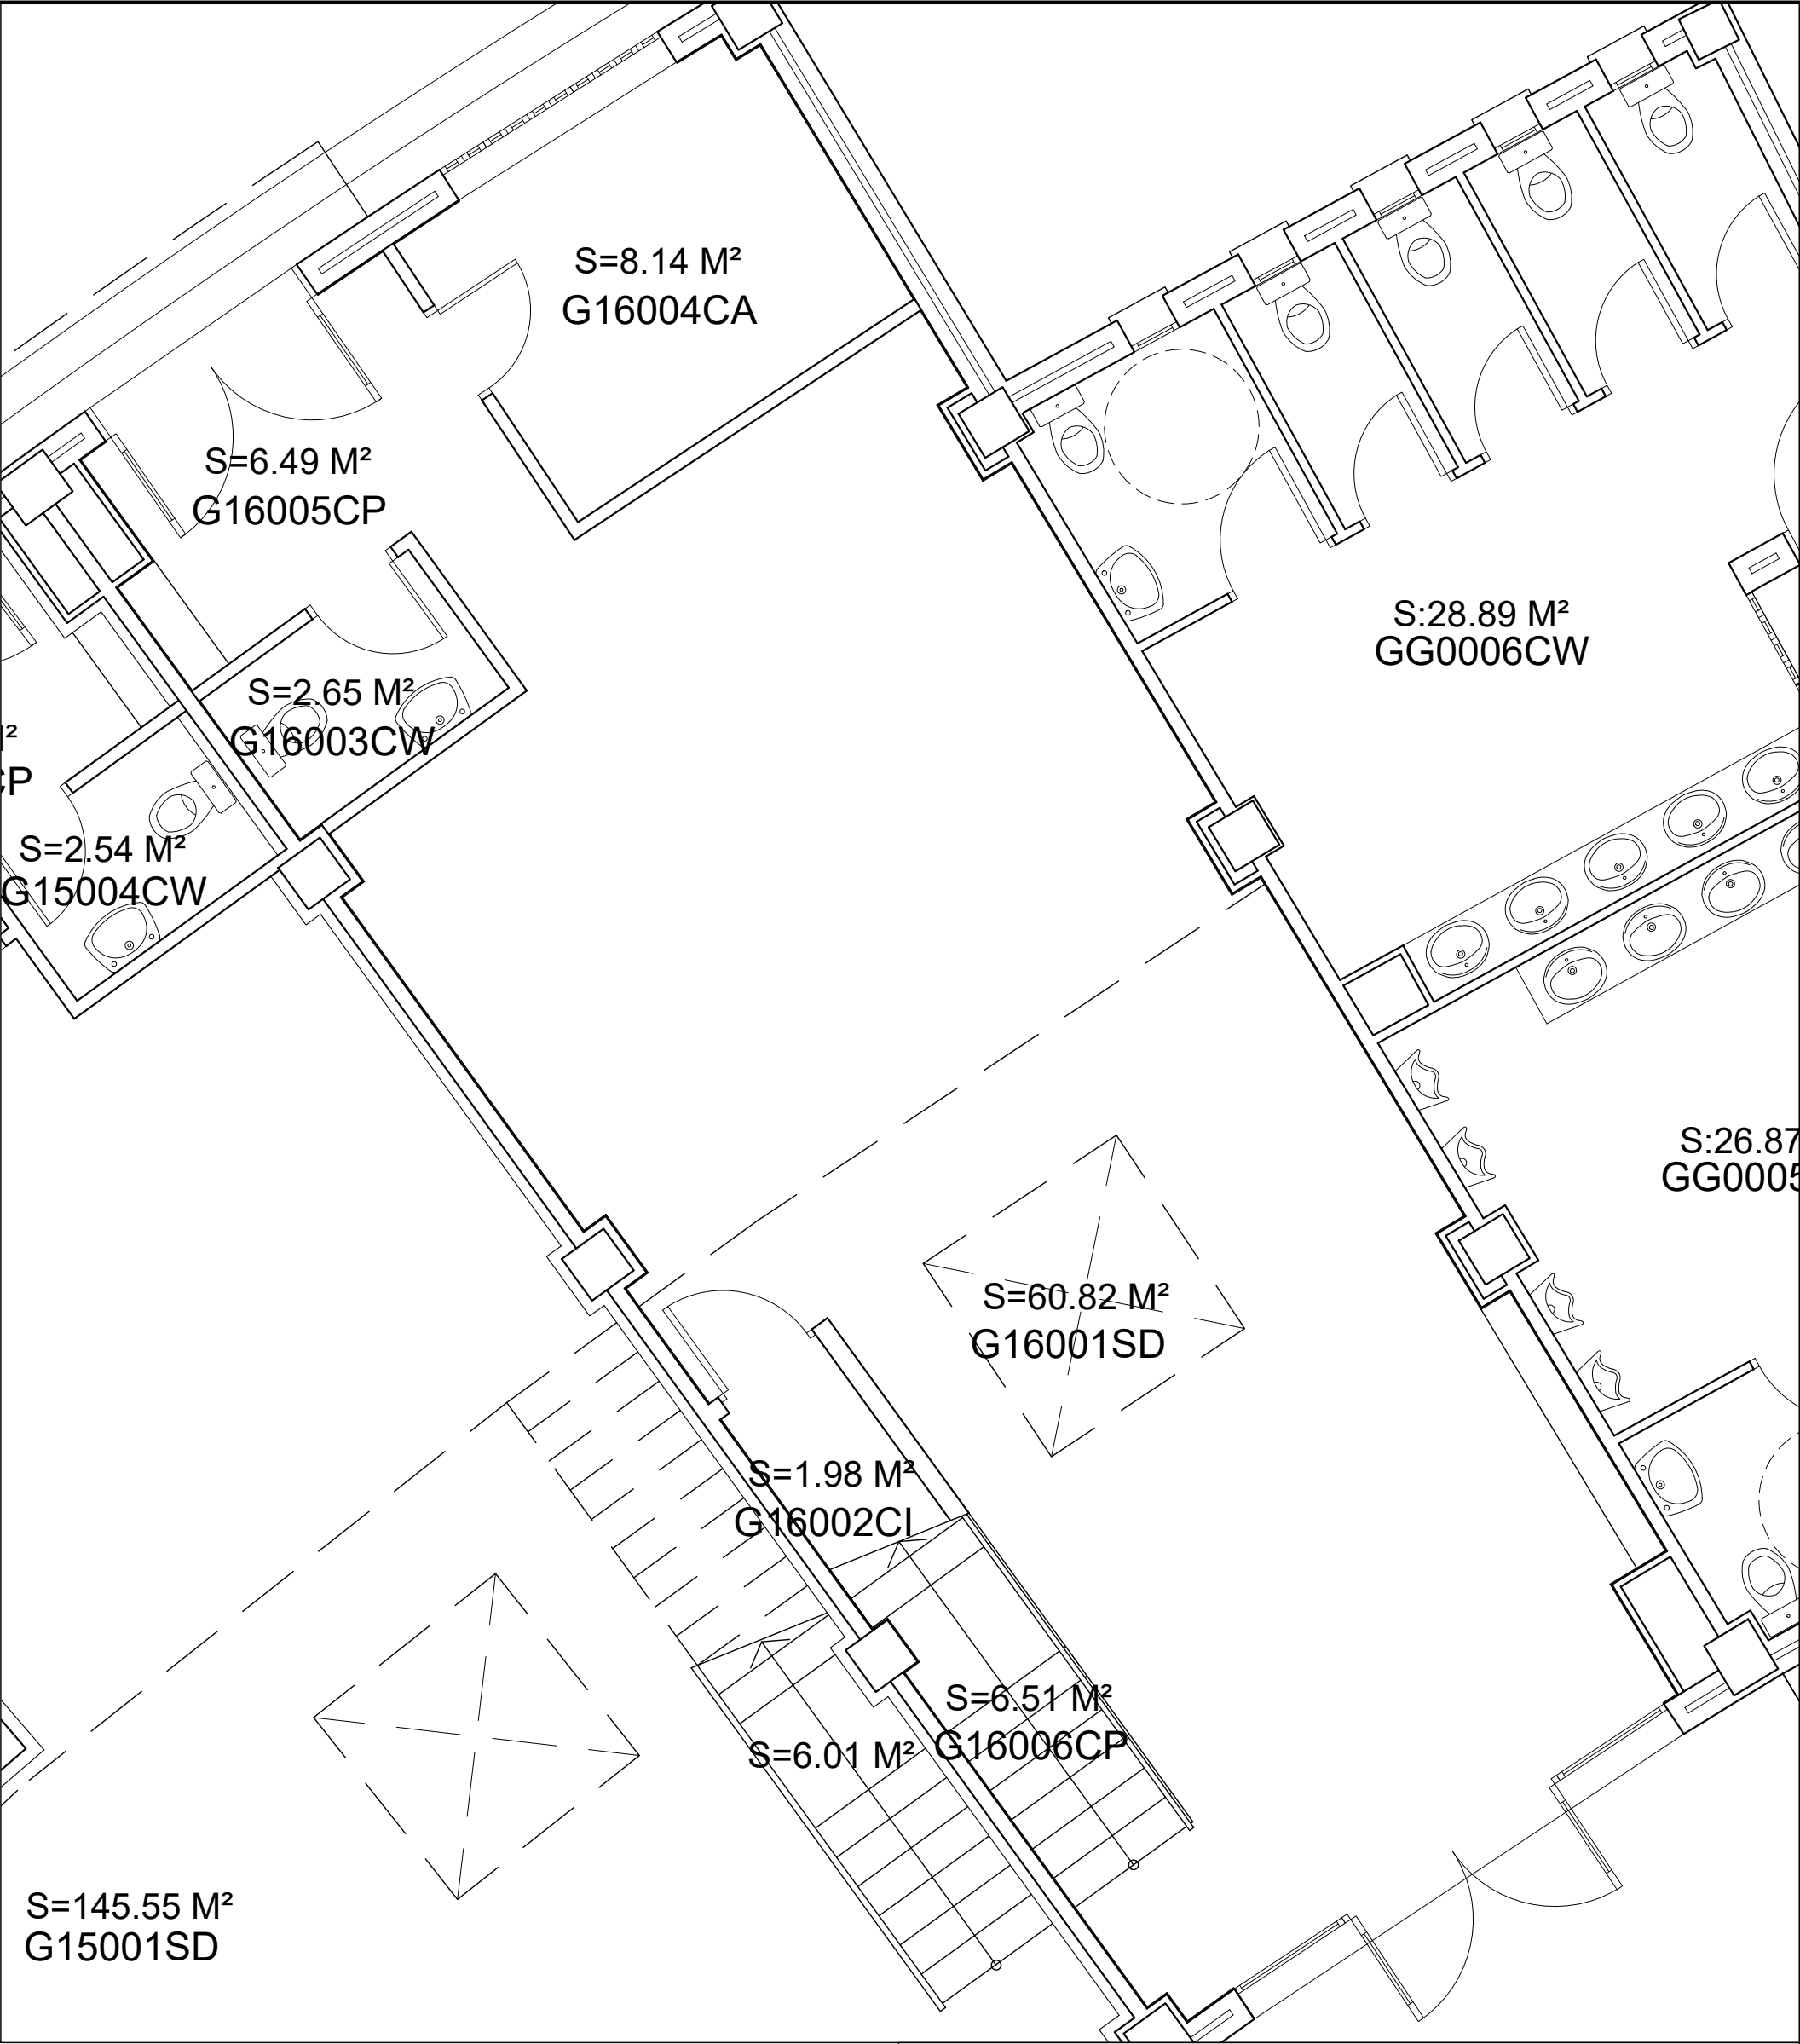

PLANTA BAJA

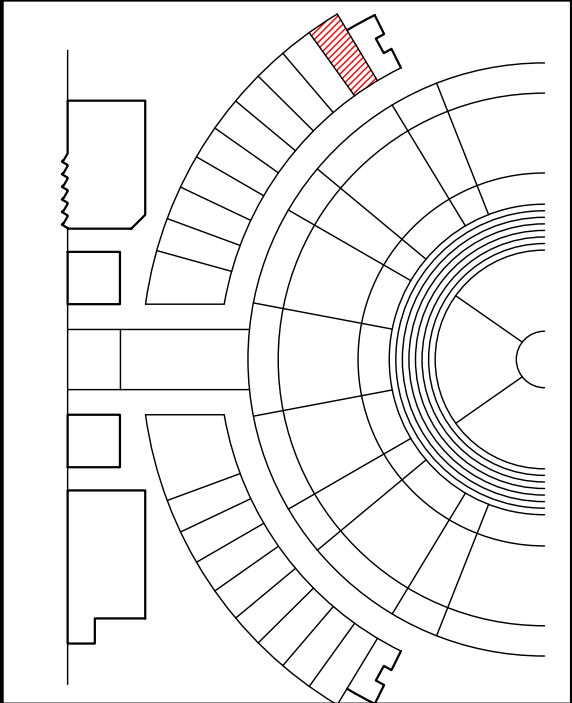

ÀREA DE SERVEIS COMUNS EN
L' ÀGORA UNIVERSITARIA



UNIVERSITAT JAUME I CASTELLO

OFICINA TECNICA D'OBRES I PROJECTES

ARQUITECTO:JOSE PITART MARTI

OFICINA DE COOPERACIÓ AL
DESENVOLUPAMENT I
SOLIDARITAT (OCDS) - G16
PLANTAS NIVELES 0 Y 1

G16-01

ESCALA: 1 / 50

FECHA : JUNIO 2019
SUSTITUYE : MAYO 2012

PLANO DE :
ESTADO ACTUAL