




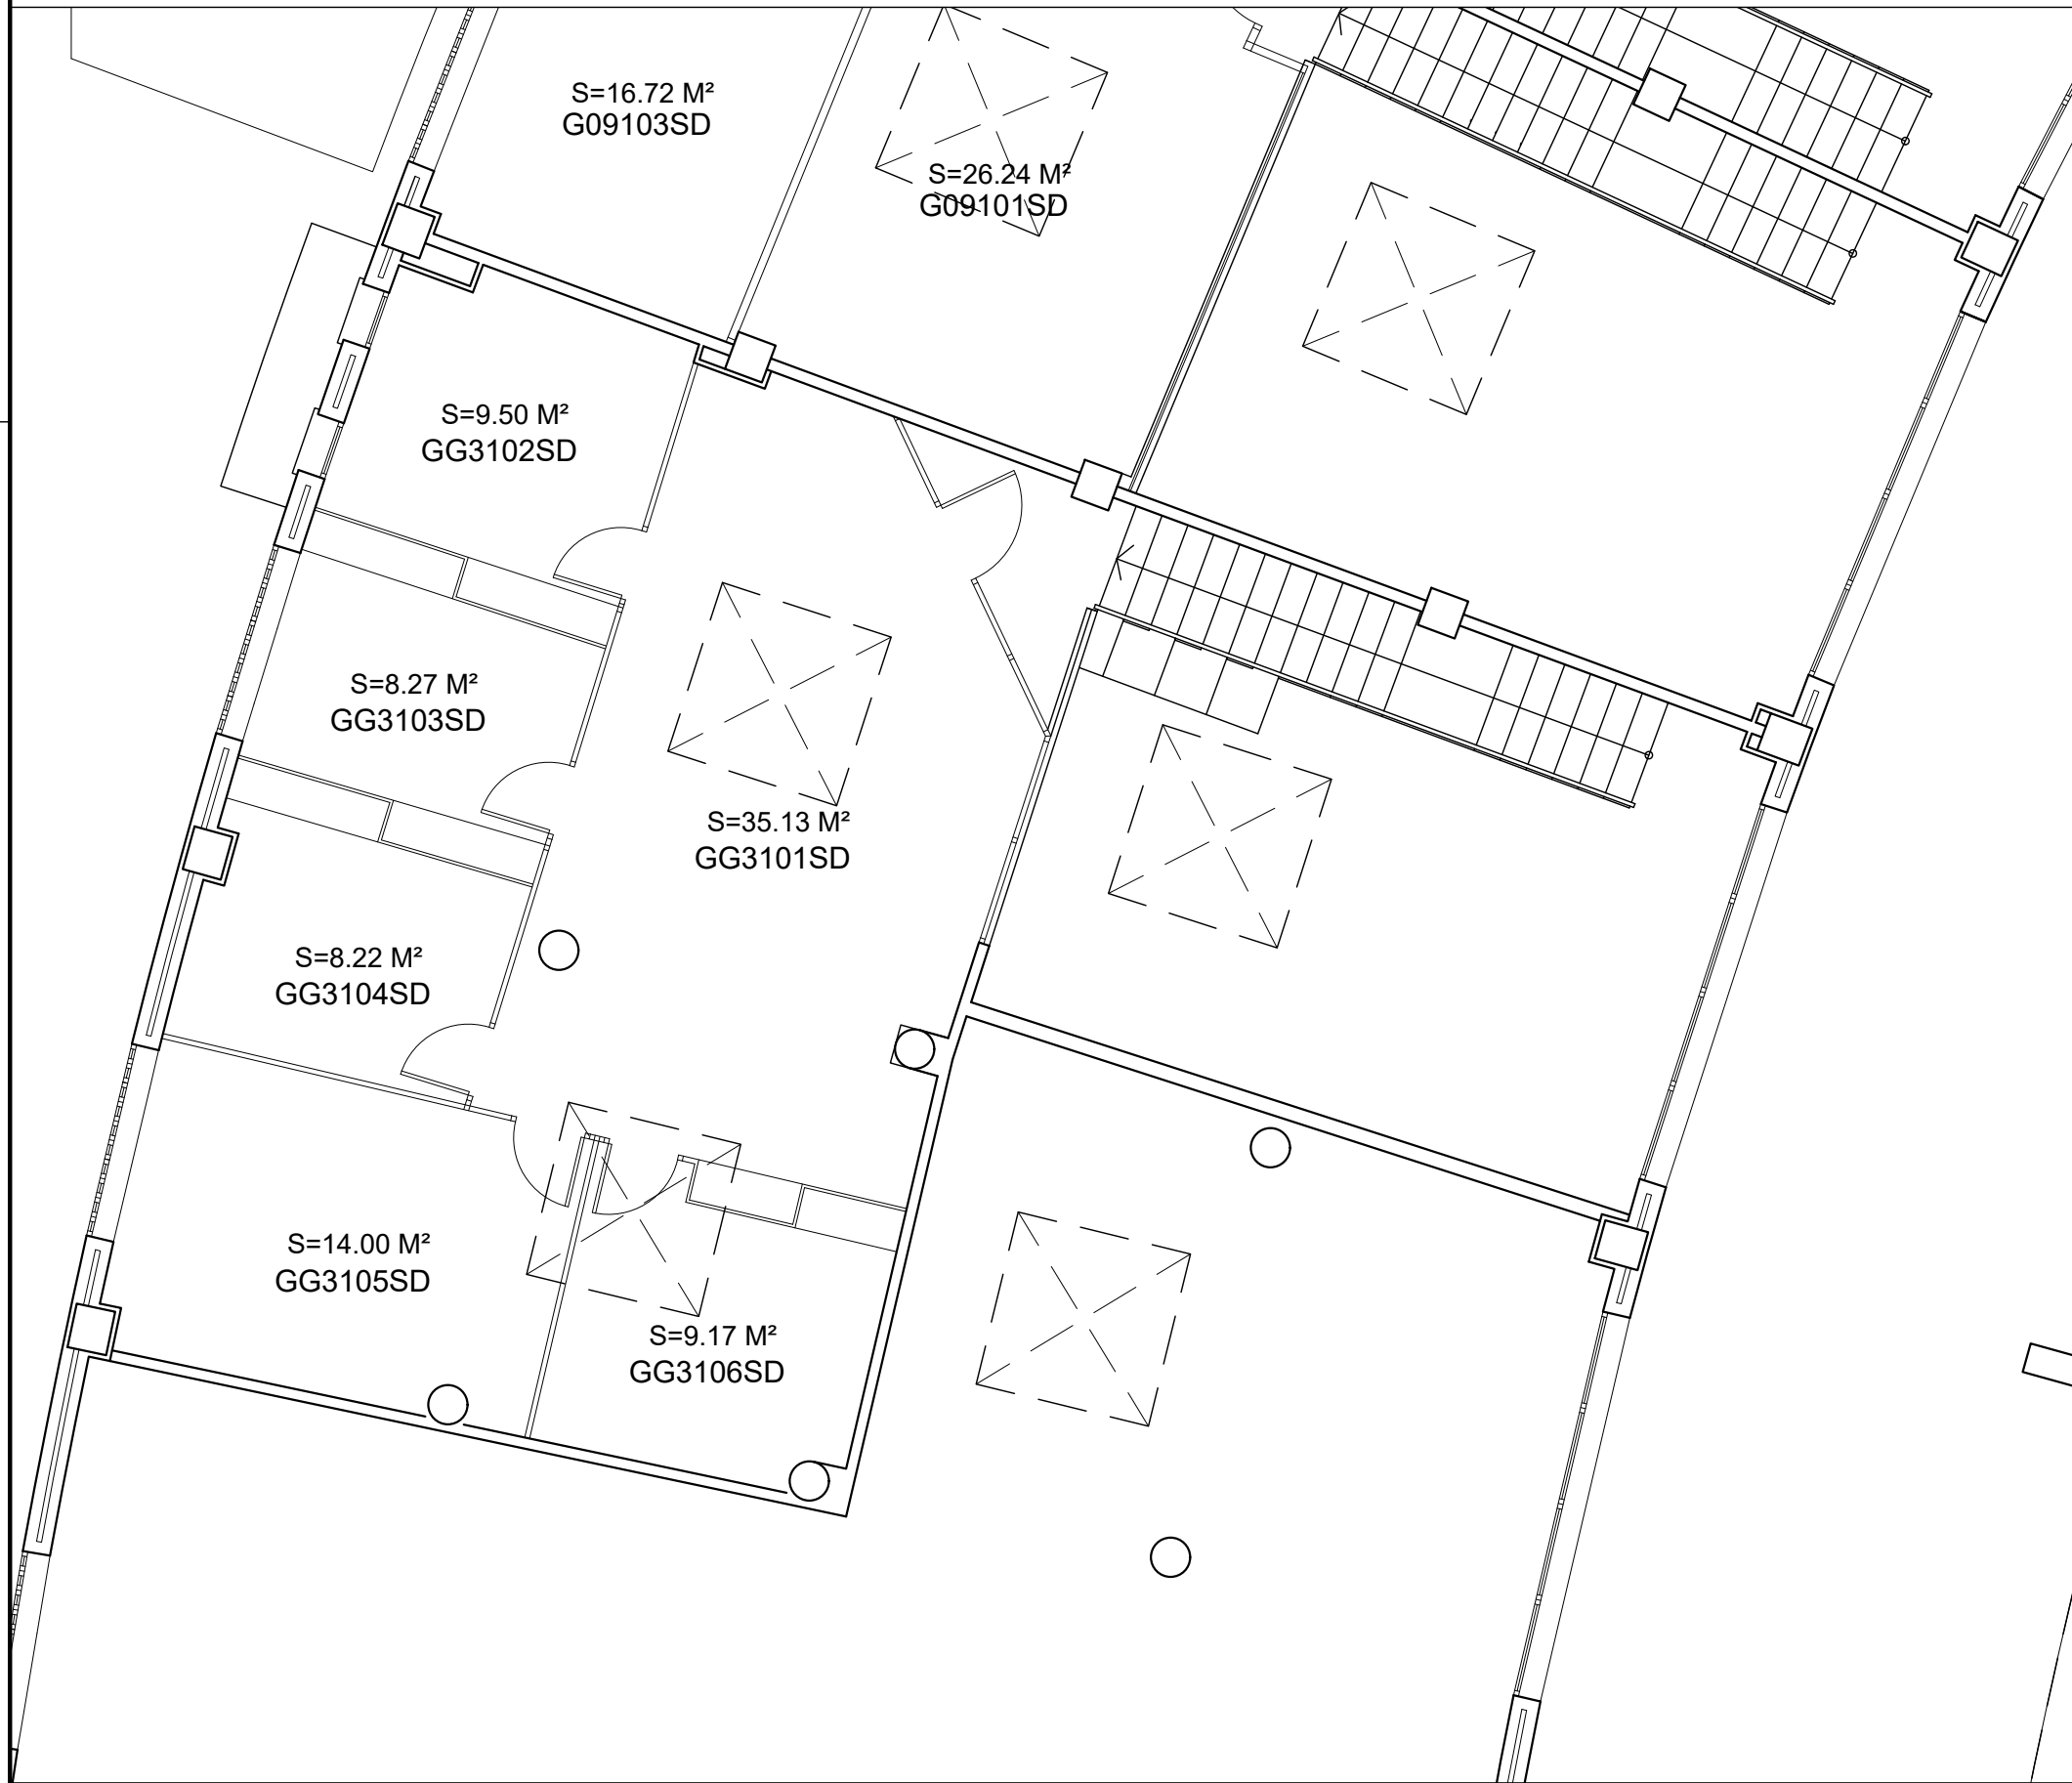

PLANTA 1

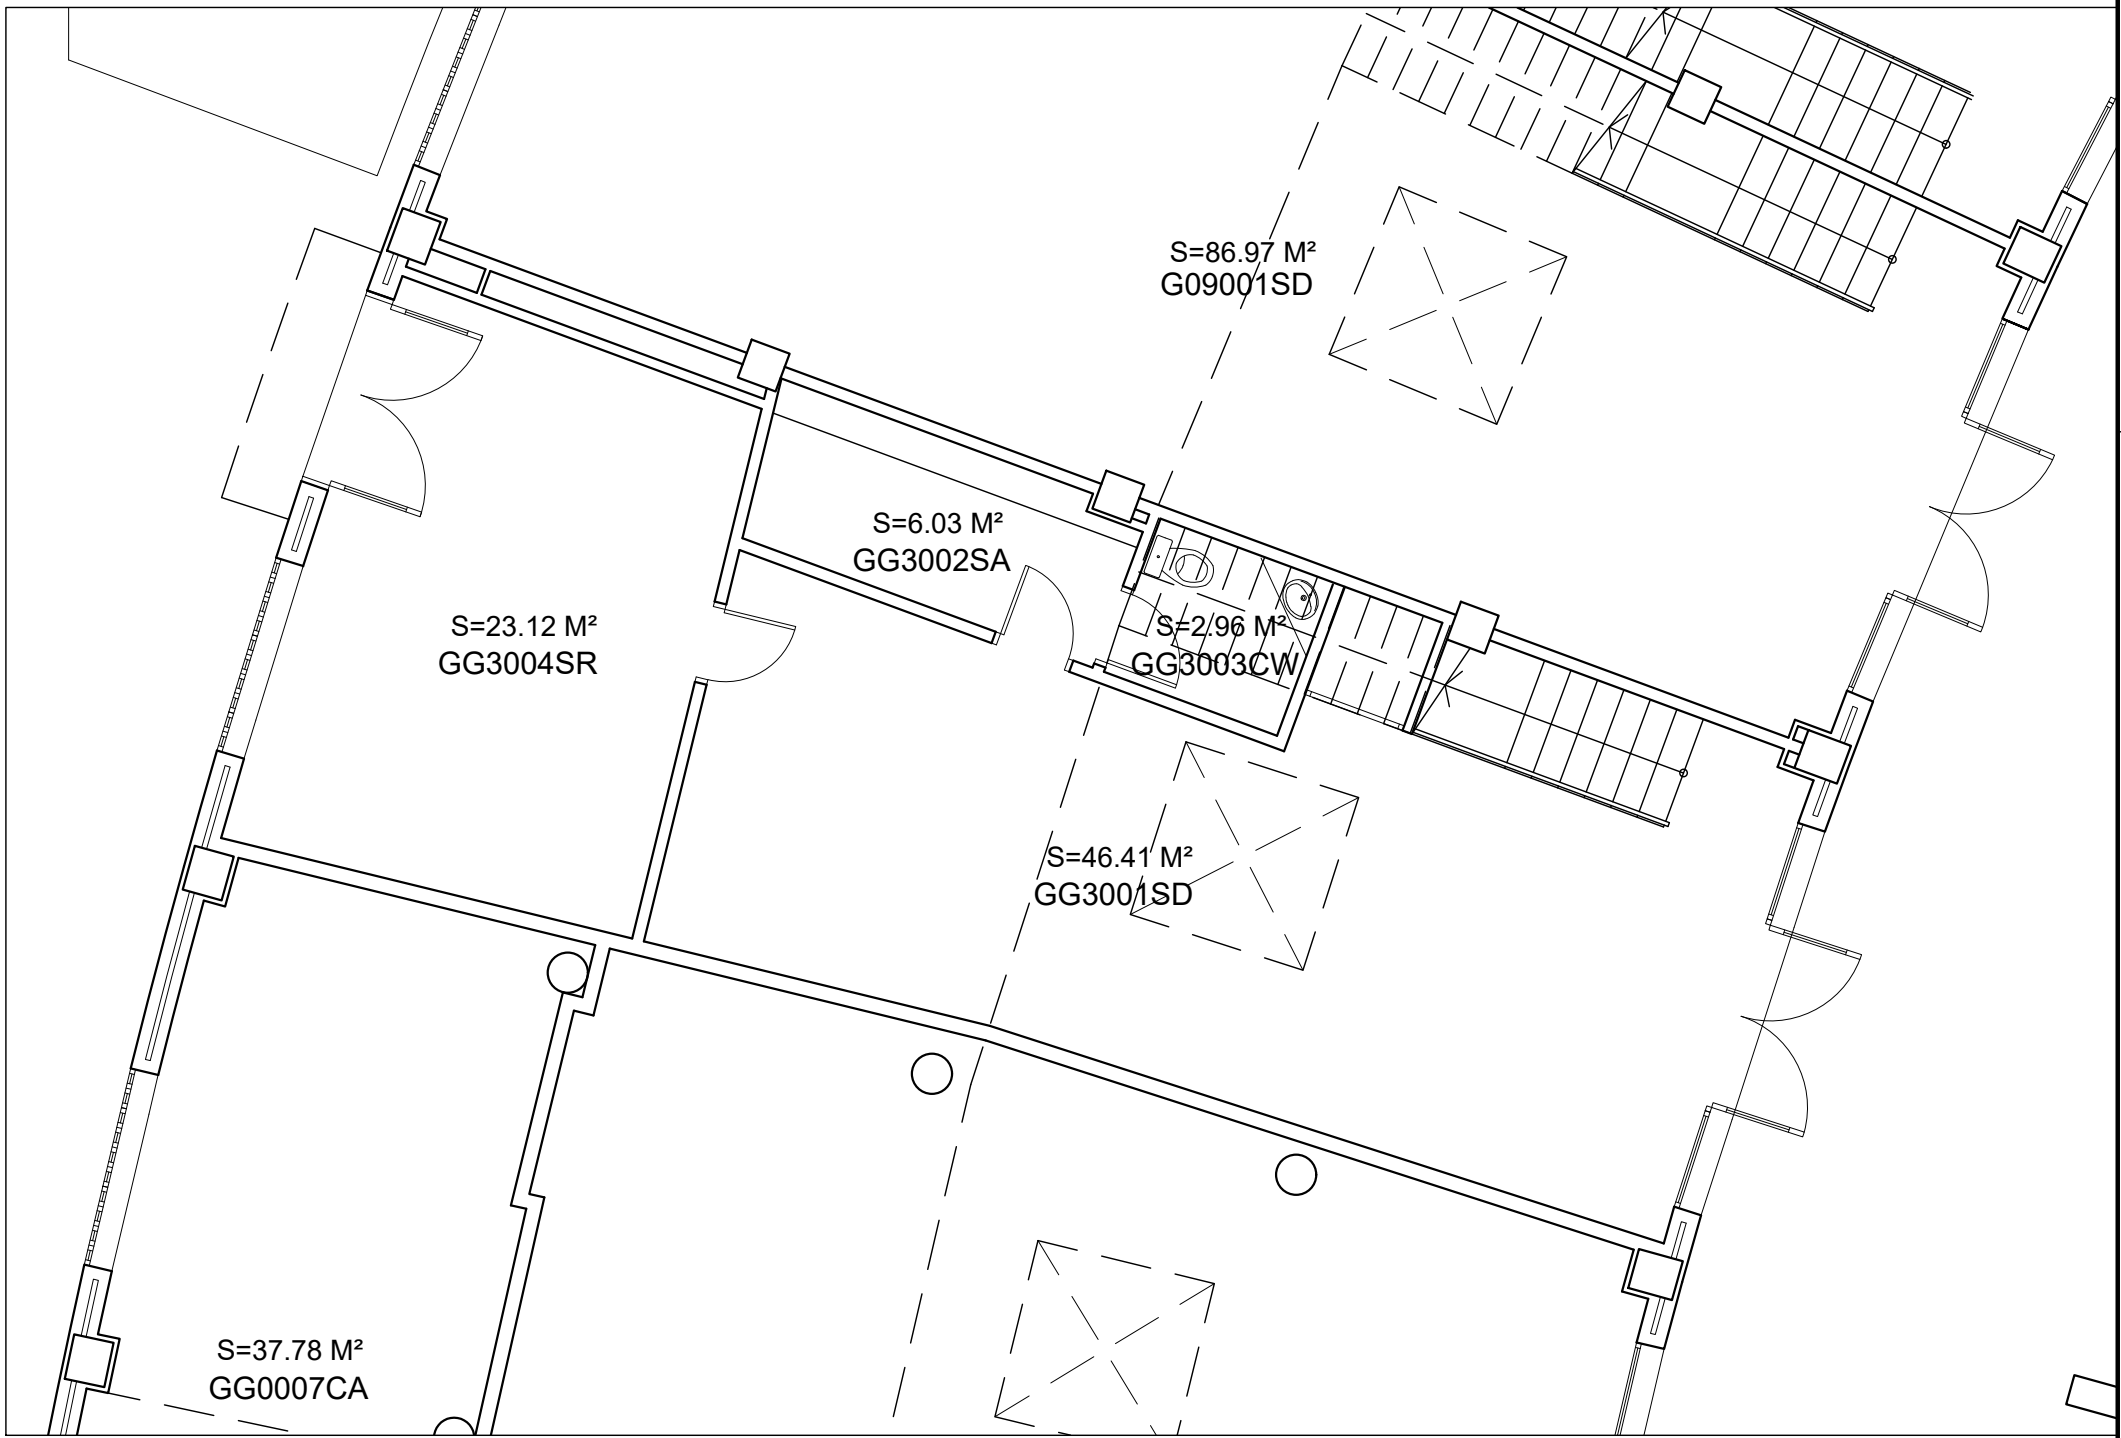

PLANTA BAJA

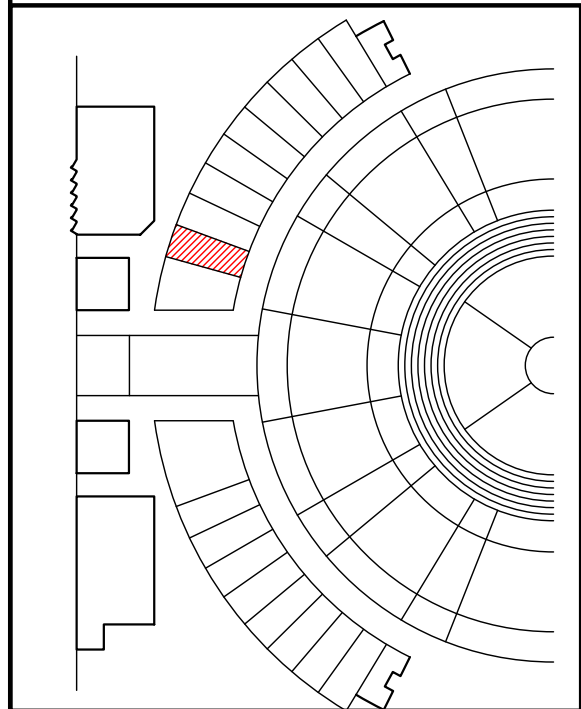

ÀREA DE SERVEIS COMUNS EN
L' ÀGORA UNIVERSITARIA



UNIVERSITAT JAUME I CASTELLO
OFICINA TECNICA D'OBRES I PROJECTES

ARQUITECTO: JOSE PITART MARTI

SERVEI D'ACTIVITATS
SOCIOCULTURALS (SASC) - GG3
PLANTAS NIVELES 0 Y 1

GG3-01

ESCALA: 1 / 75

FECHA : ENERO 2014
SUSTITUYE :

PLANO DE :
ESTADO ACTUAL