



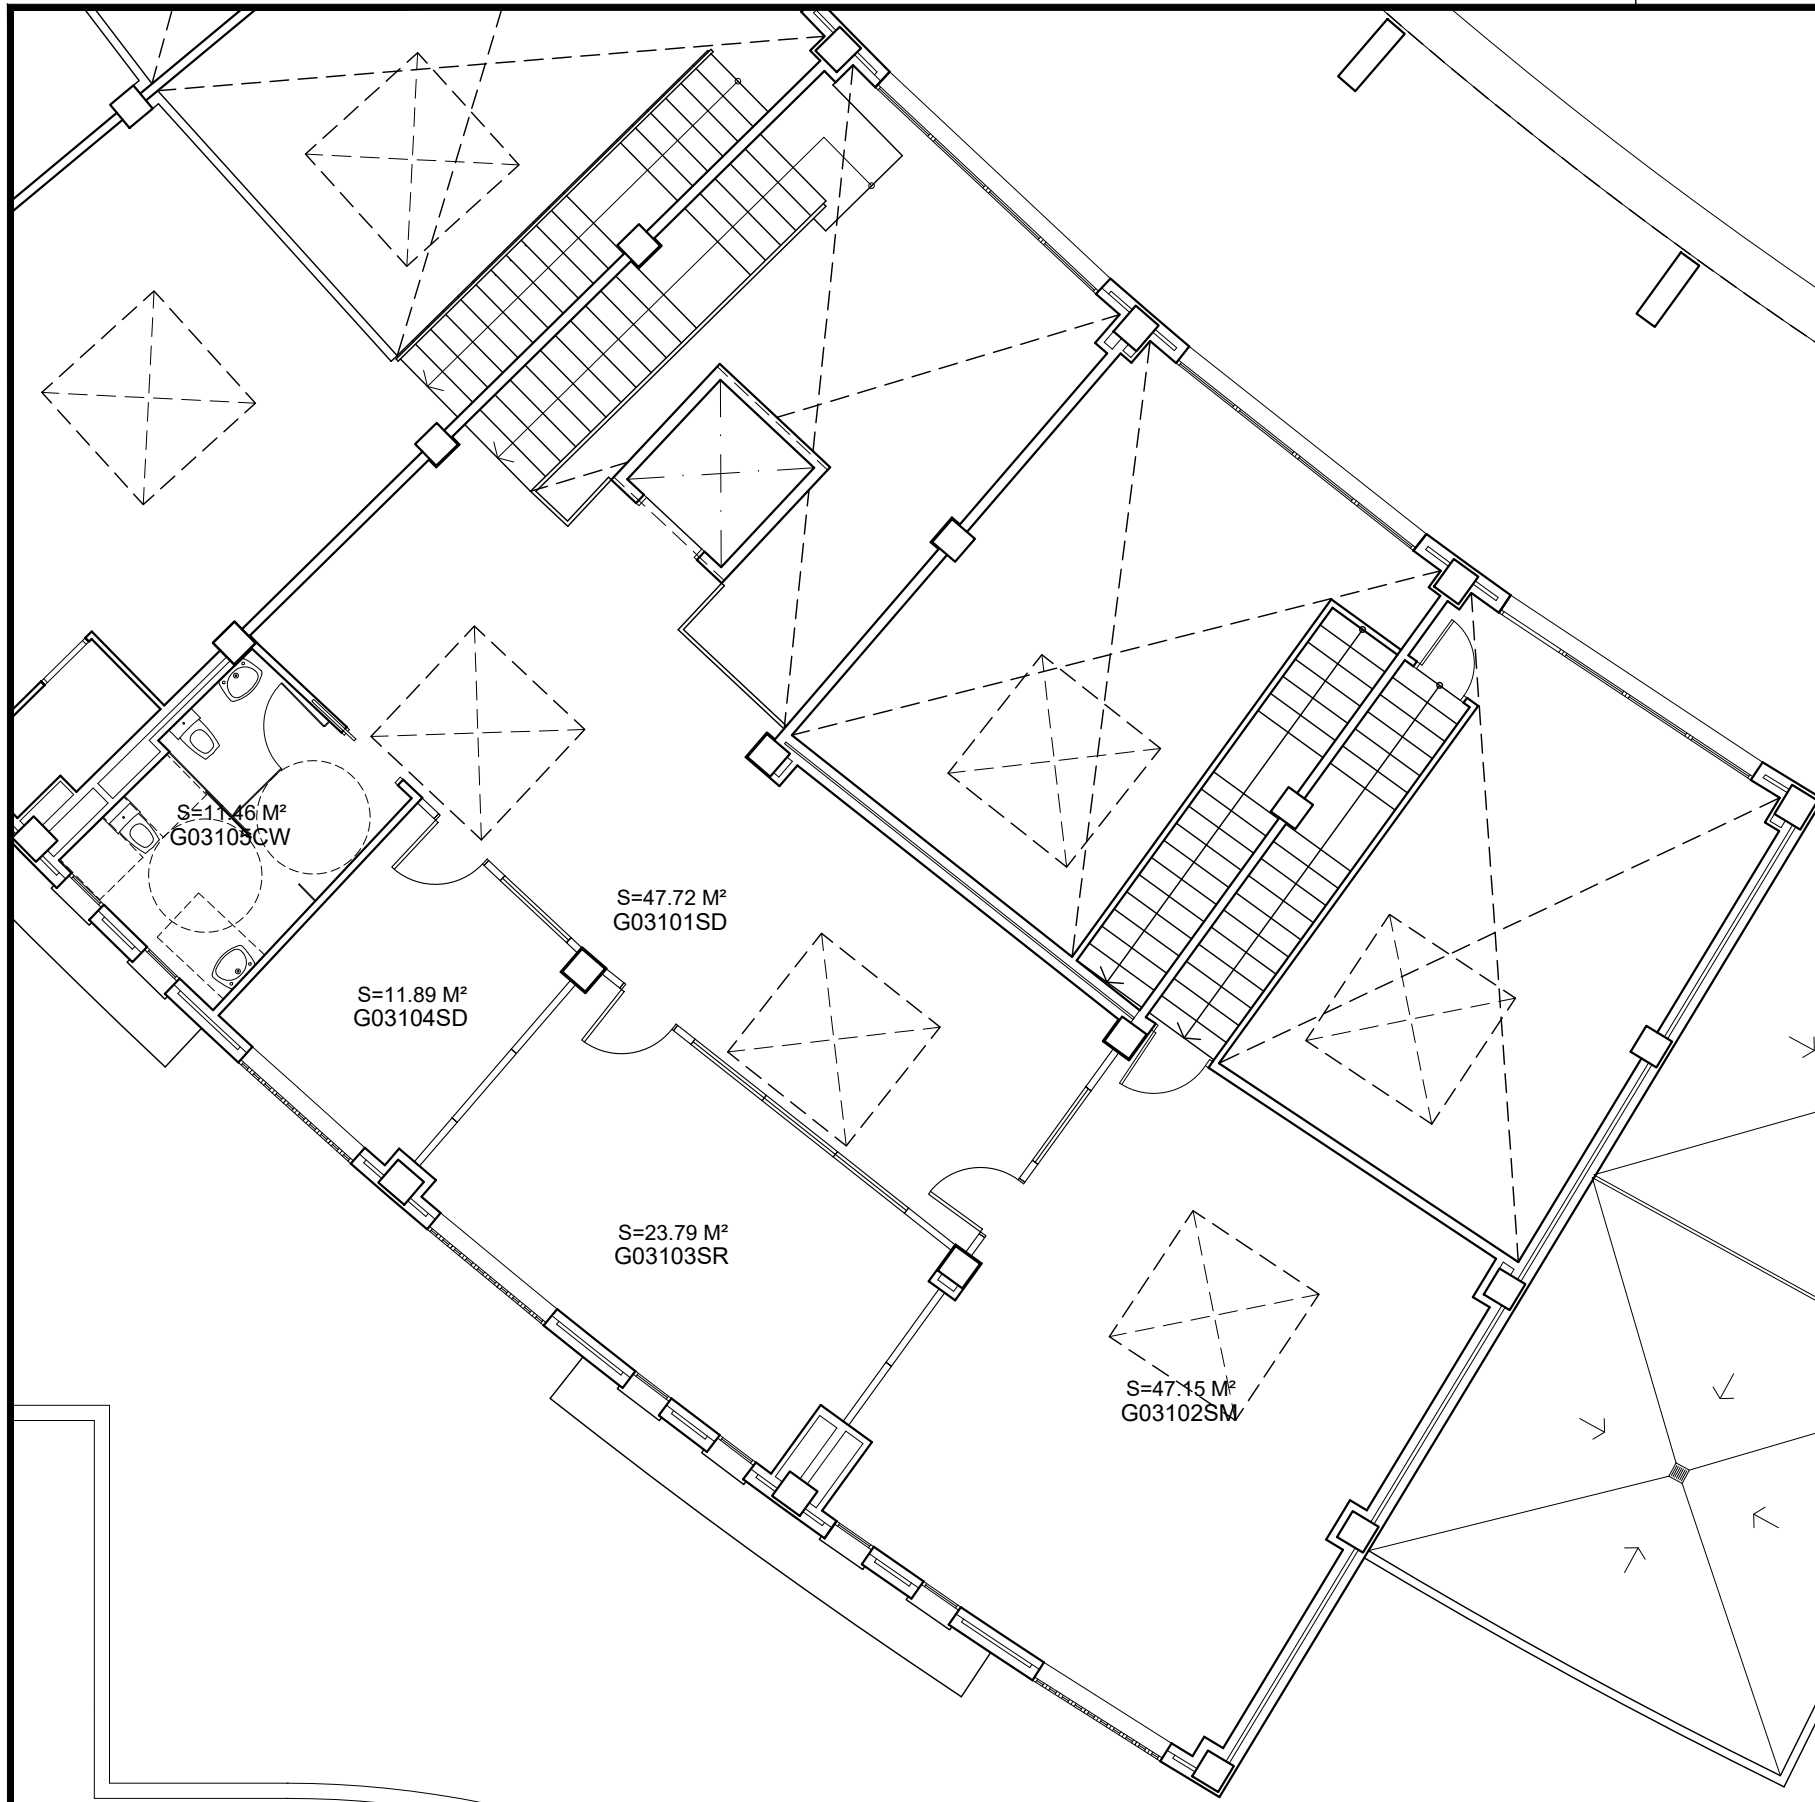

PLANTA PRIMERA

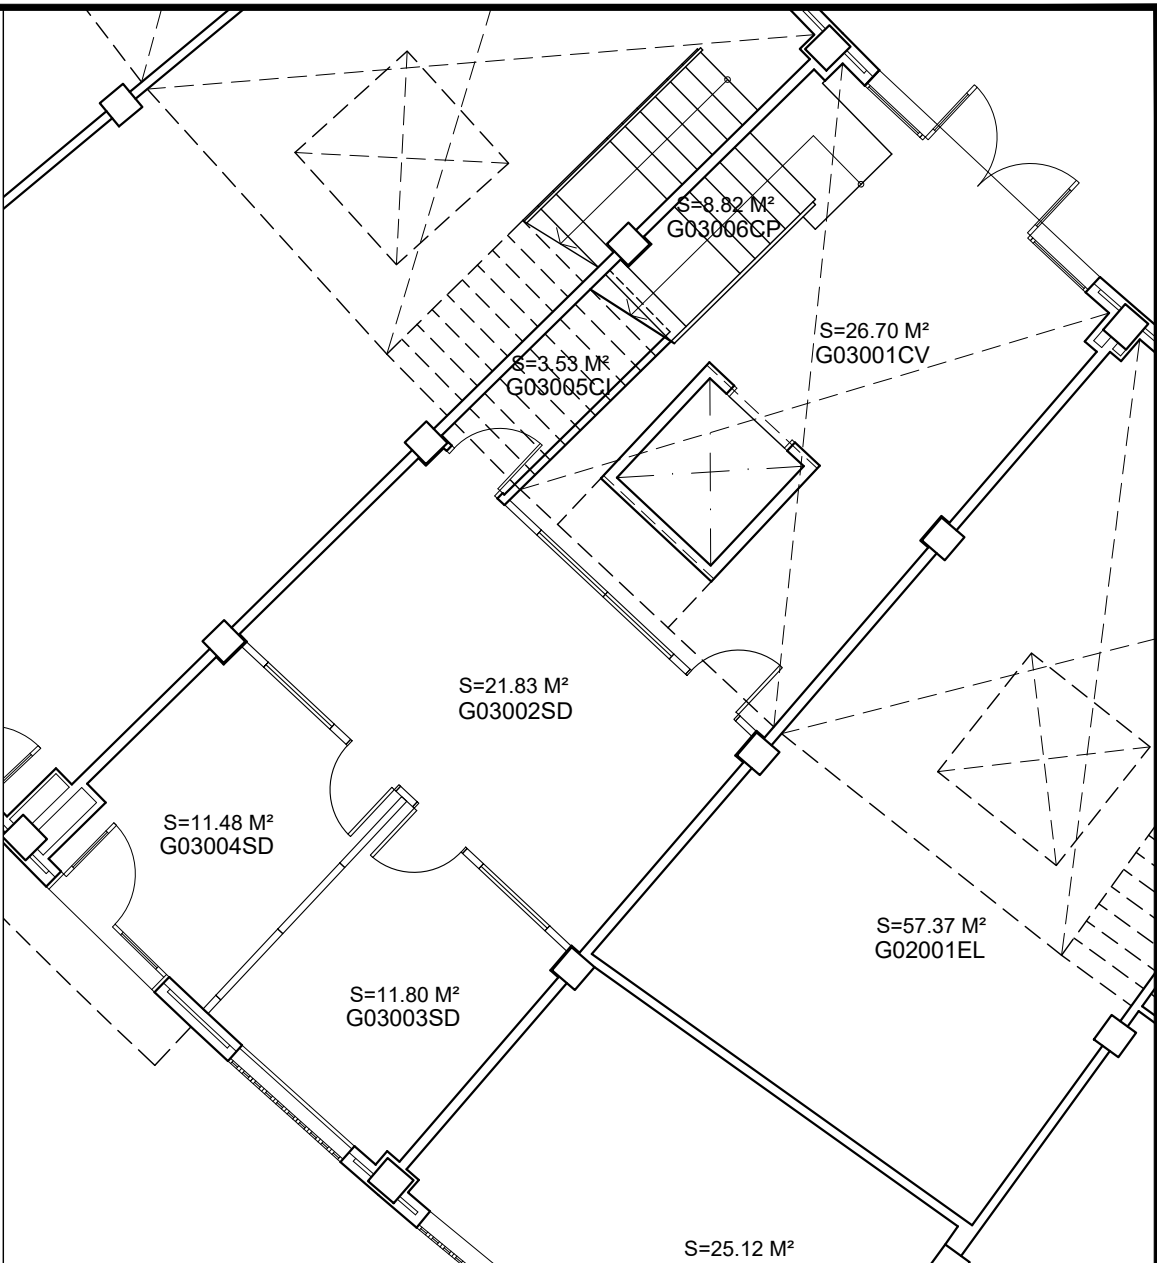

PLANTA BAJA

ÀREA DE SERVEIS COMUNS EN L' ÀGORA UNIVERSITARIA



UNIVERSITAT JAUME I CASTELLO
OFICINA TECNICA D'OBRES I PROJECTES

UNIVERSITAT PER A MAJORS - G03
PLANTAS NIVELES 0 Y 1

G03-01

ESCALA: 1 / 100

FECHA : FEBRERO 2021

SUSTITUYE :

PLANO DE :

ESTADO ACTUAL