




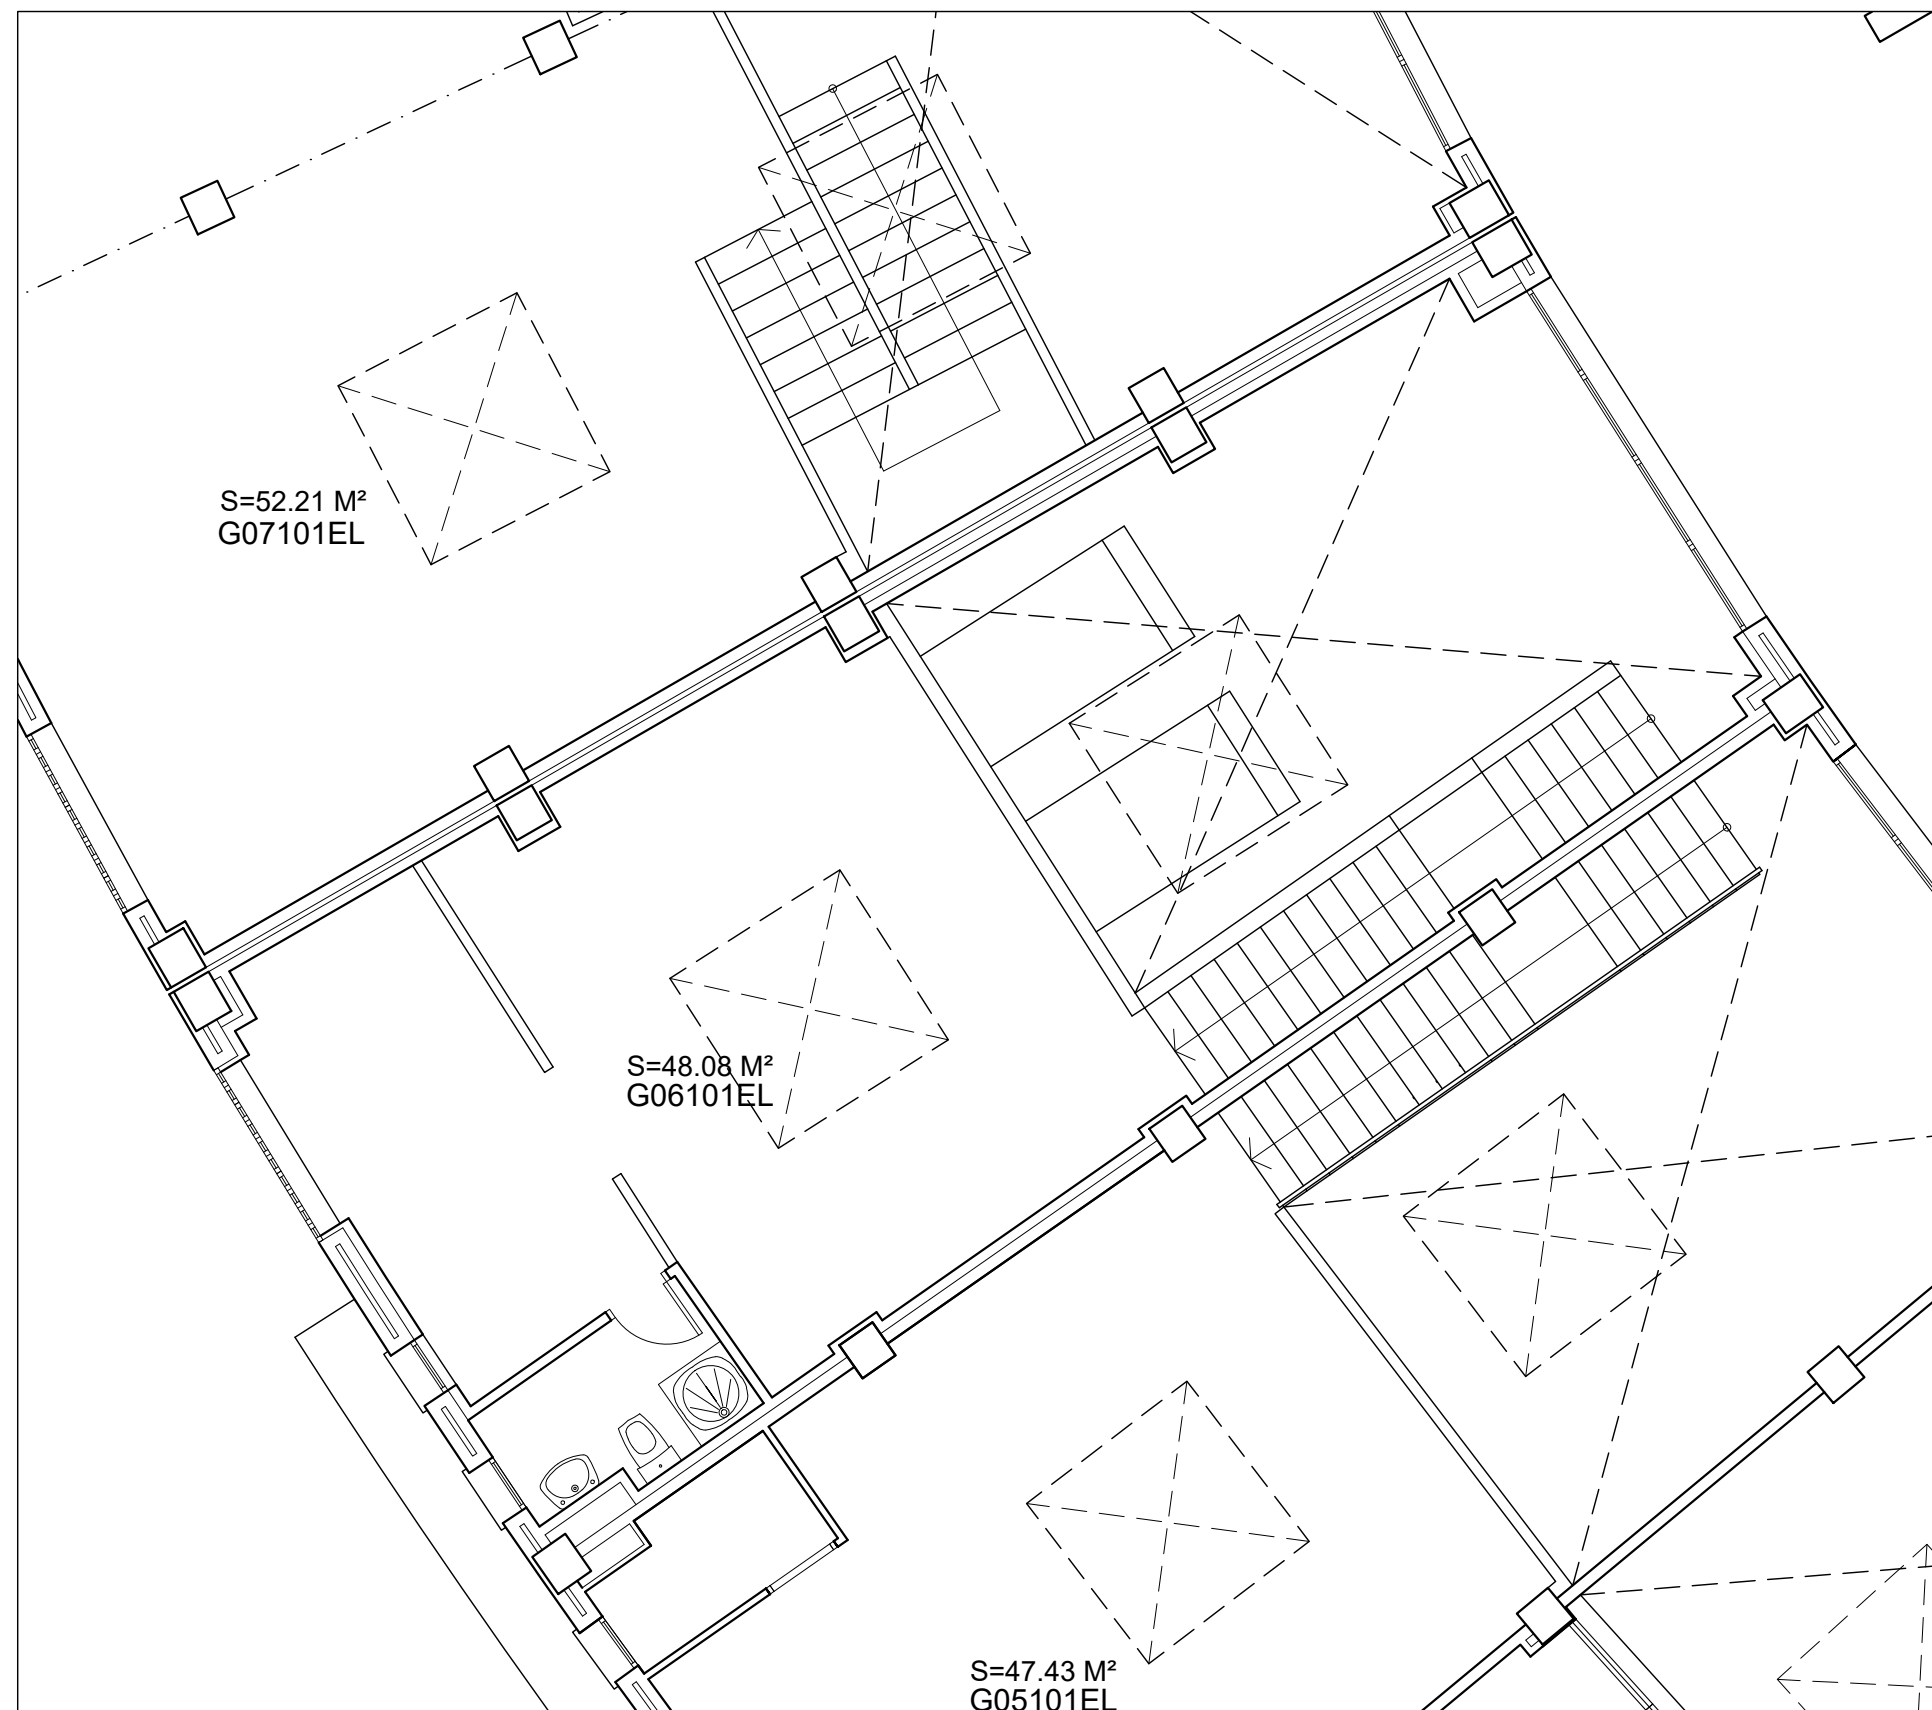


PLANTA PRIMERA

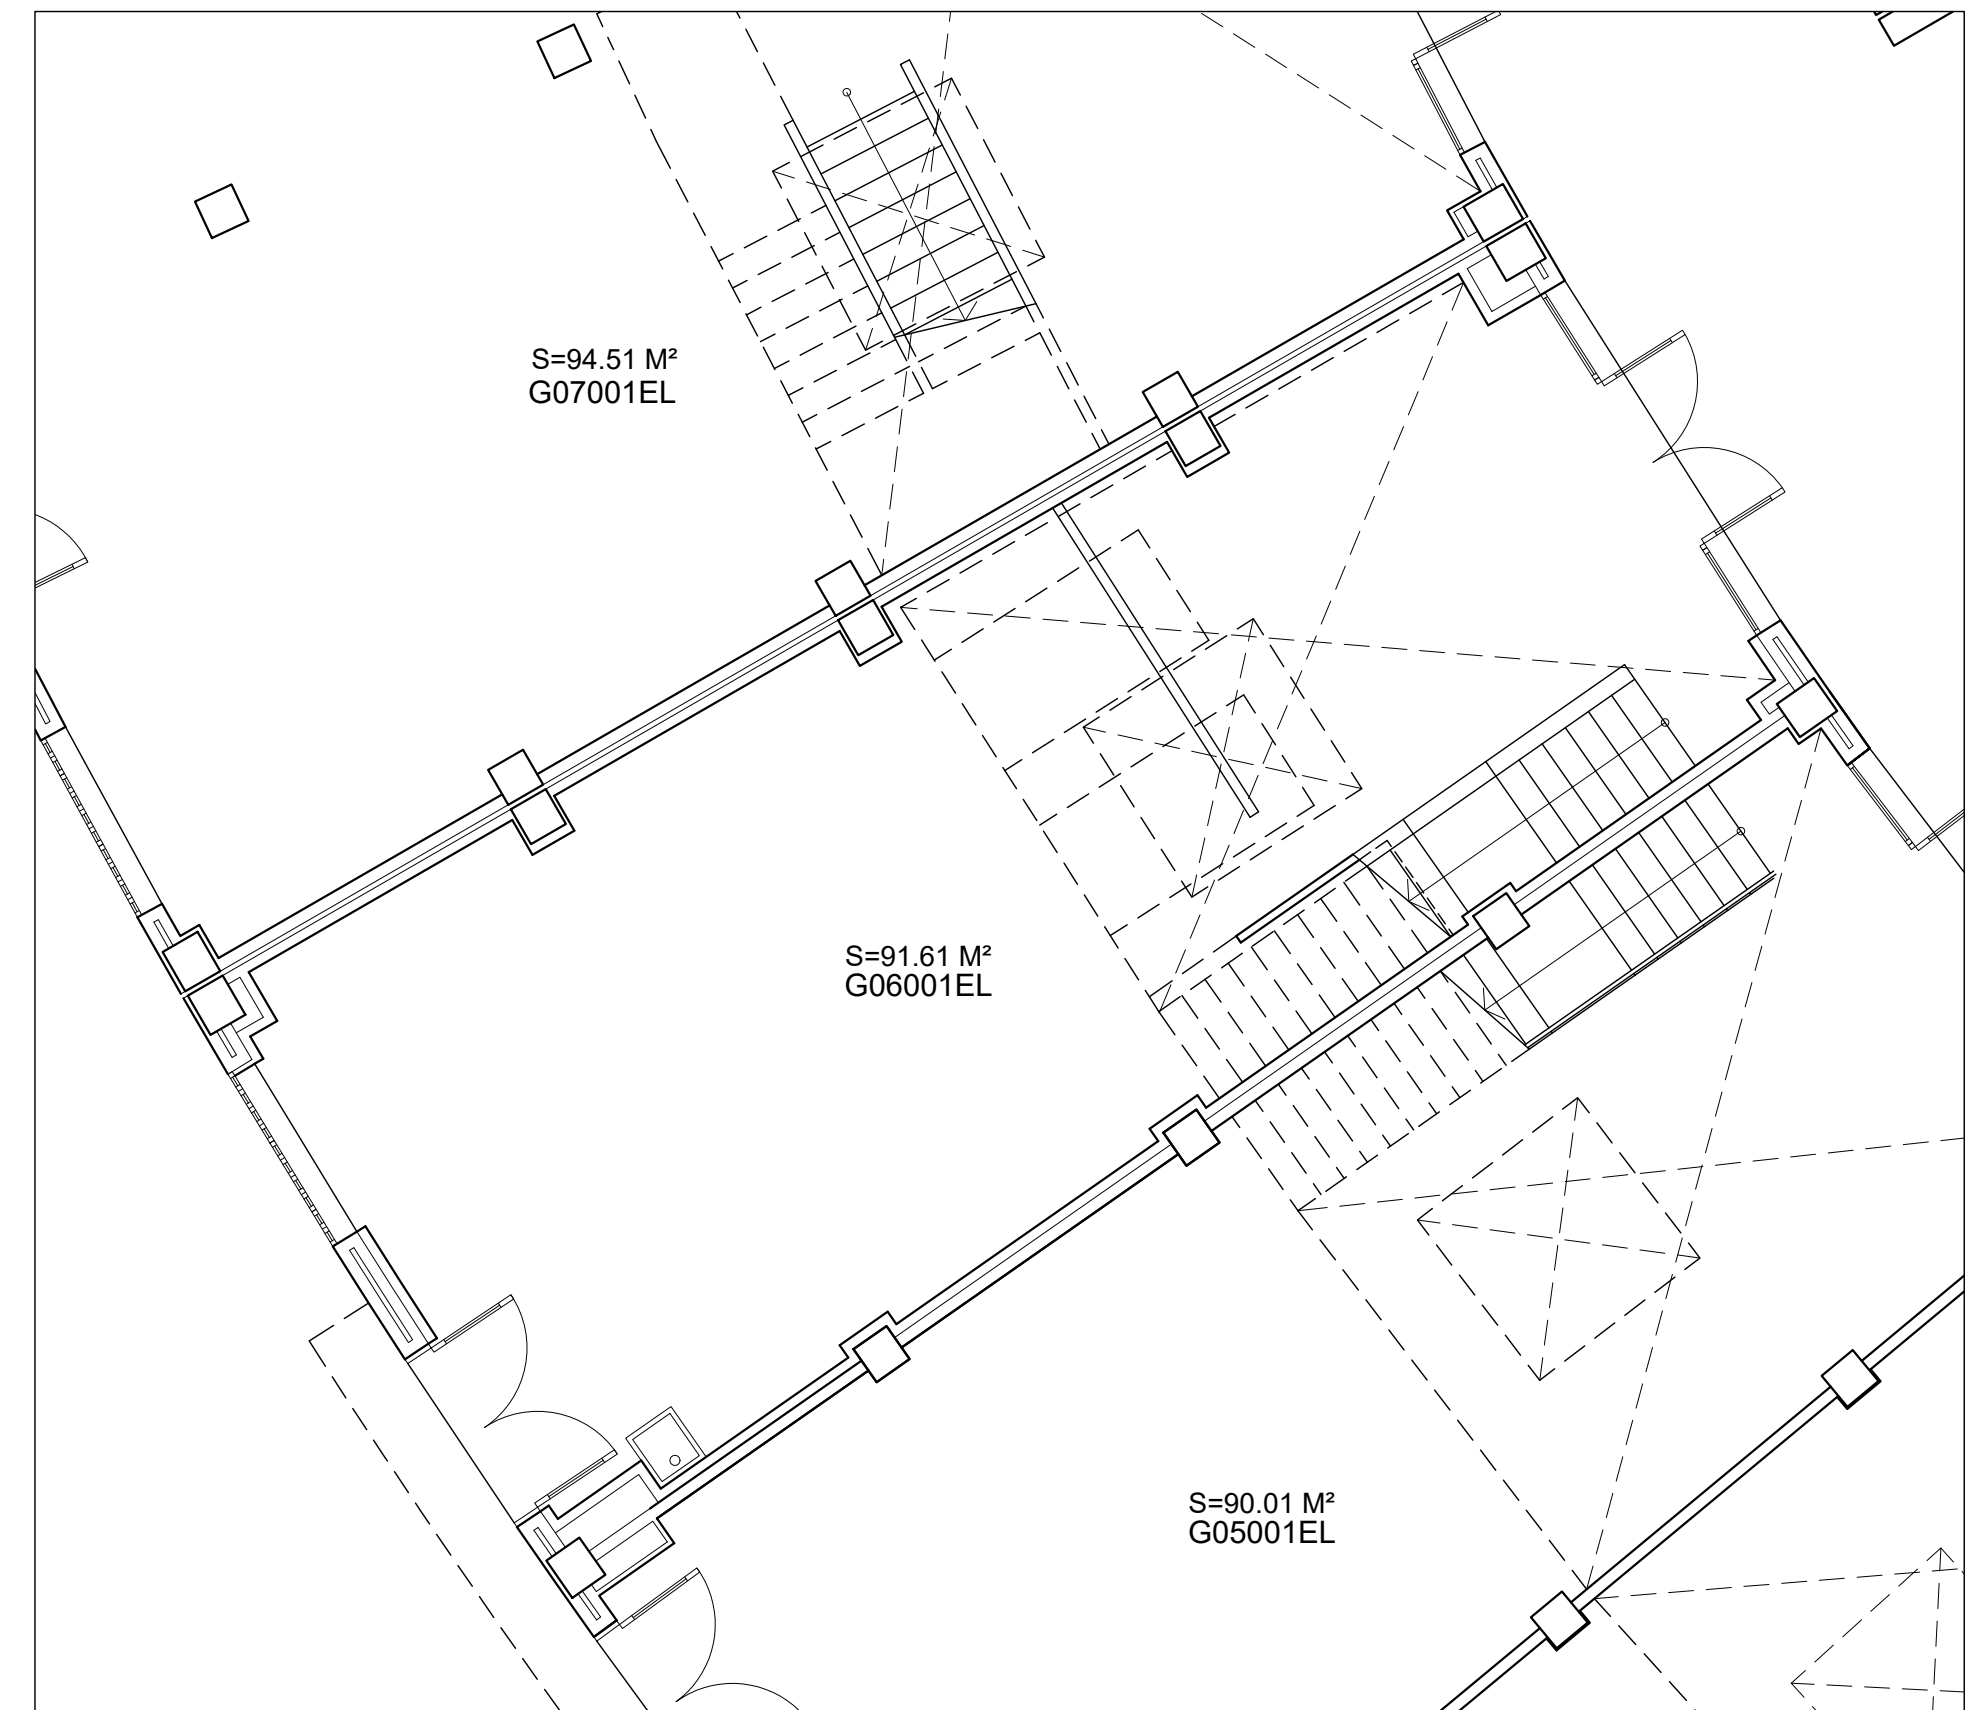

PLANTA BAJA

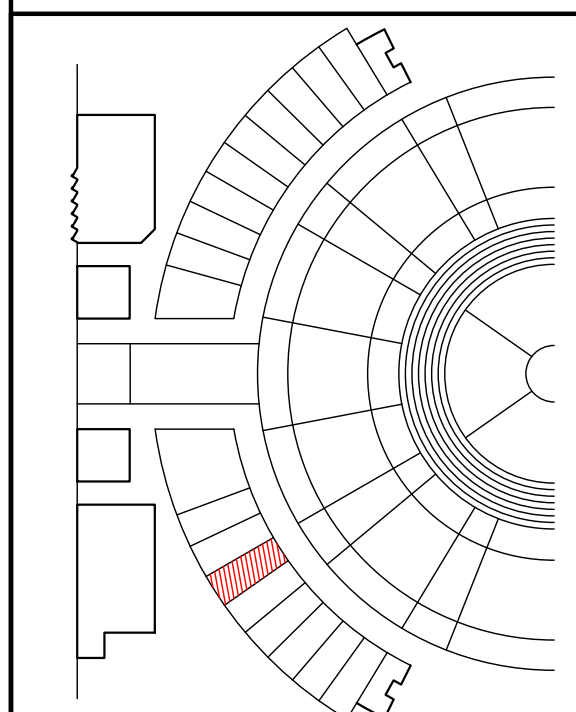

ÀREA DE SERVEIS COMUNS EN L' ÀGORA UNIVERSITARIA

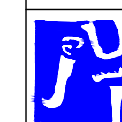

UNIVERSITAT JAUME I CASTELLO
OFICINA TECNICA D'OBRES I PROJECTES

REPROGRAFÍA - G06
PLANTAS NIVELES 0 Y 1

G06-01

ESCALA: 1 / 75	FECHA : OCTUBRE 2021	PLANO DE :
	SUSTITUYE :	ESTADO ACTUAL